
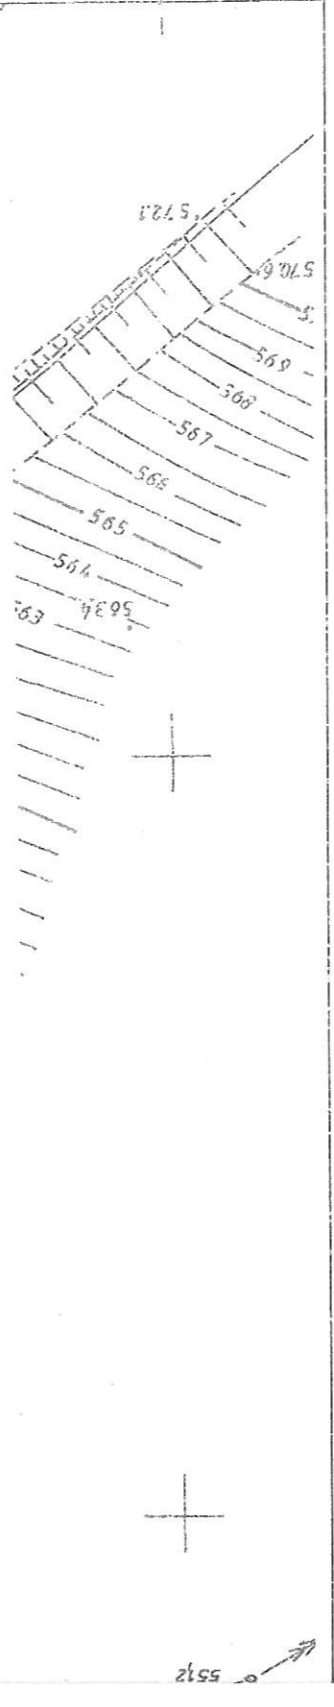
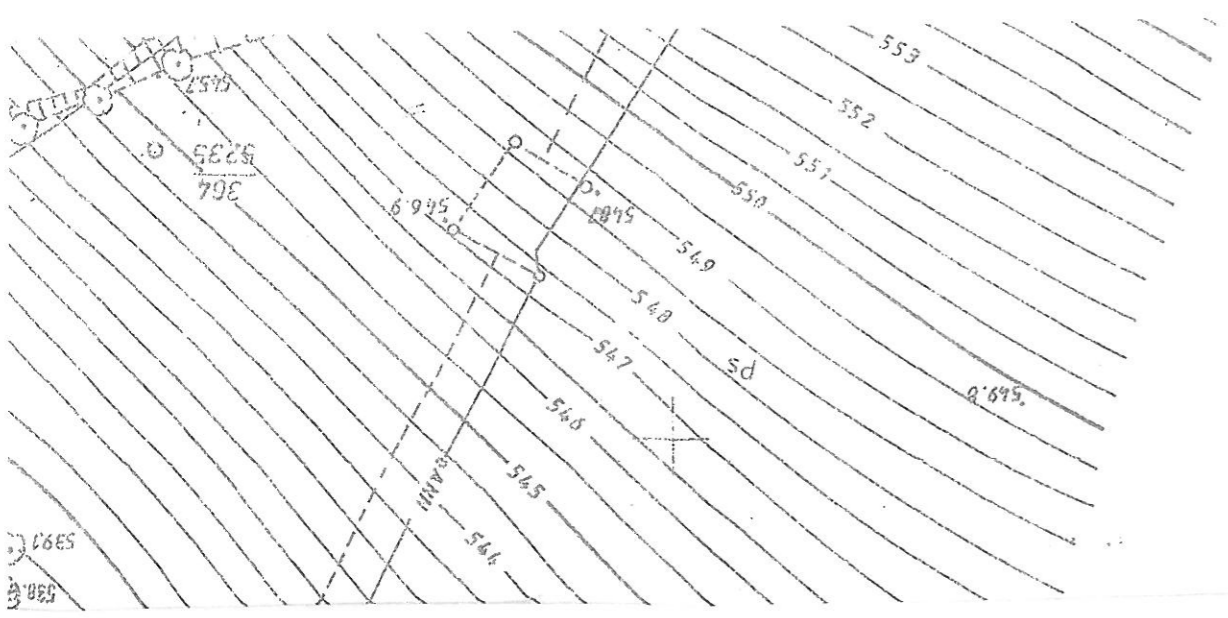



MAPA DO CELÓW PROJEKTOWYCH

Oznaczenie kancelaryjne złożeńia pracy geodezyjnej		Nr dz. 558A/12, KRKG 82-66/12	
Nazwa miejscowości		Wahim	
Jednostka ewidencyjna		identyfikator	022108_2
nazwa		Wahim	
Obręb ewidencyjny		identyfikator	0009
nazwa		Wahim	
Numer działki		598,638 i inne	
Skala mapy		1:500 - sek. 472.211.1032	
Nazwa układu		prostejkanych płaszczyzn	1965
współrzędnych		liczba wysokości	Kronsztaet 86
Oznaczenie granic obszaru, który był przedmiotem aktualizacji zagospodarowanie gruntów, zlokalizowanych w granicach projektowanej inwestycji		brak	
Informacje o sztywnościach gruntowych mających wpływ na projektowanie inwestycji		Nie wykluza się istnienia w terenie innych nie wykazanych na niniejszej mapie przedmiot podterenu, które nie były zmierniowane lub o których brak jest informacji w instytutach branżowych.	
Informacje dodatkowe		Data opracowania mapy	
		21.05.2012r.	
Wykonawca: "GEOGRAFIKA" - SP. z o.o. ul. Młyńska 11/13, 03-001 Warszawa ul. Młyńska 11/13, 03-001 Warszawa tel.: 022 73 28 97, fax: 022 73 28 97, e-mail: biuro@geografika.pl NIP: 839-73-28-97, REGON: 020781874			
Opracował geodeta: Geodeta Waldemar ul. Boguszyńska 55/57, 58-301 Wałbrzych tel.: 071 656-49-89			

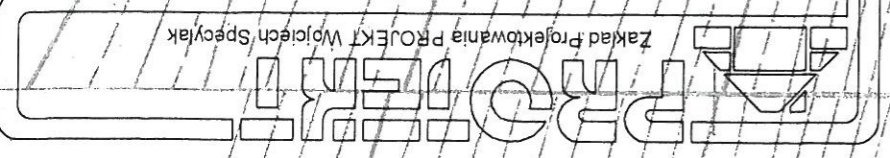

PROJ. ZAGOSPODAROWANIA TERENU		DATA: 05-2012	
INWESTOR: WĄLBRSZYŃSKI ZWIĄZEK WODOCIĄGOW I KANALIZACJI		SKALA: 1:500	
ADRES: WALIM UL. 3 MAJA		PROJEKTANT: mgr inż. Wojciech Spętylak	
OBJEKT: BUDOWA SIECI KANALIZACJI SANITARNEJ		SPRAWOZDAWCY: mgr inż. Jarosław Podolek	
Zakład Projektowania Projekt Wojciech Spętylak		3/118/B4/-7342/3/20/B4	
		8/1D/S/08	
proj. sieć kanalizacji sanitarnej		2	

proj. sieć kanalizacji sanitarnej

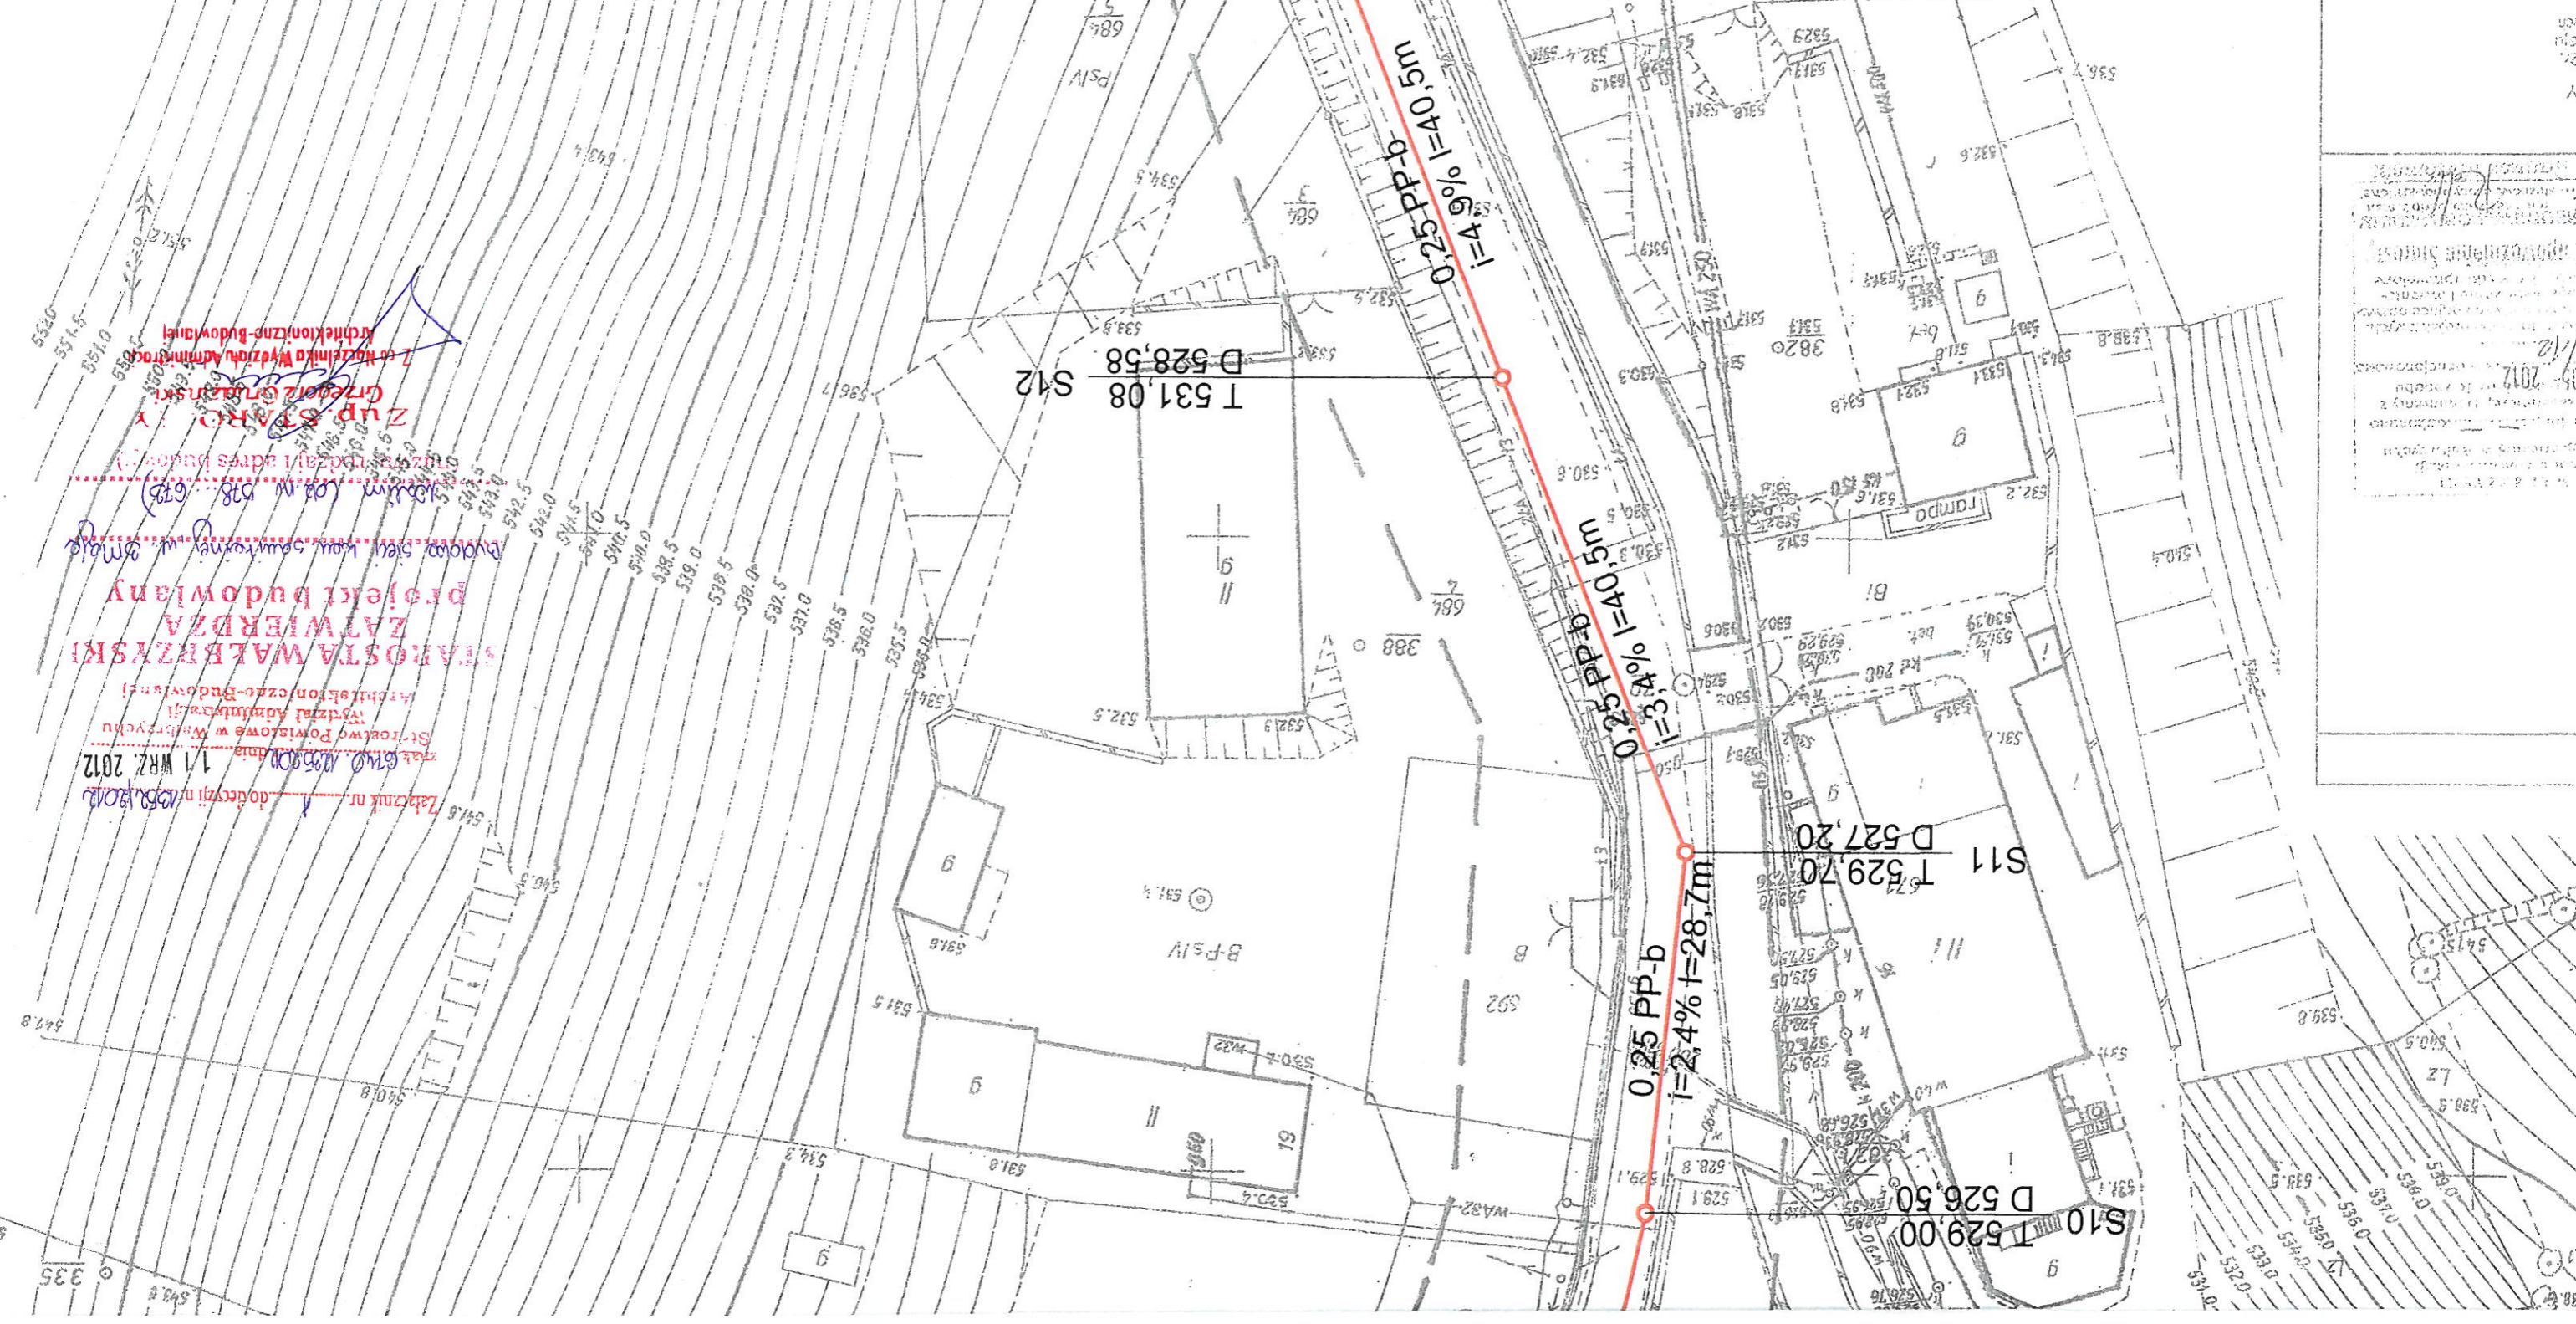

STANOWISKO WĄLBRSZYŃSKI
LATWIERDZA
projekt budowlany
 budowa sieci kanalizacji sanitarnej w zmoje
 ul. Walim (całkow. 0,18 km) (675)
 (zgodnie z adres budowl.)
 ZUP STARSZY
 Główny Inżynier
 Z tożsamością Wydziału Administracji
 Techniczny Budowlany

11 WRZ. 2012
 11 WRZ. 2012
 11 WRZ. 2012

cd. rys. 3

11.10.2012
 11.10.2012
 11.10.2012