



OBJEKT: BUDOWA SIECI KANALIZACJI SANITARNEJ		
ADRES: WALIM UL. 3 MAJA		
INWESTOR: WAŁBRZYSKI ZWIĄZEK WODOCIĄGÓW I KANALIZACJI		
PROJEKTANT: mgr inż. Wojciech Specylak 3/118/84 -7342/6/20/94	SPRAWDZAJĄCY: mgr inż. Jarostaw Popiołek 81/DD5/08	
PROFIL KANALIZACJI SANITARNEJ	SKALA: 1:100/500 DATA: 05-2012	4

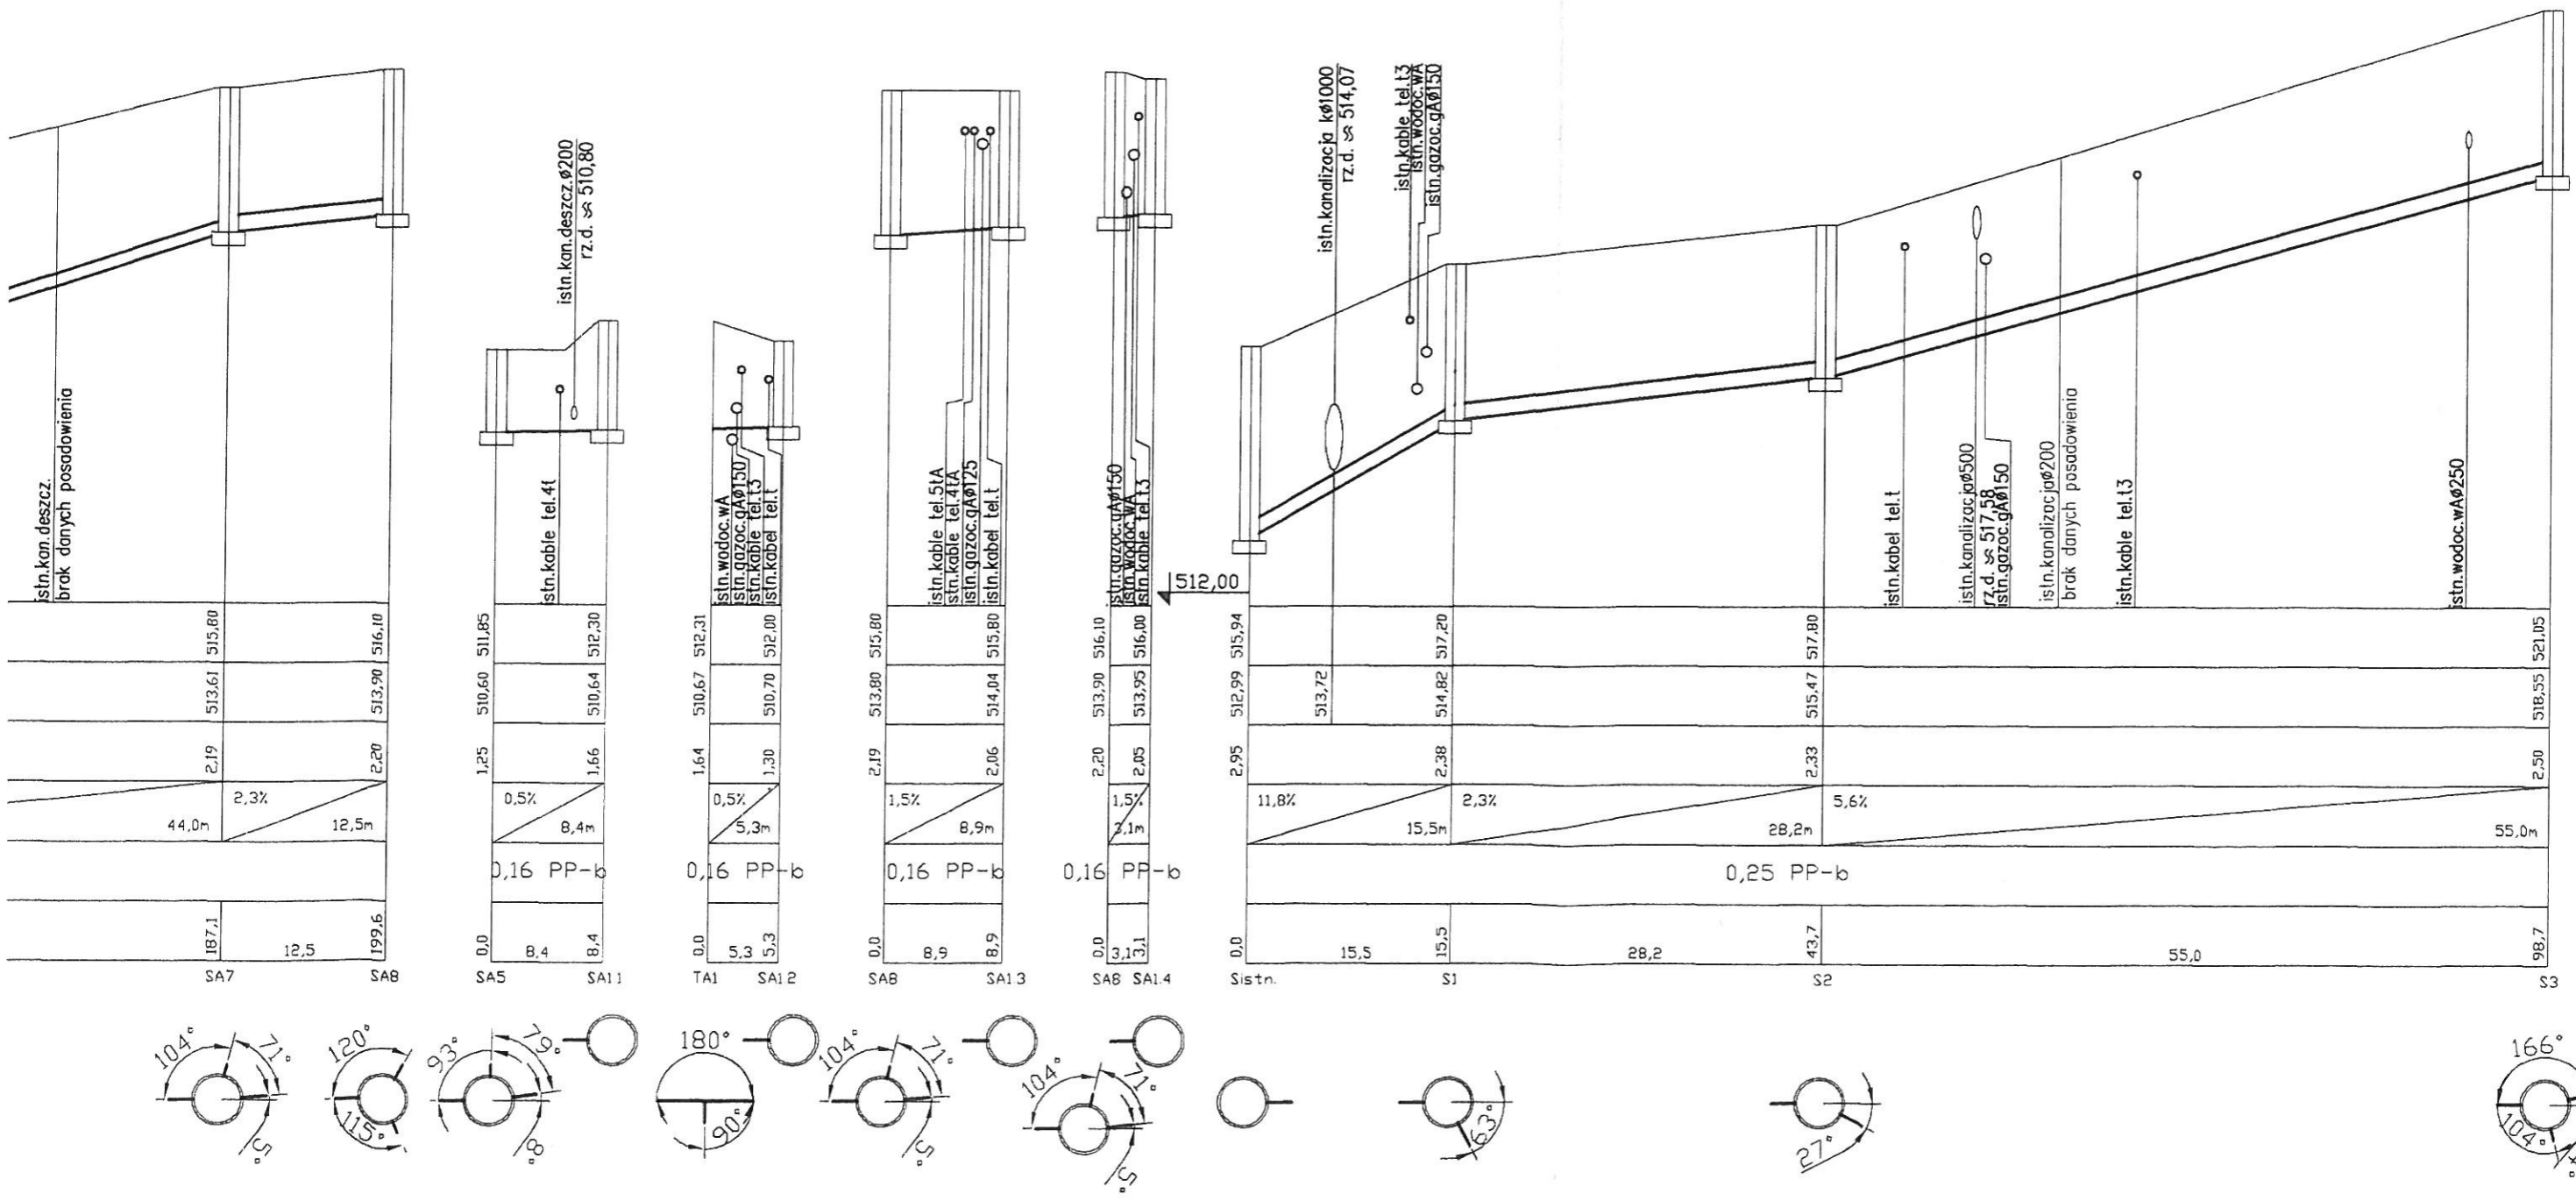

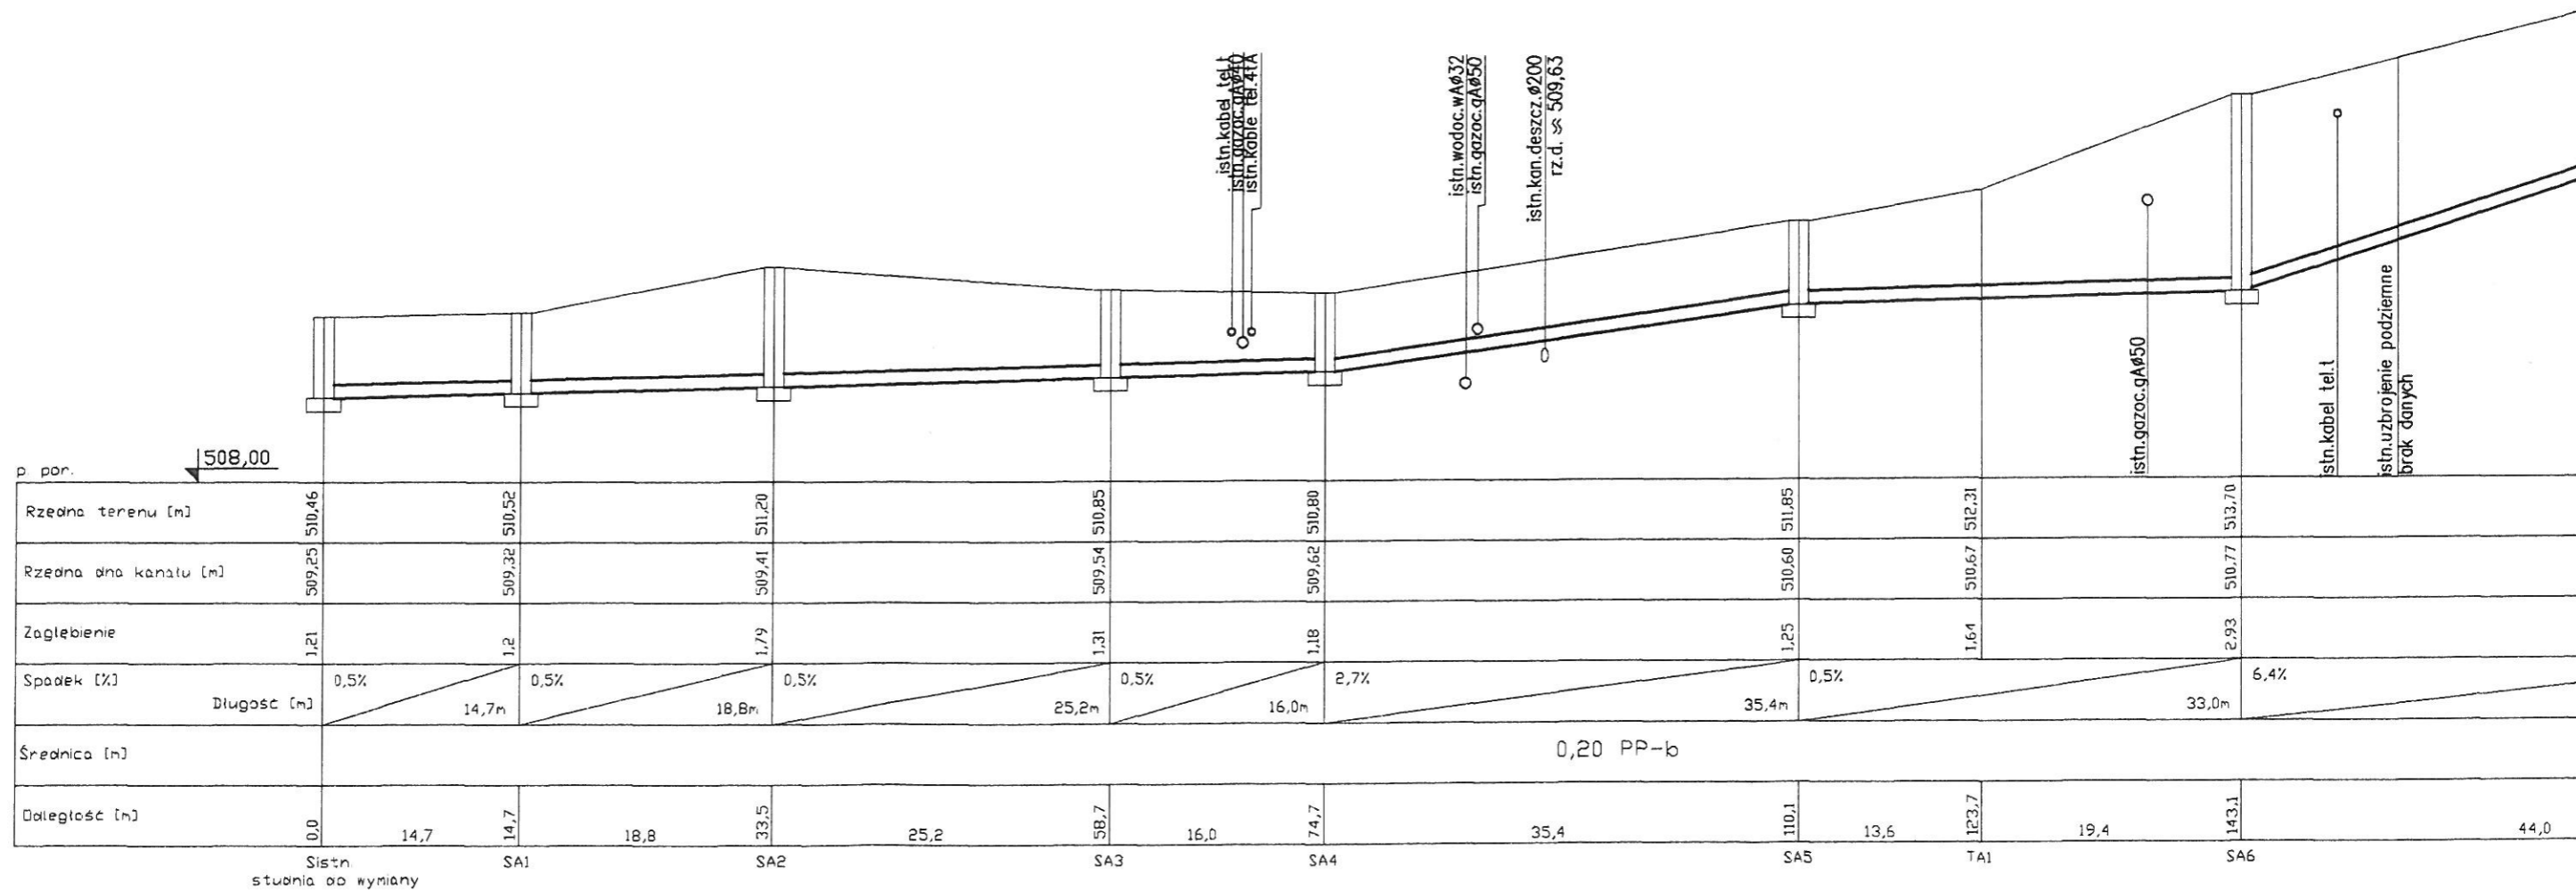

istn. kabel tel.  
istn. gazoc. gAØ50  
istn. kabie. tel. 4TA

istn. wodoc. wAØ32  
istn. gazoc. gAØ50

istn. kan. deszcz. Ø200  
rz. d. ≈ 509,63

istn. gazoc. gAØ50

istn. kabel tel.

istn. uzbrojenie podziemne  
brak danych

