

MAPA DLA CELÓW PROJEKTOWYCH

skala 1 : 1 000

wieś STRUGA, gmina Stare Bogaczowice

1. Jednostka ewidencyjna : 022107/2 Stare Bogaczowice
2. Obręb : 0208 Struga
3. Wątki i plany : 1953
4. Wysokość w państwowym system odniesień przestrzennych : Kronstadt 86
5. Linia przerywaną oznaczono granice obszaru, który był przedmiotem aktualizacji (zaska Strugomka - odcinek 15)
6. Mapa dla celów projektowych została wykonana bez uwzględnienia obciążenia służebnościami gruntowymi.


Nr Dc: 12.564/2012
Nr KERG: 72-109/2012
Świdnica 8 grudnia 2012 r.

OPRACOWAŁ:

GEODETA UPRAWNIONY
mgr inż. Jerzy Stępek
08-100 Świdnica, ul. Starostka 20
tel. 074 200-91-00
NIP 664-125-08-00


USŁUGI
GEODEZYJNO-KARTOGRAFICZNE
mgr inż. Jerzy Stępek
08-100 Świdnica, ul. Starostka 20
tel. 074 200-91-00
NIP 664-125-08-00

STAROSTA WALBROZYSKI
Powiatowy Urząd Geodezyjno-Kartograficzny w Walbrzychu
W oparciu o dane geodezyjne i kartograficzne, sporządził mapę dla celów projektowych, która jest zgodna z danymi wyjściowymi i nie stanowi dokumentu prawnym. Projektowanie obrębów i wyznaczenie granic nie ma skutku prawnego. Wykazanie się w tym zakresie jest odpowiedzialnością projektanta. Wszelkie zmiany w projekcie należy zgłaszać do projektanta. Projektant nie odpowiada za skutki zastosowania danych geodezyjno-kartograficznych, które nie zostały sprawdzone przez projektanta. Wszelkie zmiany w projekcie należy zgłaszać do projektanta. Projektant nie odpowiada za skutki zastosowania danych geodezyjno-kartograficznych, które nie zostały sprawdzone przez projektanta.

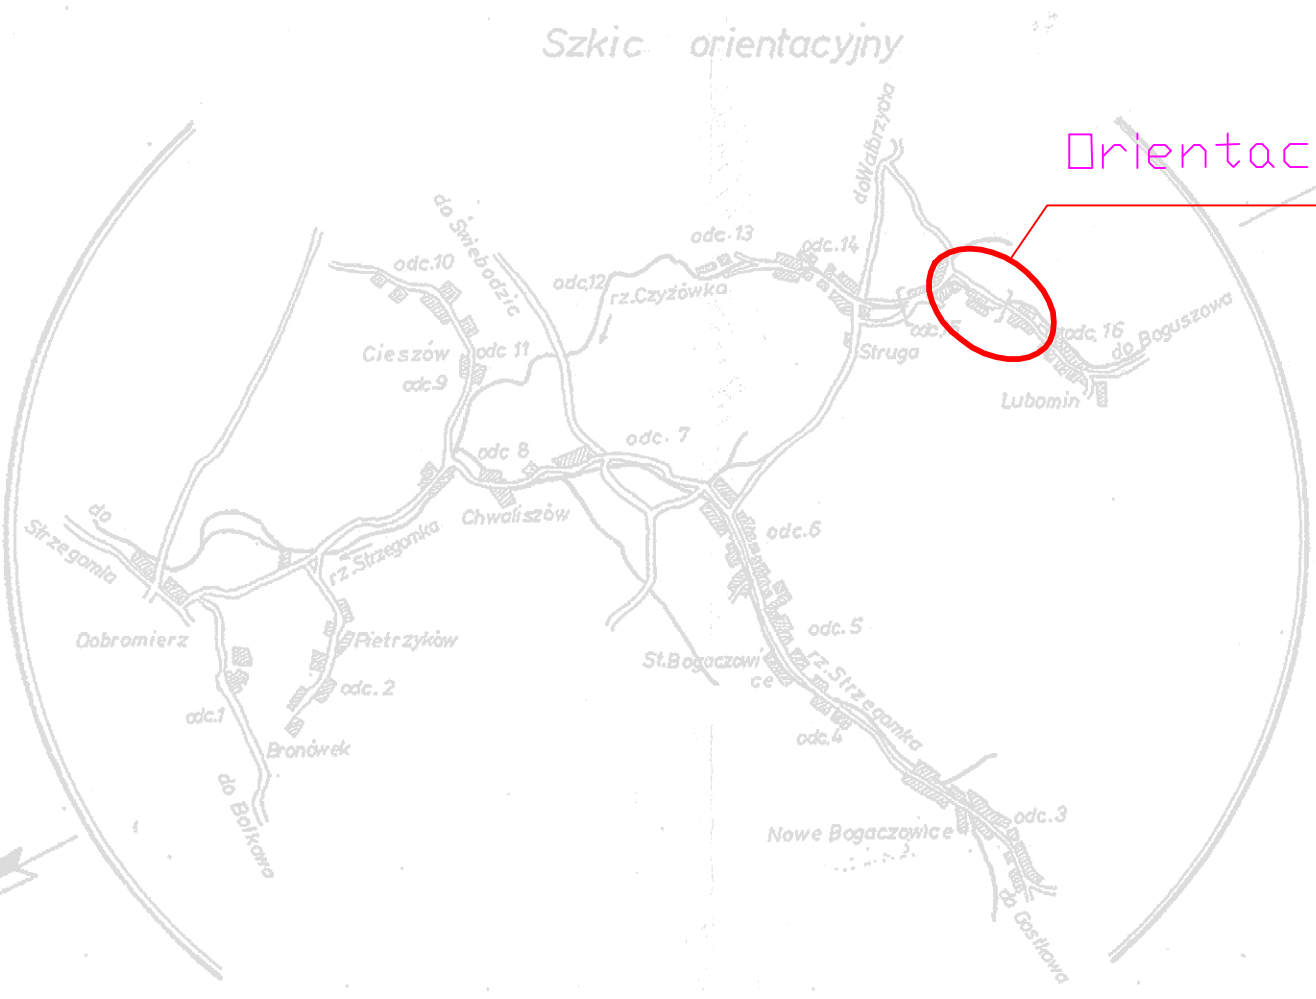

Orientacja lokalizacji Inwestycji

Skala 1:100000

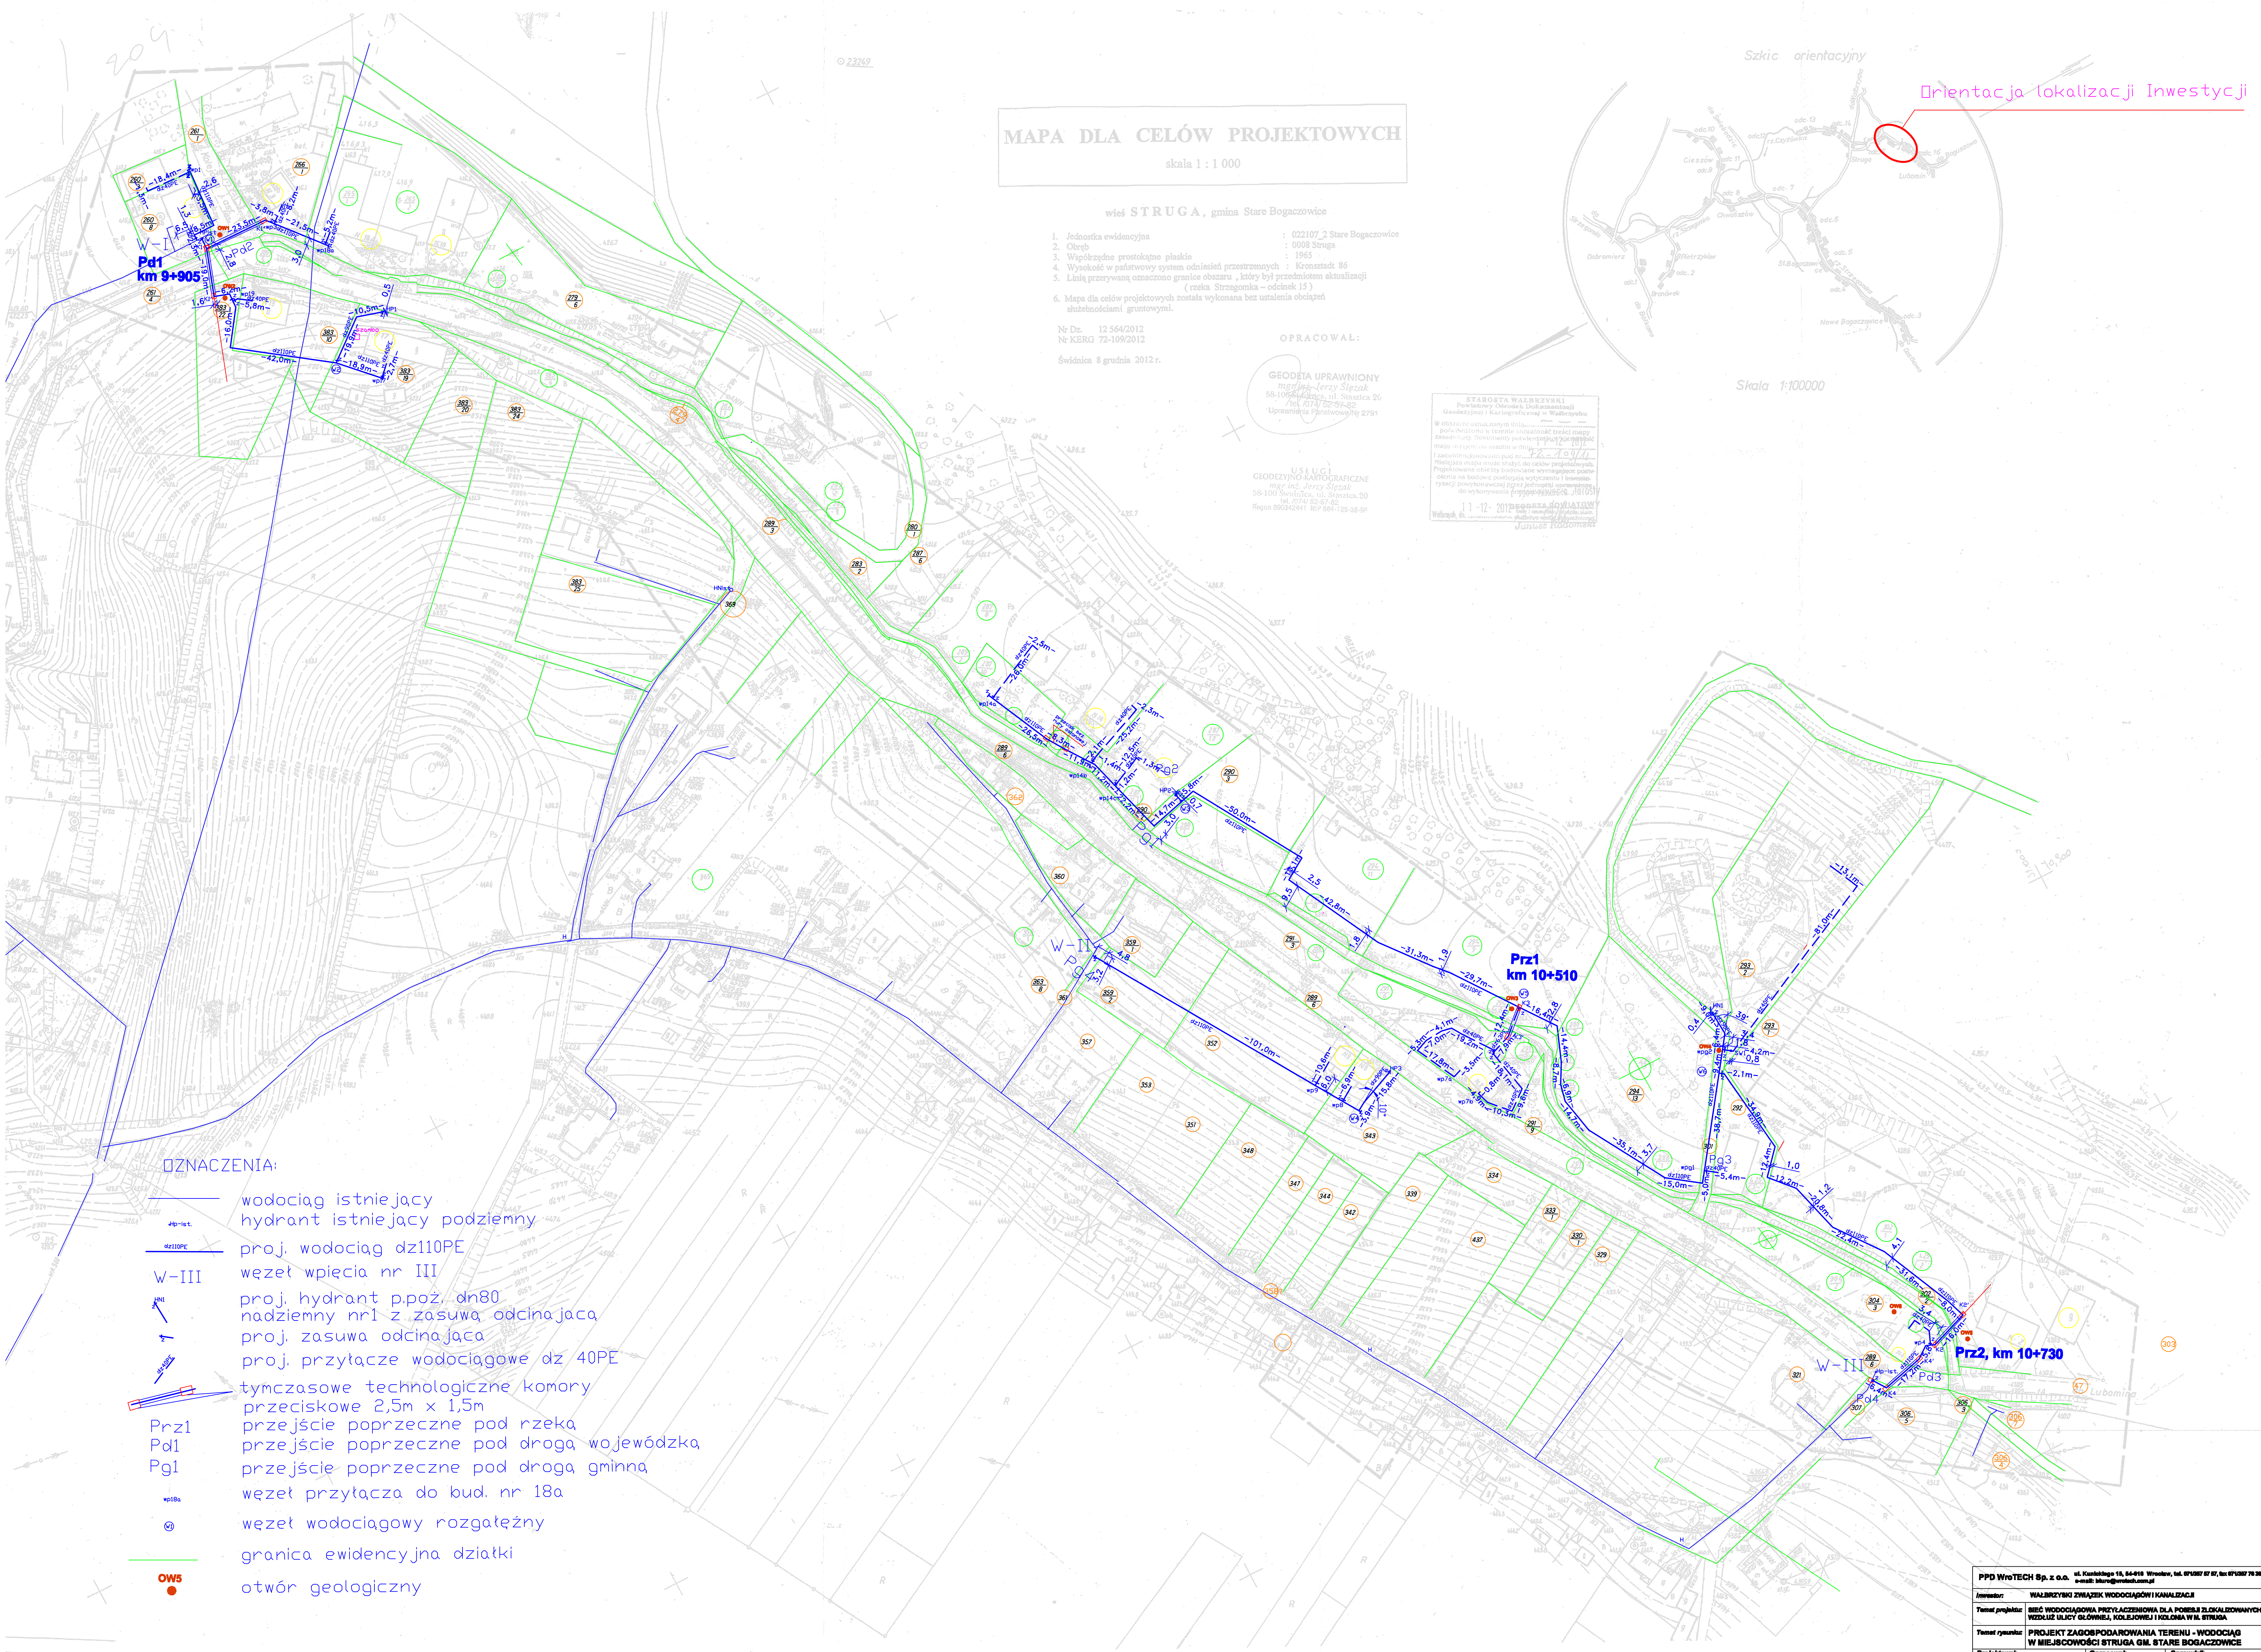

OZNACZENIA:

- wodociąg istniejący
- hydrant istniejący podziemny
- proj. wodociąg dz110PE
- węzeł wpięcia nr III
- proj. hydrant p.poz. dn80
- nadziemny nr1 z zasuwą odcinającą
- proj. zasawa odcinająca
- proj. przyłącze wodociągowe dz 40PE
- tymczasowe technologiczne komory przeciskowe 2,5m x 1,5m
- przejście poprzeczne pod rzeką
- Prz1
- Pd1
- Pg1
- przejście poprzeczne pod droga wojewódzka
- przejście poprzeczne pod droga gminna
- węzeł przyłącza do bud. nr 18a
- węzeł wodociągowy rozgałęźny
- granica ewidencyjna działki
- otwór geologiczny

PPD WroTECH Sp. z o.o. ul. Kanińskiego 15, 64-410 Wrocław, tel. 071 257 87 87, tel. 071 257 79 38 e-mail: biuro@wrotech.pl			
Inwestor: WALBROZYSKI ZWIĄZEK WODOCIĄGÓW I KANALIZACJI			
Temat projektu: BUD. WODOCIĄGOWA PRZELĄCZENIA DLA PODZIEM. BŁOKÓW WYKONANYCH WEDŁEŻ ULICY GŁÓWNEJ, KOLEJOWEJ I KOŁOSIA W W. STRUGA			
Temat rysunku: PROJEKT ZAGOSPODAROWANIA TERENU - WODOCIĄG W MIEJSCOWOŚCI STRUGA GM. STARE BOGACZOWICE			
Projektant:	mgr inż. Waldemar Olszewski	Opracował:	mgr inż. Marcin Olszewski
Przebieg:	09.2013	Skala:	1:1000
Operat:	OPERAT WOODOPR.	Nr projektu:	opr. nr 220/83/WBPB
			Wzrostki:
			1/00