

MAPA DLA CELÓW PROJEKTOWYCH

skala 1 : 1 000

wieś STRUGA, gmina Stare Bogaczovice

1. Jednostka ewidencyjna : 022107/2 Stare Bogaczovice
2. Obręb : 0008 Struga
3. Współrzędne prostokątne płaskie : 1965
4. Wysokość w państwowym systemie odniesień przestrzennych : Kronstadt 86
5. Linia przerywaną oznaczono granice obszaru , który był przedmiotem aktualizacji (rzeka Strzegomka - odcinek 15)
6. Mapa dla celów projektowych została wykonana bez ustalenia obszarów służebnościami gruntowymi.

Nr Dz. 12 564/2012
Nr KERG 72-109/2012
Świdnica 8 grudnia 2012 r.

OPRACOWAŁ:


GEODETA UPRAWNIONY
mgr inż. Jerzy Szałak
58-100 Świdnica, ul. Szóstka 20
tel. 071 232 44 02
Uprawnienia Planistyczne 5791

USŁUGI
GEODEZYJNO-KARTOGRAFICZNE
mgr inż. Jerzy Szałak
58-100 Świdnica, ul. Szóstka 20
tel. 071 232 44 02
NIP: 802429411 NIP 604-125-89-06

STARSZY WALBRZYSKI
Pracowni Główny Nadzoru
Geodezyjny i Kartograficzny w Walbrzychu

W niniejszym celu został sporządzony plan sytuacyjny i mapa dla celów projektowych, zgodnie z uzgodnieniami z Inwestorem. Dokumenty powyższe zostały sporządzone zgodnie z wymaganiami określonymi w umowie nr 12-12-2012-0001. Wynikem niniejszej czynności jest opracowanie projektu zagospodarowania terenu - wodociąg w miejscowości Struga Gm. Stare Bogaczovice. Projekt wykonano w oparciu o dane geodezyjne i katastralne, które zostały sprawdzone i uwzględniono w projekcie. Wskazano na terenie projektu miejsca przebiegu i przyłączenia do istniejącej sieci wodociągowej. Projekt został wykonany w oparciu o dane geodezyjne i katastralne, które zostały sprawdzone i uwzględniono w projekcie.

1-12-2012-0001

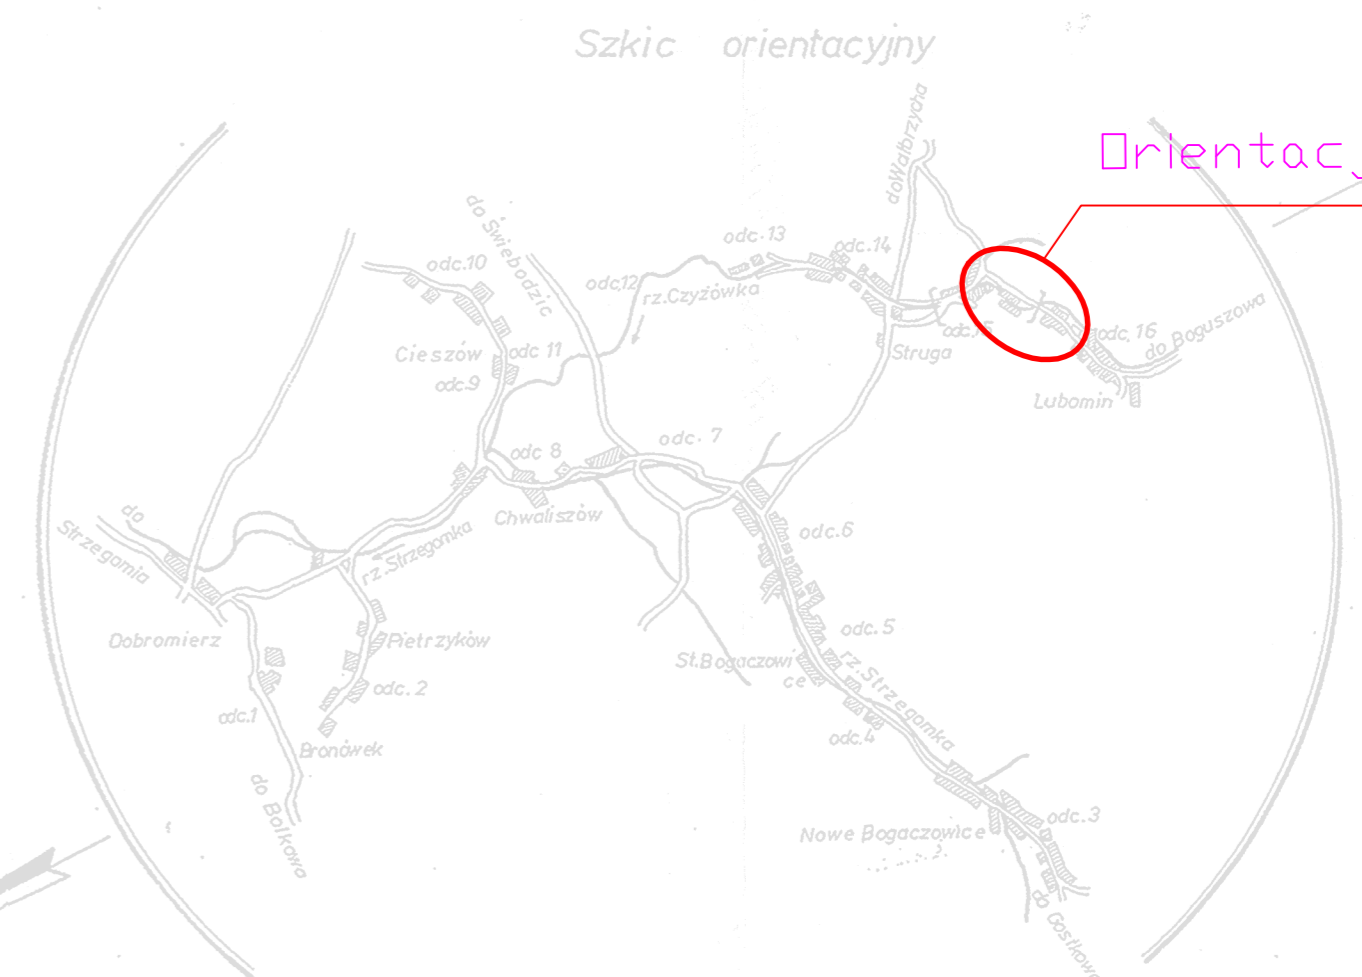

Orientacja lokalizacji Inwestycji

Skala 1:100000

OZNACZENIA:

- | | |
|--|---|
| | wodociąg istniejący |
| | hydrant istniejący podziemny |
| | proj. wodociąg dz110PE |
| | węzeł wpiecia nr III |
| | proj. hydrant p.poz. dn80 nadziemny nr1 z zasuwą odcinającą |
| | proj. zasawa odcinająca |
| | zaśllepka |
| | proj. przyłącze wodociągowe dz 40PE |
| | tymczasowe technologiczne komory przeciskowe 2,5m x 1,5m |
| | Prz1 przejście poprzeczne pod potokiem |
| | Pod1 przejście poprzeczne pod drogą wojewódzką powiatową |
| | Pg1 przejście poprzeczne pod drogą gminną |
| | węzeł przyłącza do bud. nr 18a |
| | wpiBa węzeł wodociągowy rozgałęźny |
| | @ granica ewidencyjna działki |
| | OW5 otwór geologiczny |

PPD WroTECH sp. z o.o. ul. Kunickiego 15, 54-616 Wrocław, tel. 071/357 57 57, fax 071/357 76 36 e-mail: biuro@wrotech.com.pl				
Investor:	WALBRZYSKI ZWIĄZEK WODOCIĄGÓW I KANALIZACJI			
Temat projektu:	SIEĆ WODOCIĄGOWA PRZYŁACZENIOWA DLA POSEJJI ZLOKALIZOWANYCH WZDŁUŻ ULICY GŁÓWNEJ, KOLEJOWEJ I KOLONIA W M. STRUGA			
Temat rysunku:	PROJEKT ZAGOSPODAROWANIA TERENU - WODOCIĄG W MIEJSCOWOŚCI STRUGA GM. STARE BOGACZOWICE			
Projektował:	Opracował:	Sprawił:		
mgr inż. Magdalena Dziwanowska upr. nr 357/85/UW	mgr inż. Marian Dziwanowski upr. nr 220/83/WBPP			
Data:	Stadium:	Skala:	Nr projektu:	Nr rysunku:
09.2013	PROJEKT BUDOWLANY	1:1000		1