

UD.8035.100.2013

Wrocław, dnia 11.12.2013r.

Walbrzyski Związek Wodociągów i Kanalizacji  
Aleja Wyzwolenia 39  
58-300 Walbrzych

dotyczy: uzgodnienia projektu budowlanego sieci wodociągowej w pasie drogowym drogi wojewódzkiej Nr 376 w miejscowości Struga oraz prawa do dysponowania gruntem na cele budowlane dla działek nr 261/1, 289/6 AM-2 obr. 0008 Struga, w miejscowości Struga stanowiących pas drogowy drogi wojewódzkiej Nr 376 dla realizacji sieci wodociągowej

W nawiązaniu do otrzymanego od Państwa wniosku w sprawie j.w., Dolnośląska Służba Dróg i Kolei we Wrocławiu uzgadnia przedłożony projekt budowlany sieci wodociągowej w pasie drogowym drogi wojewódzkiej Nr 376 w miejscowości Struga.

Ponadto informujemy, że działki nr 261/1, 289/6 AM-2 obr. 0008 Struga, w miejscowości Struga znajdują się w ciągu drogi wojewódzkiej Nr 376 i są we władaniu Dolnośląskiej Służby Dróg i Kolei we Wrocławiu. W związku z powyższym oraz w związku z planowaną przez Państwa inwestycją tj. budową sieci wodociągowej, Dolnośląska Służba Dróg i Kolei we Wrocławiu wydaje prawo do dysponowania gruntem na cele budowlane dla działek nr 261/1, 289/6 AM-2 obr. 0008 Struga.

Powyzszą inwestycję w pasie drogowym drogi wojewódzkiej należy wykonać zgodnie z decyzją zarządcy drogi tj. Dolnośląskiej Służby Dróg i Kolei we Wrocławiu – Nr UD/0240/1871/2013 z dnia 30.10.2013r. znak UD.8035.100.2013.

Przed przystąpieniem do robót należy wystąpić do zarządcy drogi z wnioskiem o wydanie zezwolenia na zajęcie pasa drogowego zgodnie z Rozporządzeniem Rady Ministrów z dnia 1 czerwca 2004r. w sprawie określenia warunków udzielania zezwoleń na zajęcie pasa drogowego (Dz. U. Nr 140 poz. 1481) powołując się na niniejsze pismo oraz decyzję lokalizacyjną.

Z-có DYREKTORA  
ds. Zarządzania Drogami

*mgr Teresa Grabowska-Chudy*

**Załączniki:**

- projekt budowlany – 1 egz


**Otrzymują:**

1) Pan Robert Kabata – pełnomocnik inwestora na adres:  
Przedsiębiorstwo Projektowo-Doradcze WroTECH,  
ul Kuniczkiego 15, 54-616 Wrocław  
UD a/a

kontakt: Elżbieta Druszczyk, tel.: 0-71 39 17 177

**ZA ZGODNOŚĆ  
Z ORYGINAŁEM**

*[Signature]*

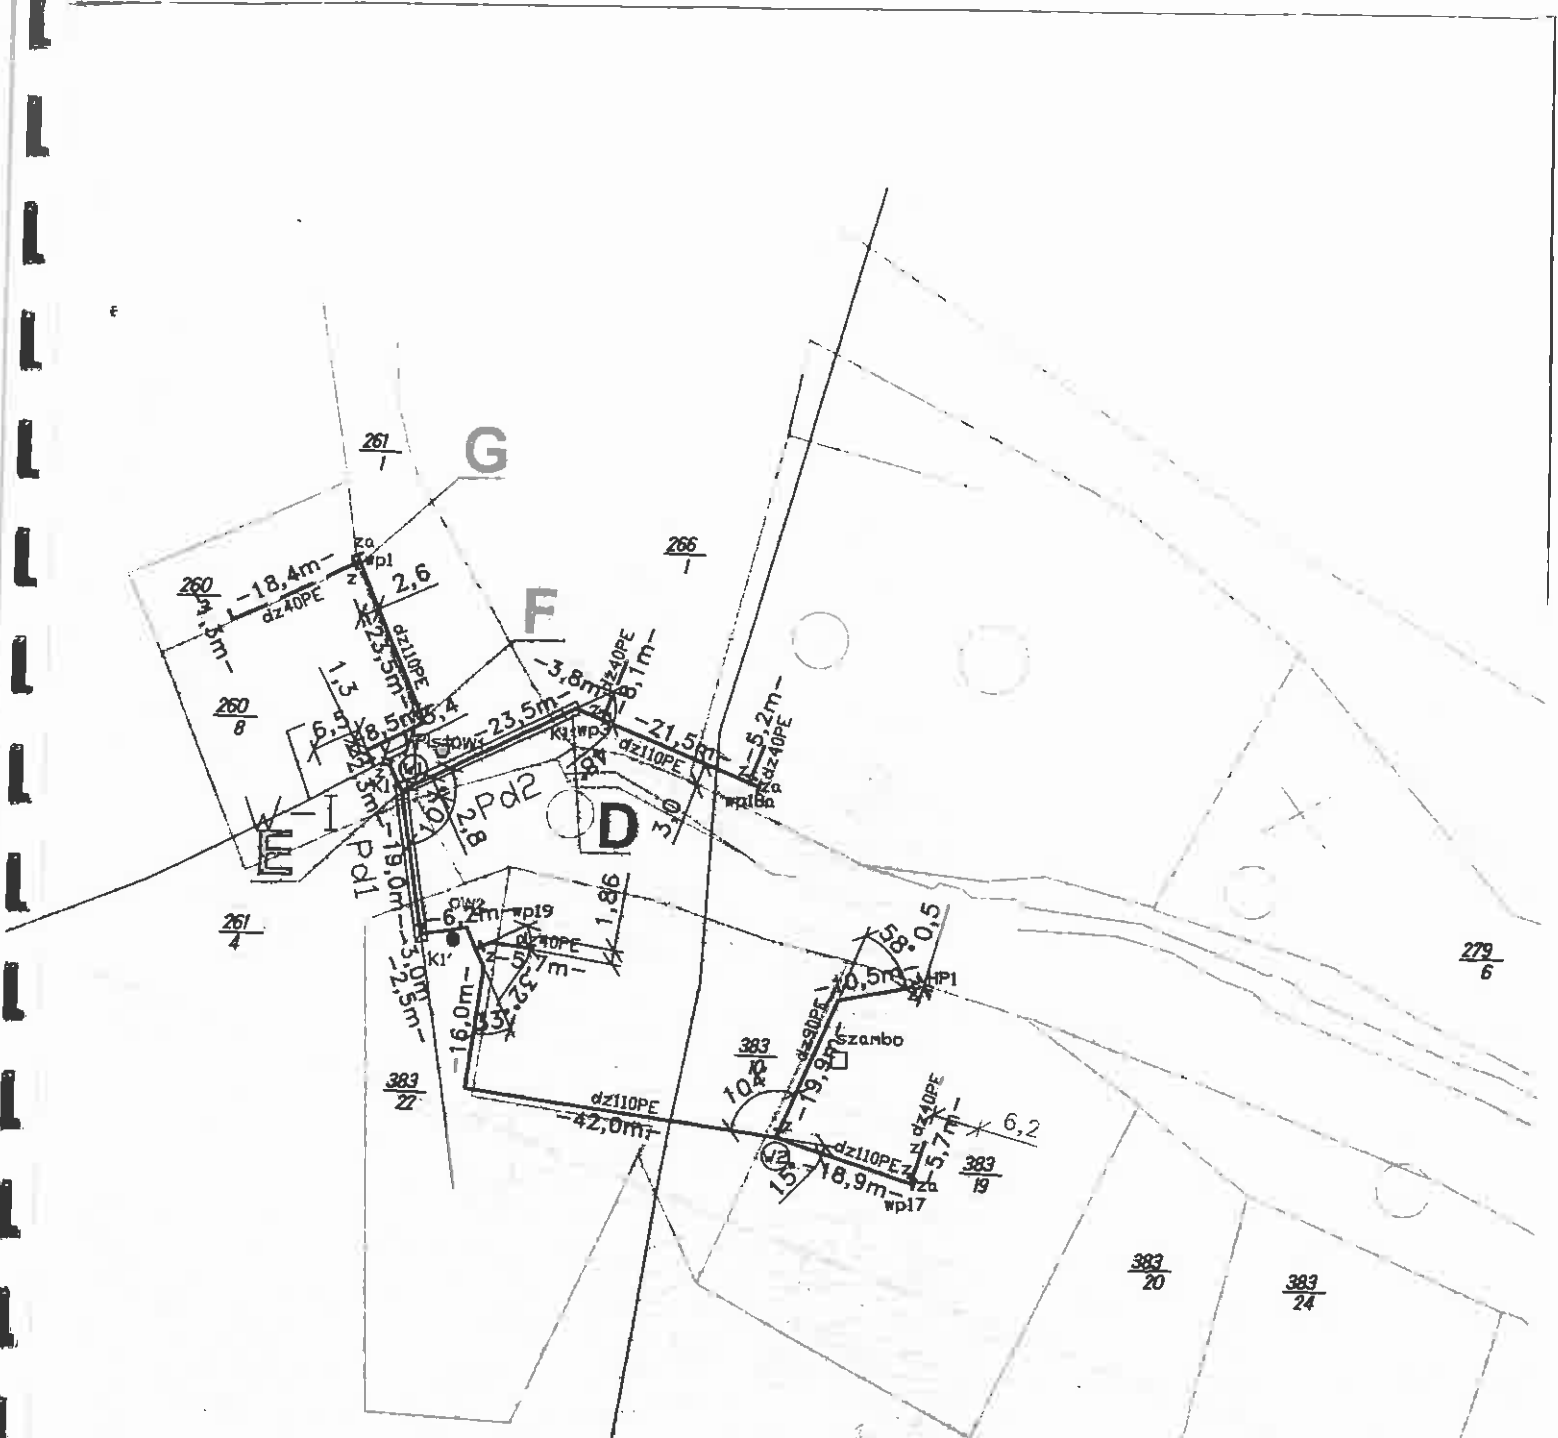


**OZNACZENIA:**

proj. odcinek sieci wodociągowej D-E  
w pasie drogi wojewódzkiej

DOLNOŚLĄSKA SŁUŻBA DRÓG I KOLEI  
WE WROCŁAWIU  
Załącznik Nr. 1 do pisma Nr. ....  
WD.8035.100.2013 z du. 11 GRU. 2013

**ZA ZGODNOŚĆ  
Z ORYGINAŁEM**

*[Signature]*

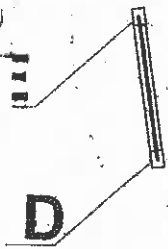

PPD Wrotech Sp. z o.o. ul. Kuwickiego 18, 54-616 Wrocław, tel. 071/357 67 57, fax 071/357 76 30 e-mail: biuro@wrotech.com.pl	
Investor:	WALBRZYSKI ZWIĄZEK WODOCIĄGÓW I KANALIZACJI
Temat projektu:	SIEĆ WODOCIĄGOWA PRZYŁĄCZENIOWA DLA POSESI ZLOKALIZOWANYCH WZDŁUŻ ULICY GŁÓWNEJ, KOLEJOWEJ I KOLONIA W M. STRUGA
Temat rysunku:	wydziałek PROJEKTU ZAGOSPODAROWANIA TERENU wodociągu - ODCINKI D-E I F-G
Projektował: mgr inż. Magdalena Dziwoniowska upr. nr 357/85/WJ	Opracował: mgr inż. Marcin Dziwoniowski upr. nr 220/83/WBPP
Data: 11.2013	Skala: 1:1000
Stadtyp: PROJEKT BUDOWLANY	Nr projektu: 1a
Nr rysunku: 1a	

-68-