

MAPA DLA CELÓW PROJEKTOWYCH

skala 1 : 1 000

wieś STRUGA, gmina Stare Bogaczwice

1. Jednostka ewidencyjna : 022107_2 Stare Bogaczwice
2. Obręb : 0008 Struga
3. Współrzędne prostokątne płaskie : 1965
4. Wysokość w państwowym system odniesień przestrzennych : Kronstadt 86
5. Linia przerywaną oznaczono granice obszaru, który był przedmiotem aktualizacji (rzeka Strzegomka - odcinek 15)
6. Mapa dla celów projektowych została wykonana bez ustalenia obciążenia służebnościami gruntowymi.

Nr Dz. 12.564/2012
Nr KERG 72-109/2012
Świdnica 8 grudnia 2012 r.

OPRACOWAŁ:

GEODETA UPRAWNIONY
mgr inż. Jerzy Słezak
58-109 Struga, ul. Słazicka 20
tel. 071 727 40 40
Uprawnienia Państwowe nr 2791


USŁUGI
GEODEZYJNO-KARTOGRAFICZNE
mgr inż. Jerzy Słezak
58-100 Świdnica, ul. Słazicka 20
tel. 071 727 40 40
Regon 880242441 NIP 694-125-38-99

STAROSTA WALBRZYSKI
Powiatowy Urząd Geodezyjno-Kartograficzny w Walbrzychu

W obszarze oznaczonym zielonymi liniami i kropkami nie ma żadnych obiektów budowlanych, które mogłyby być przedmiotem inwestycji. W tym celu należy wykonać pomiary terenowe i geodezyjne.

Wzrostła mapa może służyć do celów projektowych. Podlegające obszarzy budowlane wymagające pozwolenia na budowę podlegają wyłączeniu inwestycyjnej powołanej przez podjęte zaopiniowanie do wykonania projektu.

11-12-2012 PRZEDSIĘBIORSTWO
Wolbrom, ul. ...

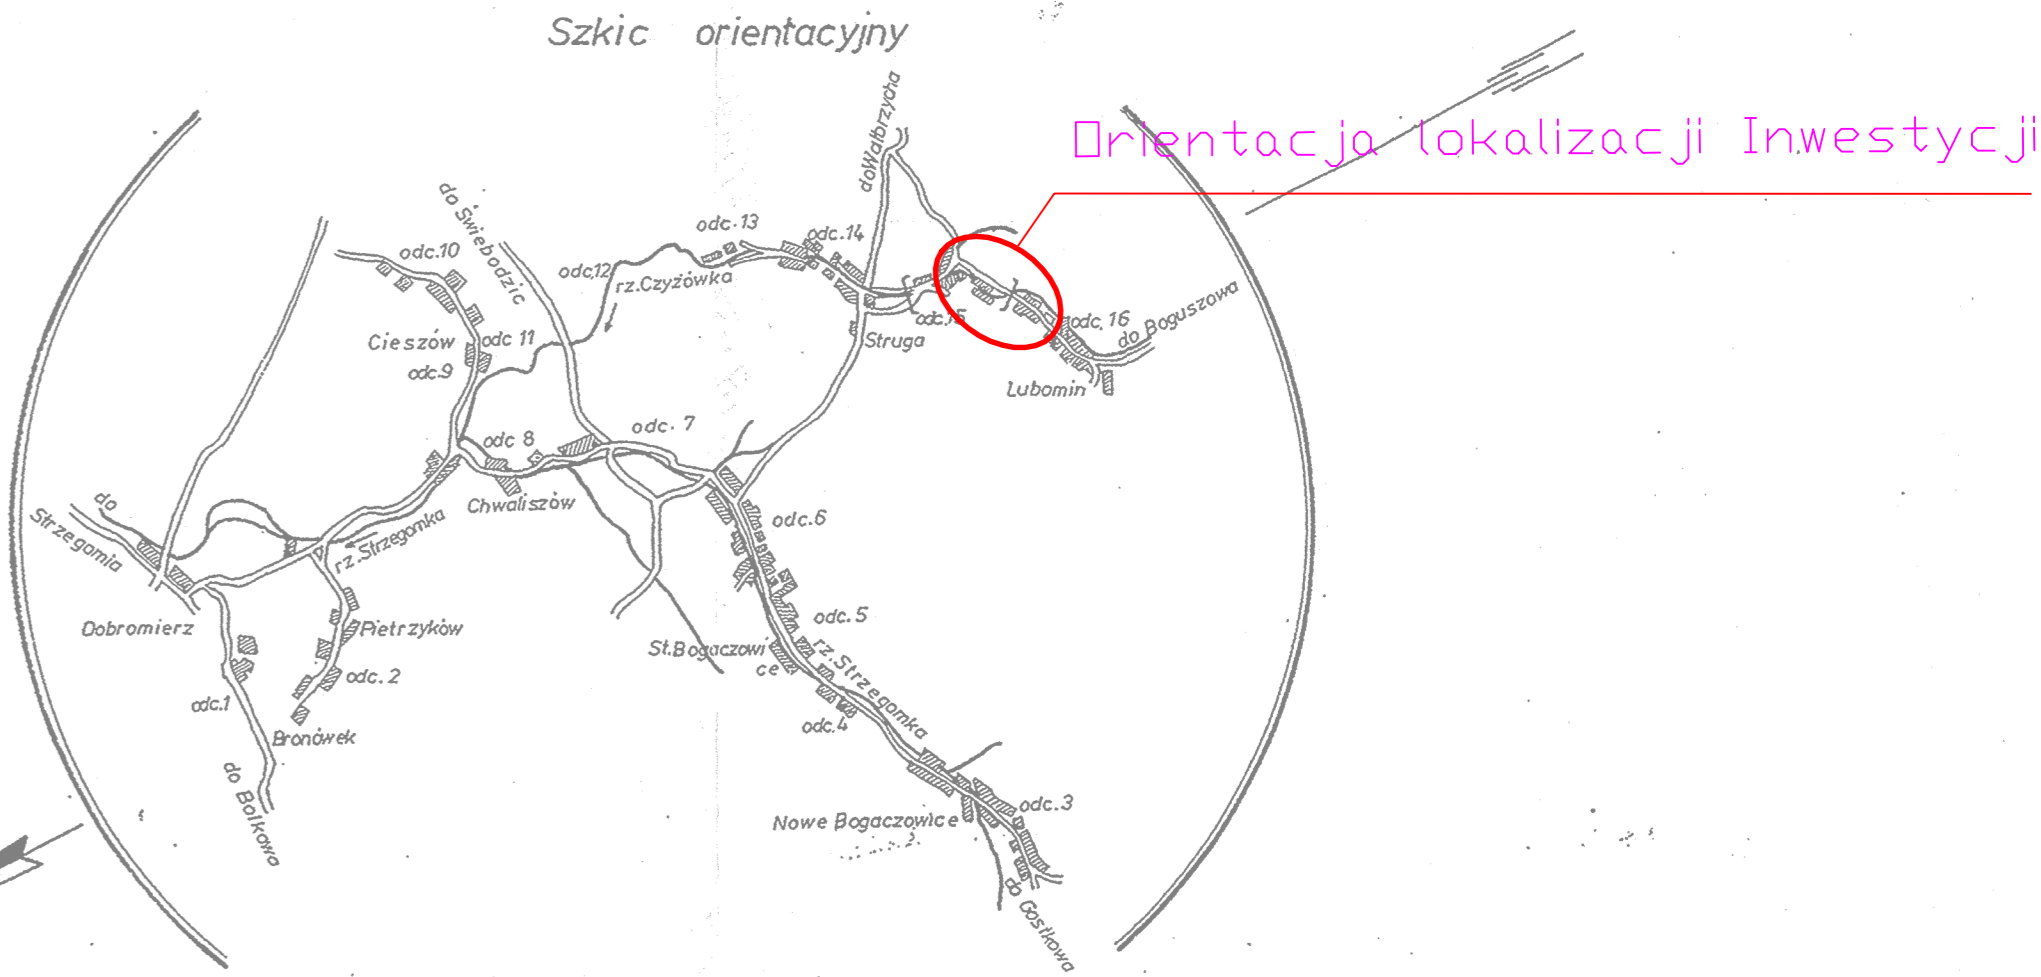

Skala 1:100000

DZIGNACZENIA:

- wodociąg istniejący
- hydrant istniejący podziemny
- proj. wodociąg dz110PE
- węzeł wpięcia nr III
- proj. hydrant p.poz. nr 80
- nadziemny nr 1 z zas. w. odcinająca
- proj. zas. odcinająca
- zaślepka
- proj. przyłącze wodociągowe dz 40PE
- tymczasowe technologiczne komory
- przeciskowe 2,5m x 1,5m
- przejście poprzeczne pod potokiem
- przejście poprzeczne pod droga wojewódzką powiatową
- przejście poprzeczne pod droga gminna
- węzeł przyłącza do bud. nr 18a
- węzeł wodociągowy rozgałęźny
- granica ewidencyjna działki
- otwór geologiczny
- proj. odcinek sieci wodociągowej D-E w pasie drogi wodociągowej

PPD WroTECH sp. z o.o. ul. Kunczyńskiego 15, 54-616 Wrocław, tel. 071 537 57 57, fax 071 537 78 38 e-mail: biuro@wrotech.com.pl			
Inwestor: WALBRZYSKI ZWIĄZEK WODOCIĄGÓW I KANALIZACJI			
Temat projektu: SIĘĆ WODOCIĄGOWA PRZEŁĄCZENIOWA DLA POSESJI ZLOKALIZOWANYCH WZDŁUŻ ULICY GŁÓWNEJ, KOLEJOWEJ KOLONIA W M. STRUGA			
Temat rysunku: PROJEKT ZAGOSPODAROWANIA TERENU - WODOCIĄG W MIEJSCOWOŚCI STRUGA G.M. STARE BOGACZOWICE			
Projektował: mgr inż. Magdalena Dziwanowska upr. nr 357/85/LW	Opracował: mgr inż. Marjan Dziwanowski upr. nr 226/85/WJPP	Sprawdził: mgr inż. Marjan Dziwanowski upr. nr 226/85/WJPP	
Data: 09.2013	Skala: PW	Nr projektu: 1:1000	Wzrostła: 1