



"Budowa systemu oczyszczania ścieków w miejscowości Struga i Lubomin w Gminie Stare Bogaczowice - koncepcja"


Projekt zagospodarowania terenu - wariant C

Skala 1:1000

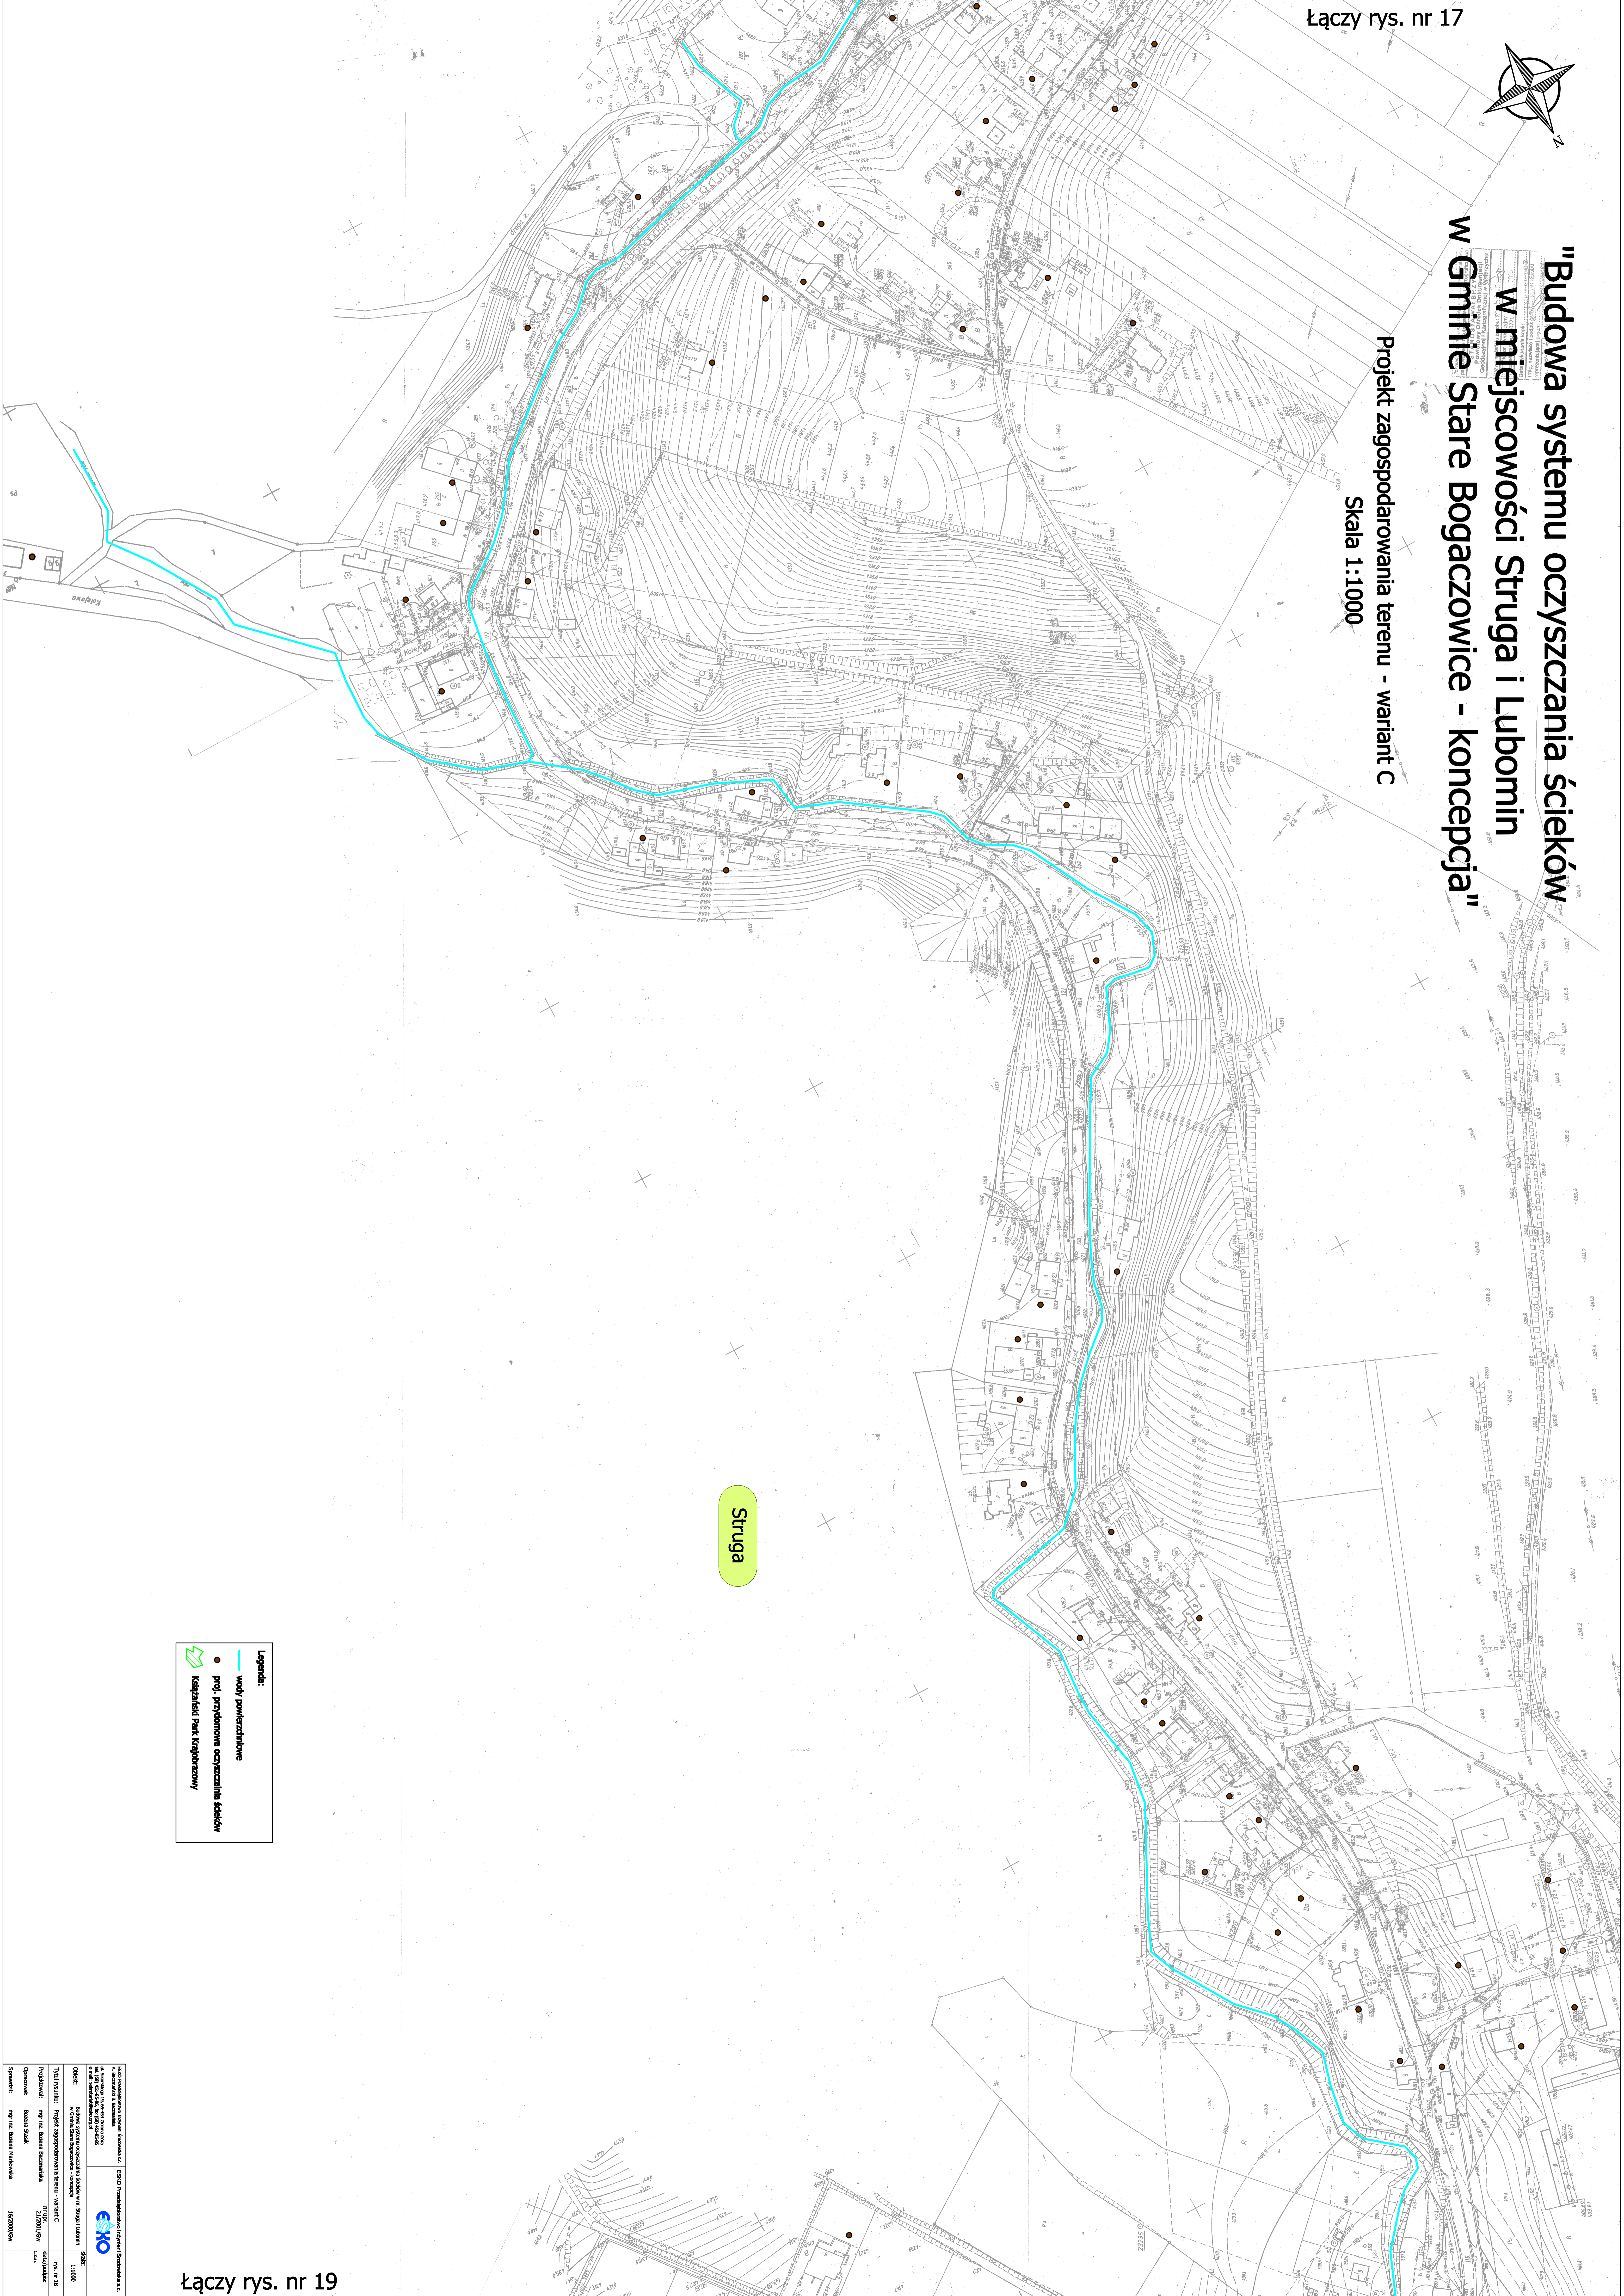

Struga

- Legenda:**
-  wody powierzchniowe
 -  proj. przydomowa oczyszczalnia ścieków
 -  lokalny Park (rodziszowy)

Projektant: ESPO - Ekologiczne Systemy Oczyszczania i Gospodarki Wodnej S.A. ul. Słowackiego 13, 64-400 Kalisz, tel. 71 374 10 00 e-mail: biuro@espo.pl, www.espo.pl			1:1000 1:1000 1:1000
Tytuł projektu: Projekt zagospodarowania terenu - wariant C Projektant: mgr inż. Bogdan Buczawski Opracował: Bogdan Szlach Skala: 1:1000	Data: 15.09.2014		