


"Budowa systemu oczyszczania ścieków w miejscowości Struga i Lubomin w Gminie Stare Bogaczowice - koncepcja"

Projekt zagospodarowania terenu - wariant D
Skala 1:1000

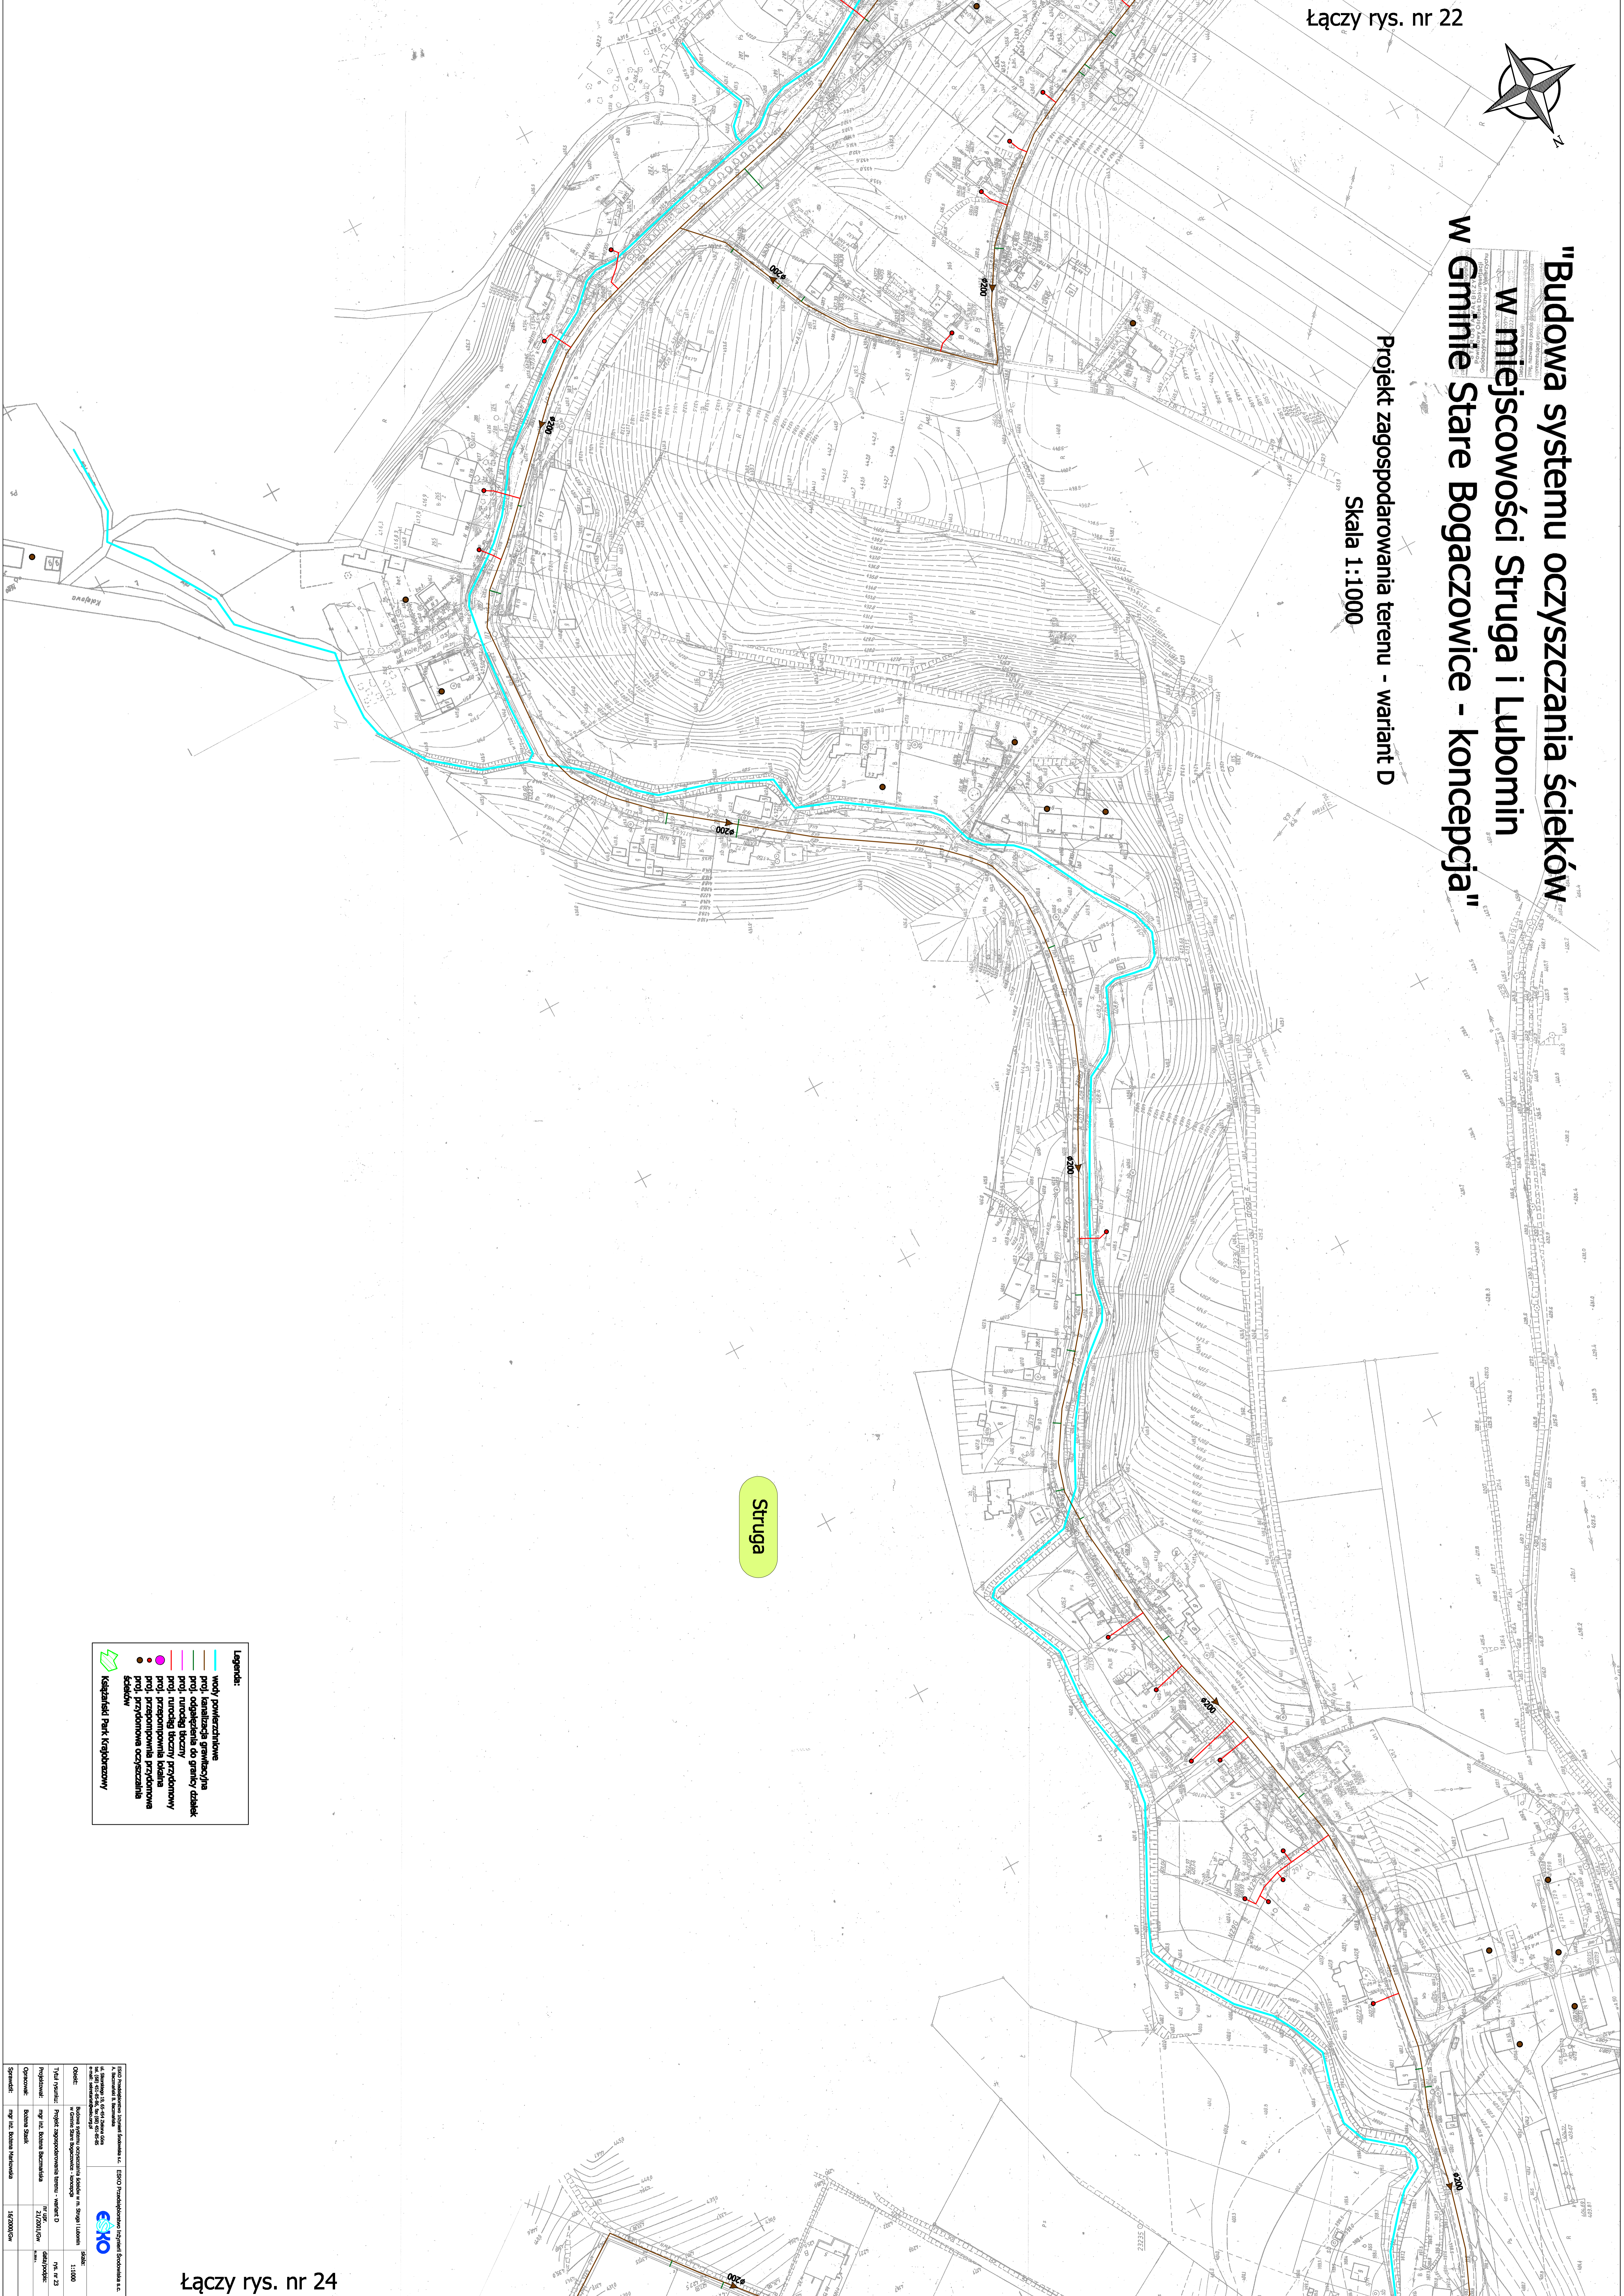

Struga

- Legenda:**
- wody powierzchniowe
 - proj. kanalizacja grawitacyjna
 - proj. odgrzewania do granicy działek
 - proj. ruręciąg tęczy
 - proj. ruręciąg tęczy przydrożny
 - proj. przepompownia ściekowa
 - proj. przedsionowa oczyszczalnia ścieków
 - Kiszczak/Park Krajoznawczy

Projektant: ESKO Techniczne Biuro Projektowe i Inżynierskie ul. Słowackiego 11, 64-200 Kalisz, tel. 71 374 10 00 e-mail: biuro@esko.pl, www.esko.pl	
Nazwa: ESKO Nazwa klienta: ESKO	Data: 11.10.2023
Tytuł projektu: Projekt zagospodarowania terenu - wariant D Projektant: mgr inż. Robert Buczarski Opracował: mgr inż. Robert Buczarski Skala: 1:1000	Nr rys.: 042/2023 Data rys.: 21.10.2023 Skala: 1:1000
Sygnatura: mgr inż. Robert Buczarski Data: 15.10.2023	Skala: 1:1000