
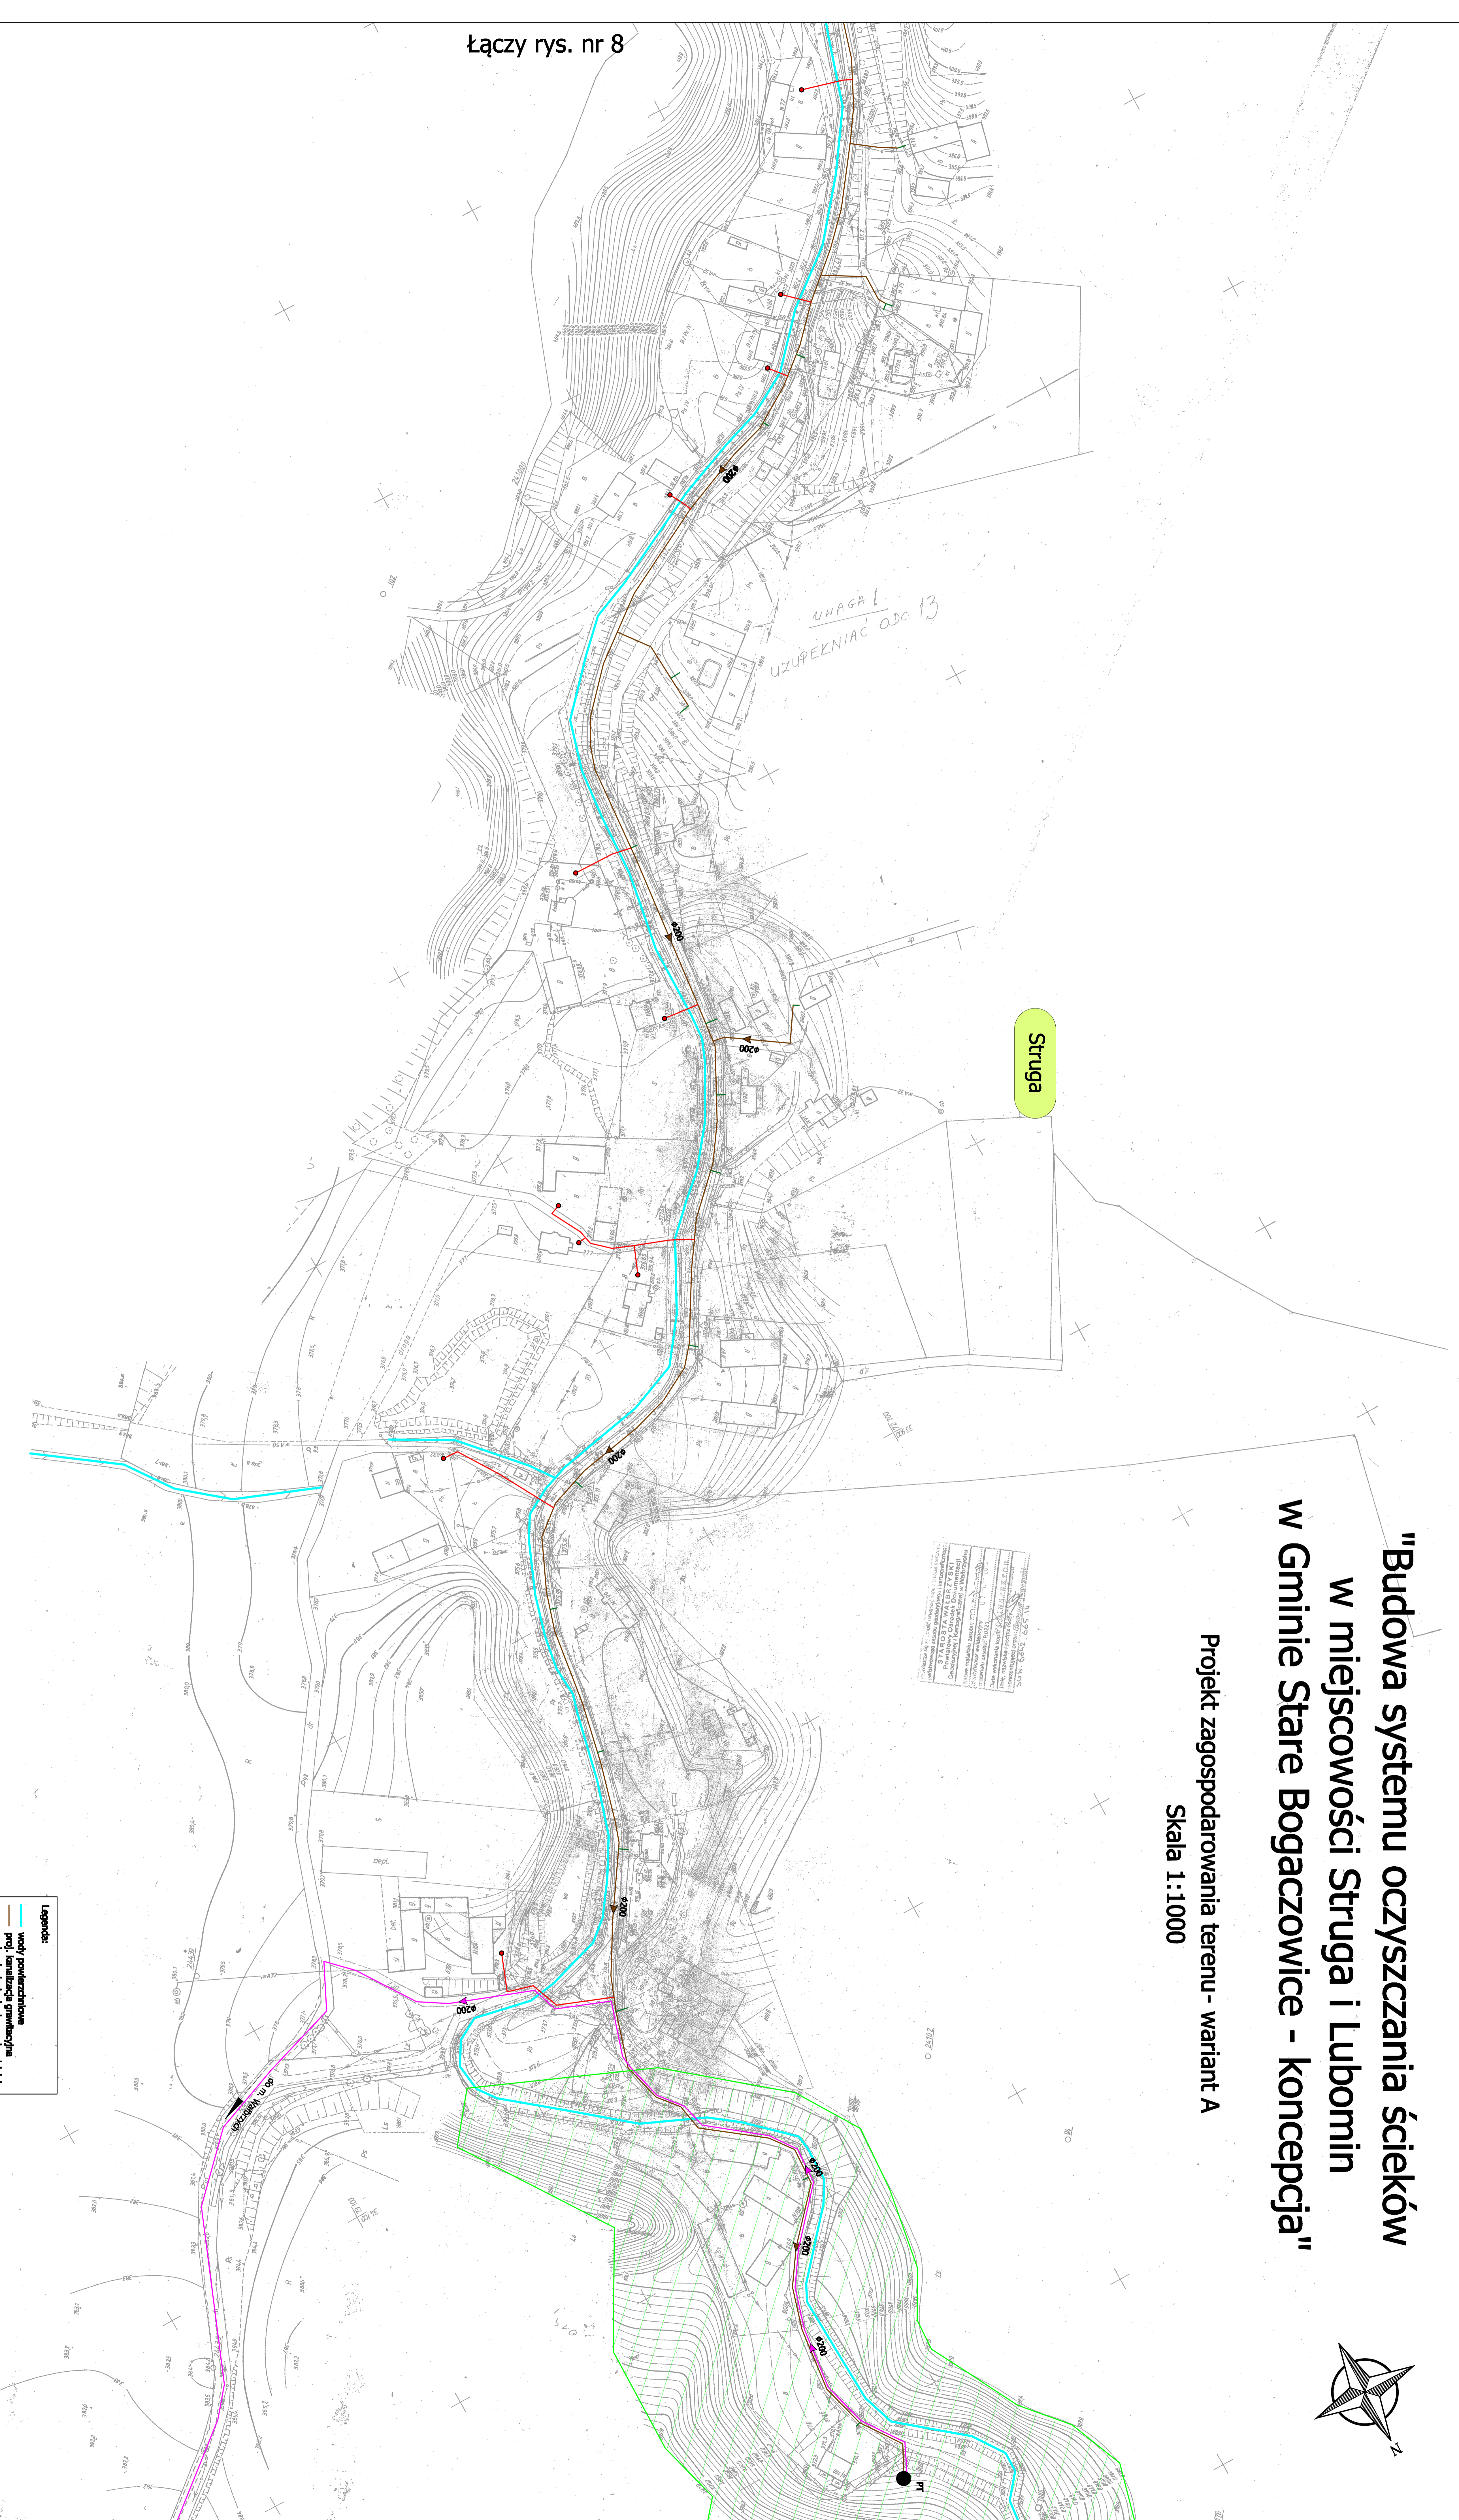


"Budowa systemu oczyszczania ścieków w miejscowości Struga i Lubomin w Gminie Stare Bogaczowice - koncepcja"

Projekt zagospodarowania terenu - wariant A

Skala 1:1000

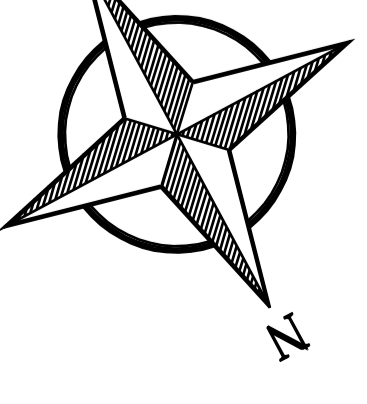

Łączy rys. nr 8

- Legenda:**
- wody podziemne
 - profil sanitarna grawitacyjna
 - profil odolatania do granicy dachek
 - profil rurociąg tłoczny
 - profil przepompownia tłoczona
 - profil przepompownia ściekana
 - kalendarz park krajobrazowy

Projektant: ESKO - Inżynierski Biuro Projektowe	
Adres: ul. Słowackiego 13, 21-000 Lubomierz	
NIP: 525-200-0000	
KRS: 0000000000	
REGON: 141200000	
Miejscowość: Lubomierz	
Data: 2023	
Tytuł projektu: Projekt zagospodarowania terenu - wariant A	
Projektant: mgr inż. Bogdan Kucharski	
Miejscowość: 21-000 Lubomierz	
Opracował: Bogdan Szlach	
Skala: 1:1000	
Opracował: mgr inż. Bogdan Kucharski	
Skala: 1:100000	