

Wiśniowej. Niniejsza decyzja uwzględnia również miejsca wpięcia sieci wodociągowej do sieci w ul. Warszawskiej i w ul. Sosnowej.

**Pozostały zapis Decyzji nr ZDiK.RO/4314/D/51/3309/2011 z dnia 11.05.2011r. - pozostawia się bez zmian.**

## UZASADNIENIE:

Pani mgr inż. Ewa Nowak z Zakładu Usług Projektowych i Nadzoru Budowlanego, ul. Batorego 9/1; 58-300 Wałbrzych, działająca w imieniu i na rzecz Inwestora, tj. Wałbrzyskiego Przedsiębiorstwa Wodociągów i Kanalizacji Sp. z o.o., Al. Wyzwolenia 39; 58-300 Wałbrzych o zmianę Decyzji Nr ZDiK.RO/4314/D/51/3309/2011 z dnia 11.05.2011r. na: *projektowany przebieg sieci wodociągowej w działkach oznaczonych numerami ewidencyjnymi: 190/2, 189/2, 188/2, 187/2, 185/2, 184/2, 183/2, 181/2, 180/2, 179, 178/2, 177/2, 176/2, 175/2, 174/2, 173/2, 172/2, 170/2, 166/2, 165/2, 164/2, 162/2, 192; obr. 11 Poniatów oraz w ul. Warszawskiej (dz. nr 193; obr. 11 Poniatów), ul. Sosnowej (dz. nr 117; obr. 11 Poniatów).*

Wydana Decyzja Nr RO/4314/D/51/3309/2011 z dnia 11.05.2011 r. obejmowała działkę nr 192; obr. 11 Poniatów, i nie uwzględniała pozostałych działek. Ponadto, pełnomocnik WPWiK - Pani Ewa Nowak przedłożyła pismo z dnia Nr NI-4/1131/2012 z dnia 10.08.2012r. Dolnośląskiej Spółki Gazownictwa Sp. z o.o., Oddział Zakład Gazowniczy Wałbrzych, skierowane do Zakładu Usług Projektowych i Nadzoru Budowlanego, informujące o rezygnacji budowy sieci gazowej w ul. Wiśniowej w Wałbrzychu (pod rowem przydrożnym). Wobec powyższego nie zajdzie konieczność budowy zamkniętego koryta odwadniającego, lecz jego odtworzenia.

Po zawiadomieniu stron biorących udział w postępowaniu, co do przysługującego im prawa czynnego udziału w postępowaniu administracyjnym i wypowiedzeniu się w zakresie zebranych dowodów i materiałów, zgodnie z art. 10 ustawy z dnia 14 czerwca 1960 r. - Kodeks postępowania administracyjnego (tekst jednolity: Dz.U. Nr 98, poz. 1071 z późn. zm.) - tut. Zarząd zakończył prowadzone postępowanie administracyjne.

Decyzja jest zgodna z wolą strony. Powołując się na art. 155 ustawy z dnia 14 czerwca 1960 r. Kodeks Postępowania Administracyjnego (tekst jednolity: Dz.U. z 2000r. Nr 98, poz. 1071 z późn. zm.) - Zarząd Dróg, Komunikacji i Utrzymania Miasta w Wałbrzychu przychylił się do wystąpienia Pełnomocnika Inwestora i wyraził zgodę na proponowane zmiany w Decyzji nr ZDiK.RO/4314/D/51/3309/2011 z dnia 11.05.2011r., uwzględniając przebieg sieci wodociągowej w pasie drogowym ul. Wiśniowej, jak przedstawiono na załączniku graficznym, pozostawiając pozostałe warunki Decyzji - bez zmian.

## POUCZENIE

Od niniejszej decyzji służy stronie odwołanie do Samorządowego Kolegium Odwoławczego w Wałbrzychu za pośrednictwem Dyrektora Zarządu Dróg, Komunikacji i Utrzymania Miasta w Wałbrzychu w terminie 14 dni od dnia doręczenia.

Załącznik: - plan sytuacyjny 1:500 - 2 egz.

Zgodnie z art. 4 ustawy z dnia 16 listopada 2006r. o opłacie skarbowej oraz w związku z art. 21 ustawy (Dz.U. Nr 225, poz. 1635 z 8 grudnia 2006r., załącznik do ustawy - część III, pkt.44, ppkt.9) - pozwolenie na lokalizowanie w pasie drogowym obiektów budowlanych lub urządzeń niezwiązanych z potrzebami zarządzania drogami lub potrzebami ruchu drogowego - podlega zwolnieniu z opłaty skarbowej.

Otrzymują:

1. Adresat
2. Wałbrzyski Związek Wodociągów i Kanalizacji,  
Al. Wyzwolenia 39; 58-300 Wałbrzych
3. Zakład Usług Projektowych i Nadzoru Budowlanego  
mgr inż. Ewa Nowak,  
ul. Batorego 9/1; 58-300 Wałbrzych + załącznik
4. Dolnośląska Spółka Gazownictwa Sp. z o.o.,  
Oddział Zakład Gazowniczy Wałbrzych,  
ul. Kościuszki 1, 58-300 Wałbrzych
5. Biuro Gospodarki Nieruchomościami  
- Referat Obrotu Nieruchomości UM w Wałbrzychu
6. MR w/m
7. ZDKiUM w/m

Sprawę prowadzi: Anna Nowak (tel.: 74 64 144 13)

Z upoważnienia  
Prezydenta Miasta Wałbrzycha  
Dyrektor Zarządu Dróg, Komunikacji  
i Utrzymania Miasta w Wałbrzychu  
*[Podpis]*  
Bogusław Rogiński

*[Złoty pieczęć]*  
Złoty pieczęć  
Dziś: 14/07  
15/07  
16/07  
17/07  
18/07  
19/07  
20/07  
21/07  
22/07  
23/07  
24/07  
25/07  
26/07  
27/07  
28/07  
29/07  
30/07  
31/07  
DOK/15/1602

Dolnośląska Spółka Gazownictwa sp. z o.o.  
Oddział Zakład Gazowniczy Wałbrzych  
ul. Kościuszki 1, 58-300 Wałbrzych  
tel. (74) 842 74 51, fax (74) 842 46 14

**Dział Techniczny**  
tel. (74) 842 72 15  
fax (74) 842 46 14  
jtokarczyk@gazownia.pl

**Zakład Usług Projektowych i  
Nadzoru Budowlanego**  
ul. Batorego 9/1  
58-300 Wałbrzych

Wasz znak:  
Nasz znak: TT-6/077-51/628/INF-127/2012

Wałbrzych, 05.06.2012

Dot.: budowy sieci wodociągowej wraz z przyłączami w ul. Wiśniowej w Wałbrzychu

Dolnośląska Spółka Gazownictwa sp. z o. o. Oddział Zakład Gazowniczy Wałbrzych w odpowiedzi na pismo z dnia 19.05.2012 r. w sprawie jw. informuje iż uzgadnia przedłożoną dokumentację projektową zadania jak w tytule.

Ponadto informujemy iż:

1. **W obszarze objętym zakresem opracowania ww. inwestycji zlokalizowana jest czynna sieci gazowa średniego ciśnienia DN200 stal oraz niskiego ciśnienia de125 PE, DN150 stal.**
2. Dla istniejącej czynnej sieci gazowej należy zachować właściwe strefy kontrolowane zgodnie z Rozporządzeniem Ministra Gospodarki z dnia 30.07.2001 r. w sprawie warunków technicznych jakim powinny odpowiadać sieci gazowe (Dz. U. Nr 97, poz. 1055 z dnia 11.09.2001 r.).
3. W pasie o szerokości po 0,5 m od osi gazociągu nie wolno prowadzić robót ziemnych sprzętem mechanicznym zgodnie z Rozporządzeniem Ministra Infrastruktury z dnia 6 lutego 2003 r. w sprawie bezpieczeństwa i higieny pracy podczas wykonywania robót budowlanych (Dz. U. Nr 47, poz. 401 z dnia 19.03.2003 r.).
4. Miejsca zblieżeń i skrzyżowań z ww. siecią należy zabezpieczyć zgodnie z obowiązującymi przepisami.
5. Prace należy prowadzić w sposób wykluczający uszkodzenie sieci gazowej lub urządzeń gazowych.
6. W przypadku uszkodzenia sieci gazowych lub urządzenia gazowego Inwestor ponosi koszty:
  - usunięcia uszkodzenia,
  - strat gazu spowodowanych uszkodzeniem,




*Handwritten signature and red stamp:*  
Zakład Usług Projektowych i Nadzoru Budowlanego  
ul. Batorego 9/1, 58-300 Wałbrzych  
DOLNOŚLĄSKA SPÓŁKA GAZOWNICTWA  
REGON 142433

Dolnośląska Spółka Gazownictwa sp. z o.o.  
ul. Ziębicka 44, 50-507 Wrocław  
Oddział Zakład Gazownictwa Wałbrzych  
Dział Techniczny  
ul. Kościuszki 1, 58-300 Wałbrzych  
tel. 074 842 72 10 faks 074 842 46 14  
NIP 899 24 64 378  
KRS 0000142433 REGON 932046997

ZALĄCZNIK GRAFICZNY DO PISMA  
TT-61077-5A/6281/INF-12712012  
z 05.06.2012

Pracownik ds. Technicznych  
Jakub Tokarczyk  
MAPA 1-2.

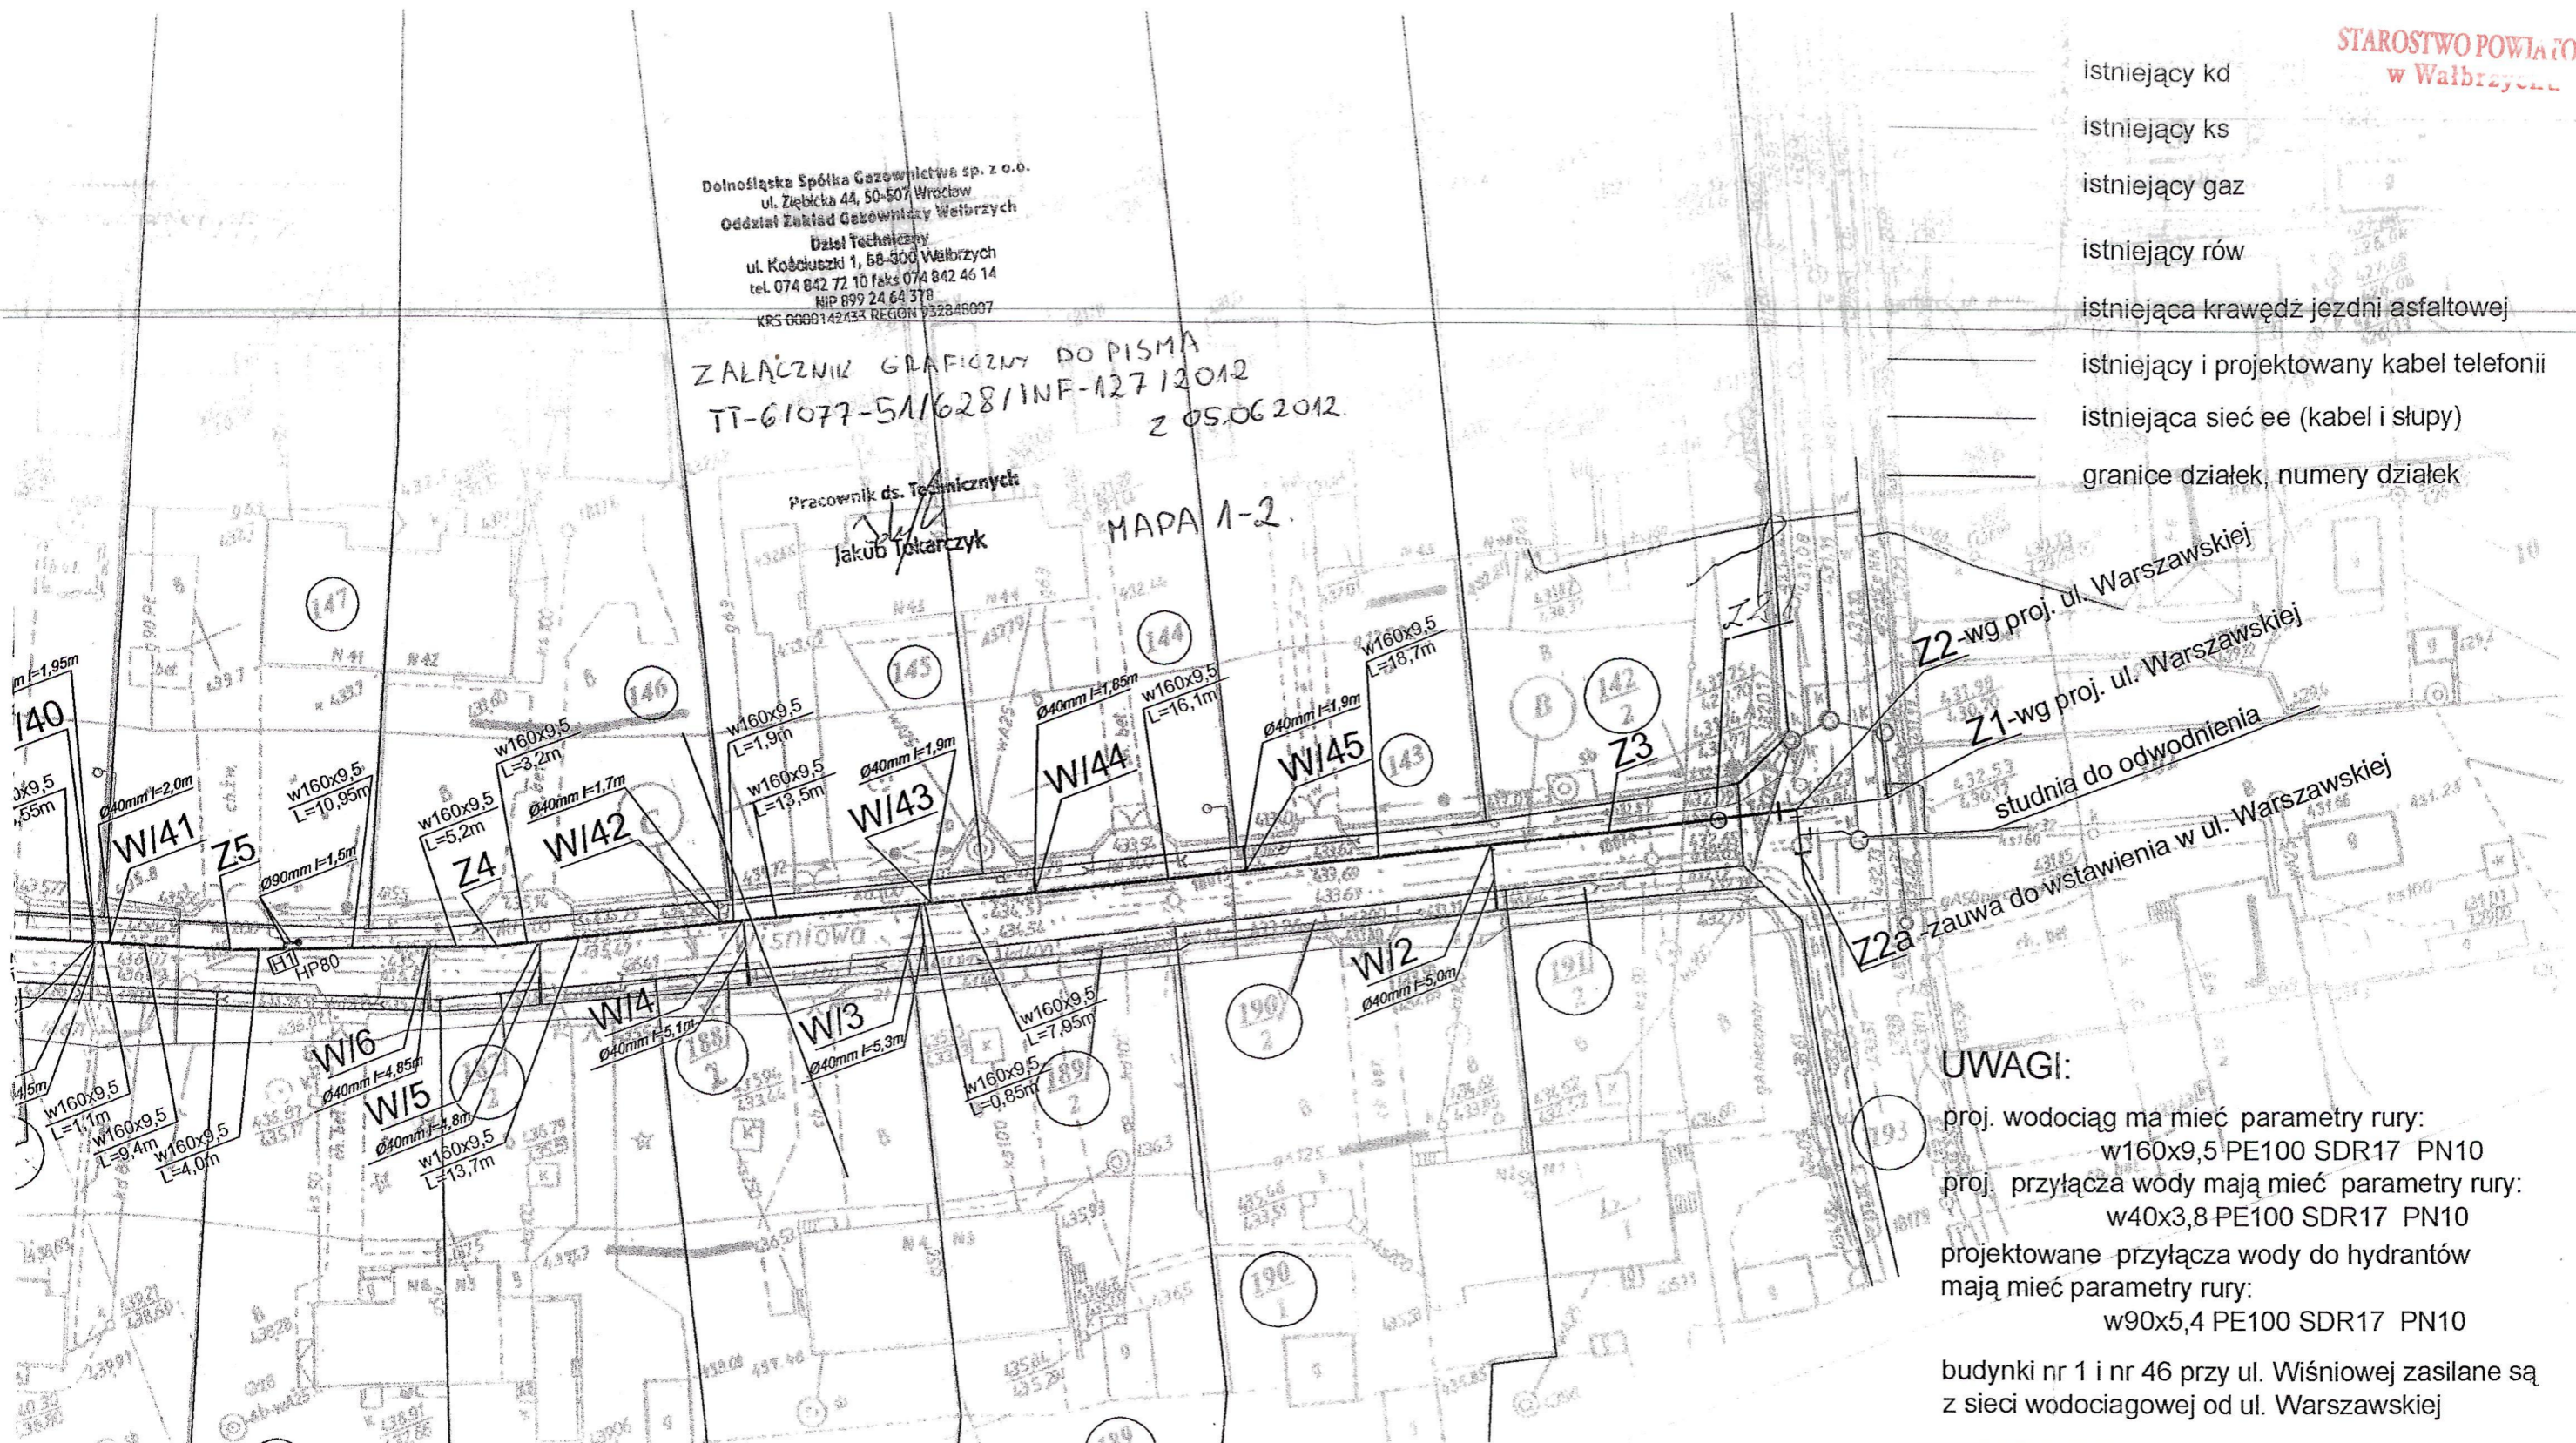

- \_\_\_\_\_ istniejący kd
- \_\_\_\_\_ istniejący ks
- \_\_\_\_\_ istniejący gaz
- \_\_\_\_\_ istniejący rów
- \_\_\_\_\_ istniejąca krawędź jezdni asfaltowej
- \_\_\_\_\_ istniejący i projektowany kabel telefonii
- \_\_\_\_\_ istniejąca sieć ee (kabel i słupy)
- \_\_\_\_\_ granice działek, numery działek


**UWAGI:**

- proj. wodociąg ma mieć parametry rury:  
w160x9,5 PE100 SDR17 PN10
- proj. przyłącza wody mają mieć parametry rury:  
w40x3,8 PE100 SDR17 PN10
- projektowane przyłącza wody do hydrantów  
mają mieć parametry rury:  
w90x5,4 PE100 SDR17 PN10
- budynki nr 1 i nr 46 przy ul. Wiśniowej zasilane są  
z sieci wodociągowej od ul. Warszawskiej

- LEGENDA**
- \_\_\_\_\_ projektowany wodociąg
  - \_\_\_\_\_ projektowane przyłącze wody
  - HN80  
\_\_\_\_\_ hydrant nadziemny Dn80, zasuwany na sieci
  - \_\_\_\_\_ istniejąca sieć

- NI/43... kolejny punkt włączenia - przyłącze Wiśniowa (nr domu)
- Z1... kolejny punkt załamania na remontowanej sieci wodociągowej
- przecisk pod jezdnią

ZAKŁAD USŁUG PROJEKTOWYCH I NADZORU BUDOWLANEGO 58-300 Wałbrzych ul. Batorego 9/1 tel.(074)84764-09		mgr inż. Ewa Nowak
projektował mgr inż. Ewa Nowak UAN.VI.43/136/87 inż. Mariusz Nowak 352/DUW/00	sprawił mgr inż. Mirosława Szewc 671/011/DUW	
Investor: Wałbrzyskie Przedsiębiorstwo Wodociągów i Kanalizacji 58-300 Wałbrzych Al. Wyzwolenia 39	skala 1:500 data: 03.2011r.	
Obiekt: BUDOWA SIECI WODOCIĄGOWEJ wraz z PRZYŁĄCZAMI w ulicy WIŚNIOWEJ w WAŁBRZYCHU działki: 192, 193, 117 obręb Poniałów 11		
Tytuł rysunku: PROJEKT ZAGOSPODAROWANIA TERENU. Odcinek: Wiśniowa od nr 2 do 20 oraz od nr 28 do 45		rys. nr <b>J1</b>
PROJEKT BRANŻY SANITARNEJ - PROJEKT BUDOWLANY		

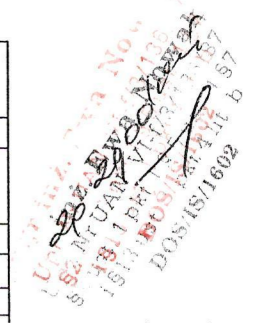


Dolnośląska Spółka Gazownictwa sp. z o.o.  
ul. Ziębicka 44, 50-507 Wrocław  
Oddział Zakład Gazowniczy Wałbrzych  
Dział Techniczny  
ul. Kościuszki 1, 58-300 Wałbrzych  
tel. 074 842 72 10 faks 074 842 46 14  
NIP 899 24 64 378  
KRS 0000142433 REGON 932848007

ZALĄCZNIK GRAFICZNY DO PISMA

TT-61077-SA1 G28/INF-12712012  
z os. OG 23012

MAPA 2-2

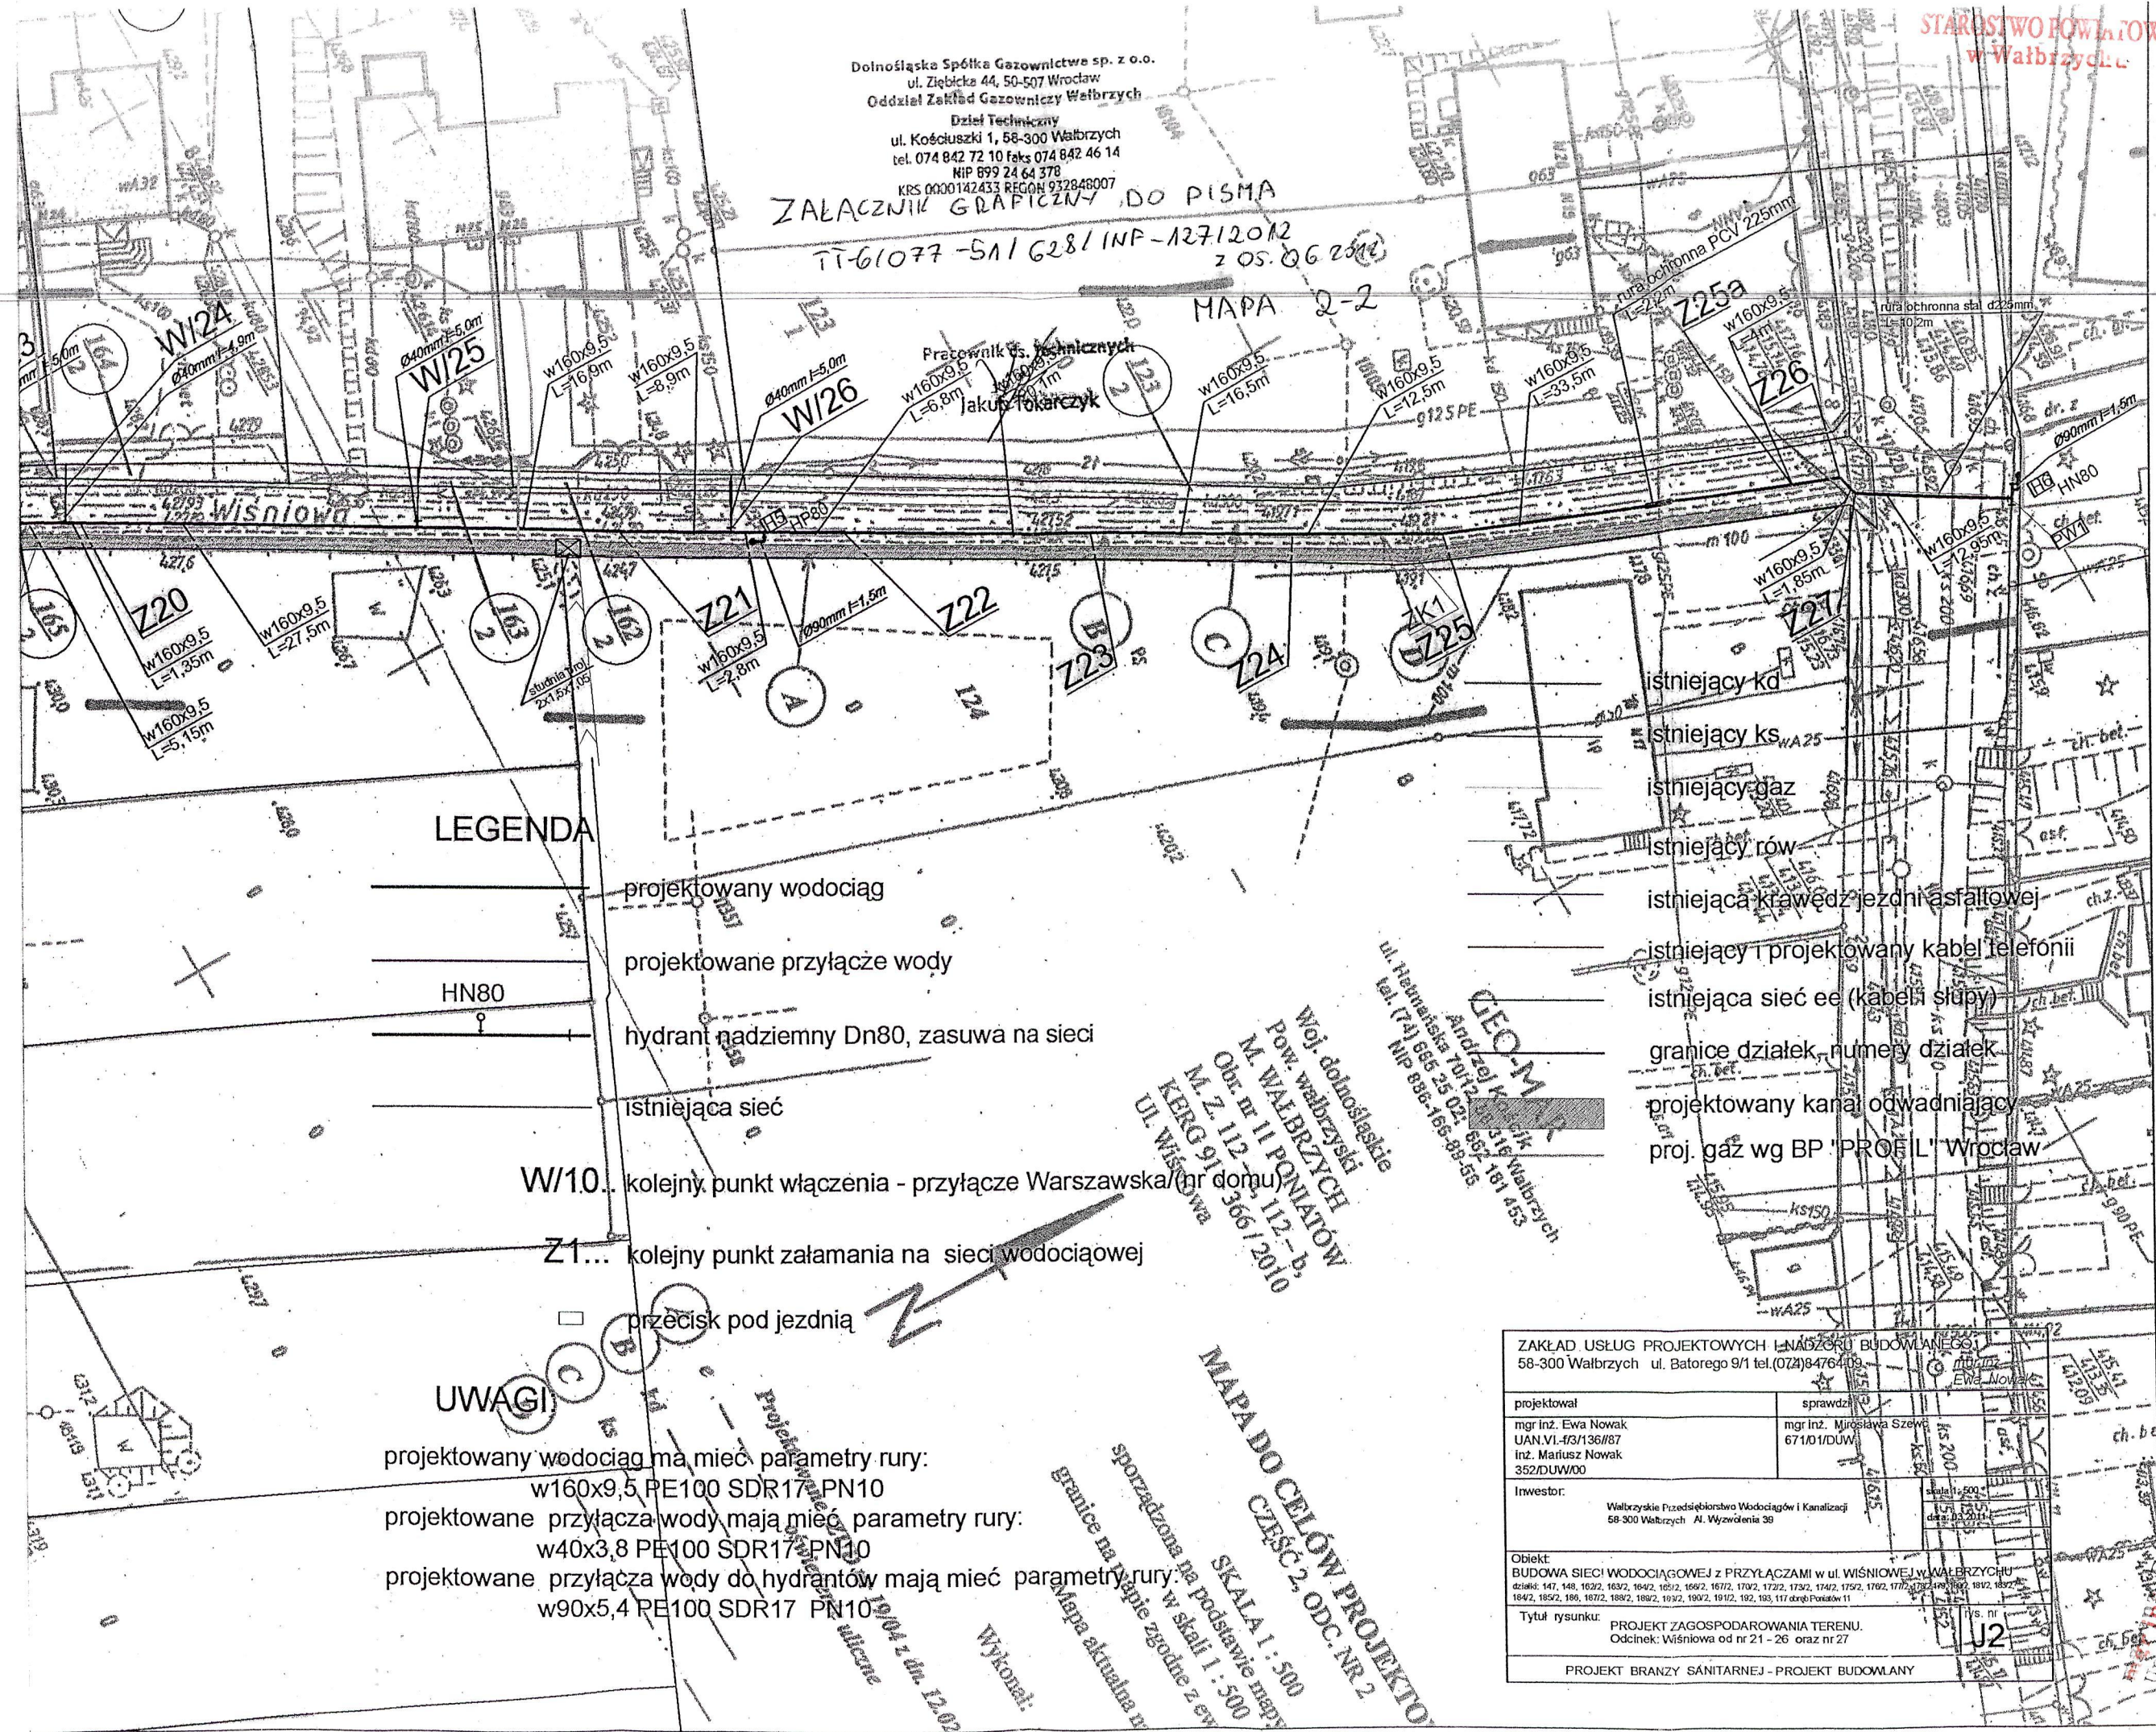

LEGENDA

- projektowany wodociąg
- projektowane przyłącze wody
- hydrant nadziemny Dn80, zasuwą na sieci
- istniejąca sieć
- przecisk pod jezdnią
- istniejąca krawędź jezdni asfaltowej
- istniejący i projektowany kabel telefonii
- istniejąca sieć ee (kabeli słupy)
- granice działek, numery działek
- projektowany kanał odwadniający
- proj. gaz wg BP "PROFIL" Wrocław

UWAGI

- projektowany wodociąg ma mieć parametry rury:  
w160x9,5 PE100 SDR17 PN10
- projektowane przyłącza wody mają mieć parametry rury:  
w40x3,8 PE100 SDR17 PN10
- projektowane przyłącza wody do hydrantów mają mieć parametry rury:  
w90x5,4 PE100 SDR17 PN10


GEO-M  
Andrzej K...  
ul. Homarzysta 7ul. 2016 Wałbrzych  
tel. 74 886 25 02 887 181 453  
Nip 888-168-98-56

Woj. dolnośląskie  
Pow. wałbrzyski  
M. WAŁBRZYCH  
Obr. nr 11 PONIAŃCÓW  
M. z. 112-2, 112-3, b.  
KERG 91/366/2010  
UL. WISŁOWA

MAPA DO CELÓW PROJEKTOWYCH  
SPRZĘDZONA NA PODSTAWIE MAPY  
w skali 1 : 500  
granice na mapie zgodne z ew.  
mapa aktualna na  
Wykonał:

ZAKŁAD USŁUG PROJEKTOWYCH I NADZÓRU BUDOWLANEGO 58-300 Wałbrzych ul. Batorego 9/1 tel.(074)8476409	
projektował mgr inż. Ewa Nowak UAN.VI-f3/136/87 inż. Mariusz Nowak 352/DUW00	sprawił mgr inż. Mirosława Szewc 67101/DUW
Inwestor: Wałbrzyskie Przedsiębiorstwo Wodociągów i Kanalizacji 58-300 Wałbrzych Al. Wyzwolenia 39	
Obiekt: BUDOWA SIECI WODOCIAĞOWEJ Z PRZYŁĄCZAMI W UL. WISŁOWEJ W WAŁBRZYCHU działki: 147, 148, 163/2, 163/2, 164/2, 165/2, 166/2, 167/2, 170/2, 173/2, 174/2, 175/2, 176/2, 177/2, 178/2, 180/2, 181/2, 182/2, 183/2, 184/2, 185/2, 186, 187/2, 188, 189/2, 189/2, 193/2, 194/2, 195/2, 196/2, 197/2, 198/2, 199/2, 200/2, 201/2, 202, 203, 117 obręb Poniatów 11	
Tytuł rysunku: PROJEKT ZAGOSPODAROWANIA TERENU. Odcinek: Wiślowa od nr 21 - 26 oraz nr 27	
PROJEKT BRANŻY SANITARNEJ - PROJEKT BUDOWLANY	

mgr inż. Ewa Nowak  
UAN.VI-f3/136/87  
inż. Mariusz Nowak  
352/DUW00  
074 847 64 09  
03.03.2011

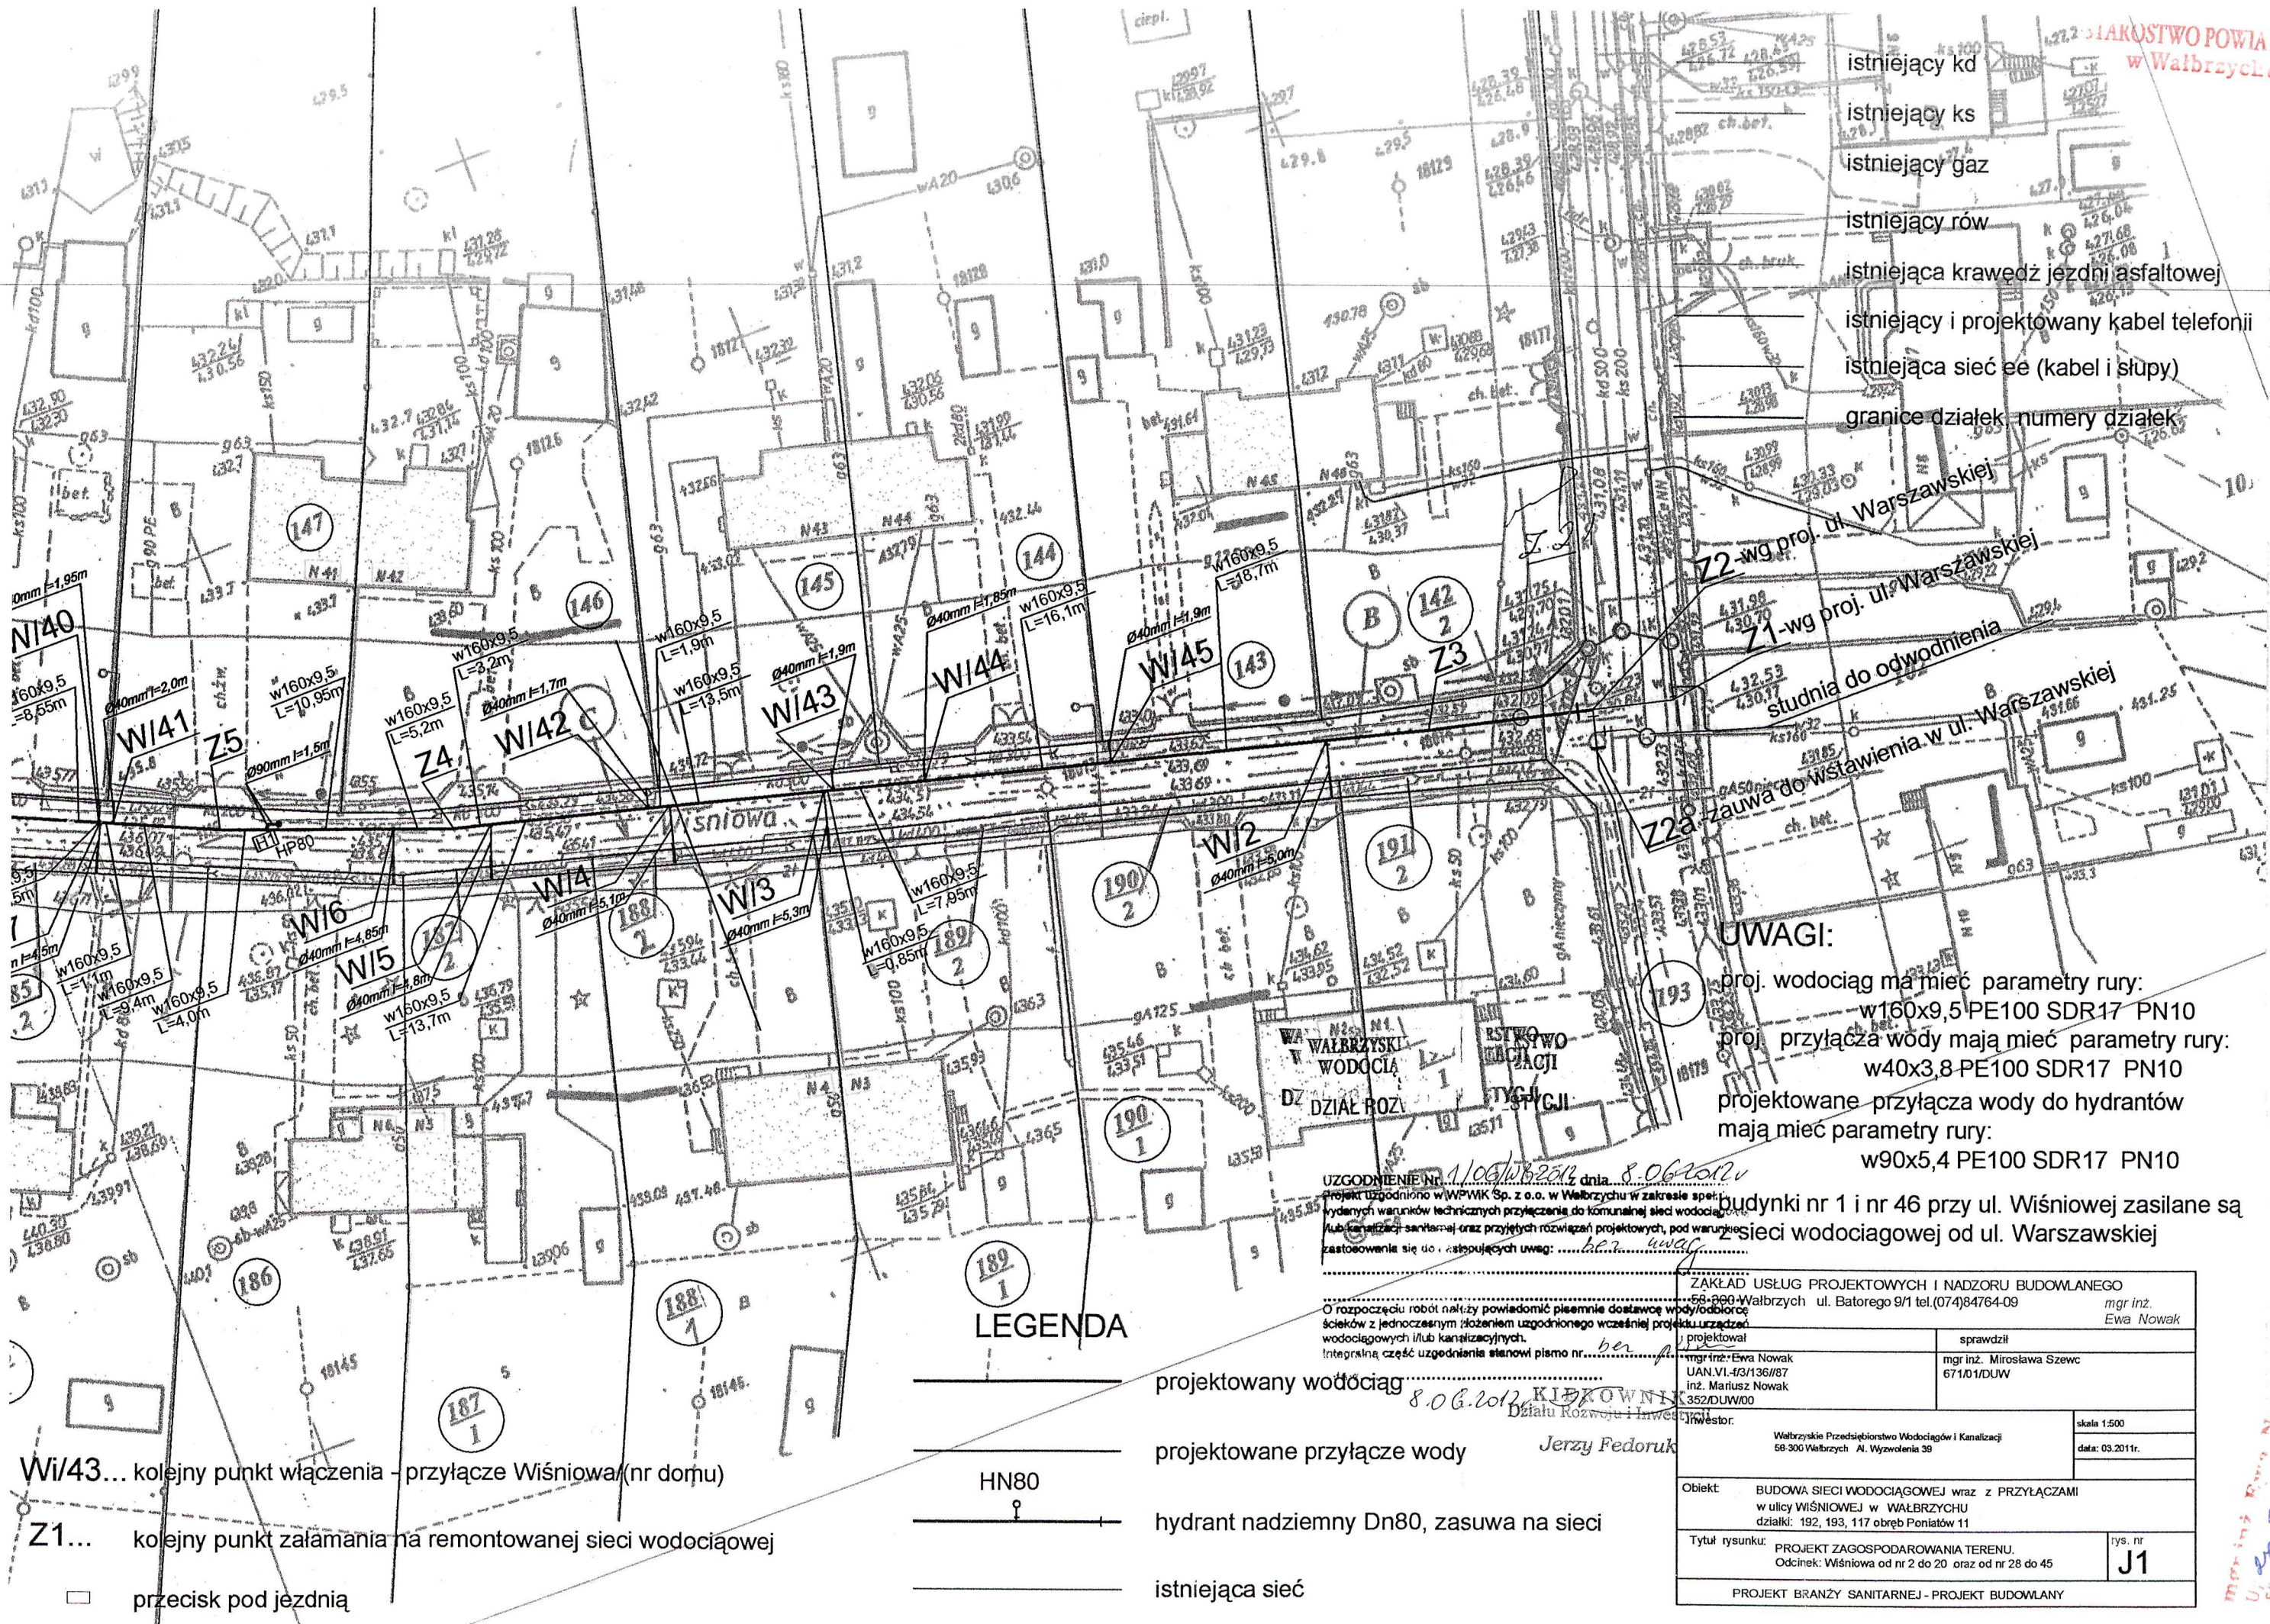

Z2 - wg proj. ul. Warszawskiej  
 Z1 - wg proj. ul. Warszawskiej  
 studnia do odwodnienia  
 zauwa do wstawienia w ul. Warszawskiej

**UWAGI:**

- proj. wodociąg ma mieć parametry rury: w160x9,5 PE100 SDR17 PN10
- proj. przyłącza wody mają mieć parametry rury: w40x3,8 PE100 SDR17 PN10
- projektowane przyłącza wody do hydrantów mają mieć parametry rury: w90x5,4 PE100 SDR17 PN10
- budynki nr 1 i nr 46 przy ul. Wiśniowej zasilane są siecią wodociągowej od ul. Warszawskiej

UZGODNIENIE NR 1106/WB/2512 z dnia 8.06.2012 r.  
 Projekt uzgodniono w WPK Sp. z o.o. w Wałbrzychu w zakresie spełnienia warunków technicznych przyłączenia do komunalnej sieci wodociągowej i/lub kanalizacyjnej.  
 Autoryzacja: sanitarna oraz przyjętych rozwiązań projektowych, pod warunkiem zastosowania się do następujących uwag: *bez uwag*


**LEGENDA**

- projektowany wodociąg
- projektowane przyłącze wody
- hydrant nadziemny Dn80, zasawa na sieci
- istniejąca sieć

- Wi/43... kolejny punkt włączenia - przyłącze Wiśniowa (nr domu)
- Z1... kolejny punkt załamania na remontowanej sieci wodociągowej
- przecisk pod jezdnią

ZAKŁAD USŁUG PROJEKTOWYCH I NADZORU BUDOWLANEGO		mgr inż. Ewa Nowak	
58-800 Wałbrzych ul. Batorego 9/1 tel.(074)84764-09		mgr inż. Mirosława Szewc	
projektował: mgr inż. Ewa Nowak, UAN.VI-13/136/87, inż. Mariusz Nowak, 352/DUW/00		sprawdził: mgr inż. Mirosława Szewc, 671/01/DUW	
Inwestor: Wałbrzyskie Przedsiębiorstwo Wodociągów i Kanalizacji, 58-300 Wałbrzych Al. Wyzwolenia 39		skala: 1:500 data: 03.2011r.	
Obiekt: BUDOWA SIECI WODOCIĄGOWEJ wraz z PRZYŁĄCZAMI w ulicy WIŚNIOWEJ w WALBRZYCHU działki: 192, 193, 117 obręb Poniatów 11			
Tytuł rysunku: PROJEKT ZAGOSPODAROWANIA TERENU. Odcinek: Wiśniowa od nr 2 do 20 oraz od nr 28 do 45			rys. nr: J1
PROJEKT BRANŻY SANITARNEJ - PROJEKT BUDOWLANY			

*mgr inż. Ewa Nowak*  
 10.06.2012

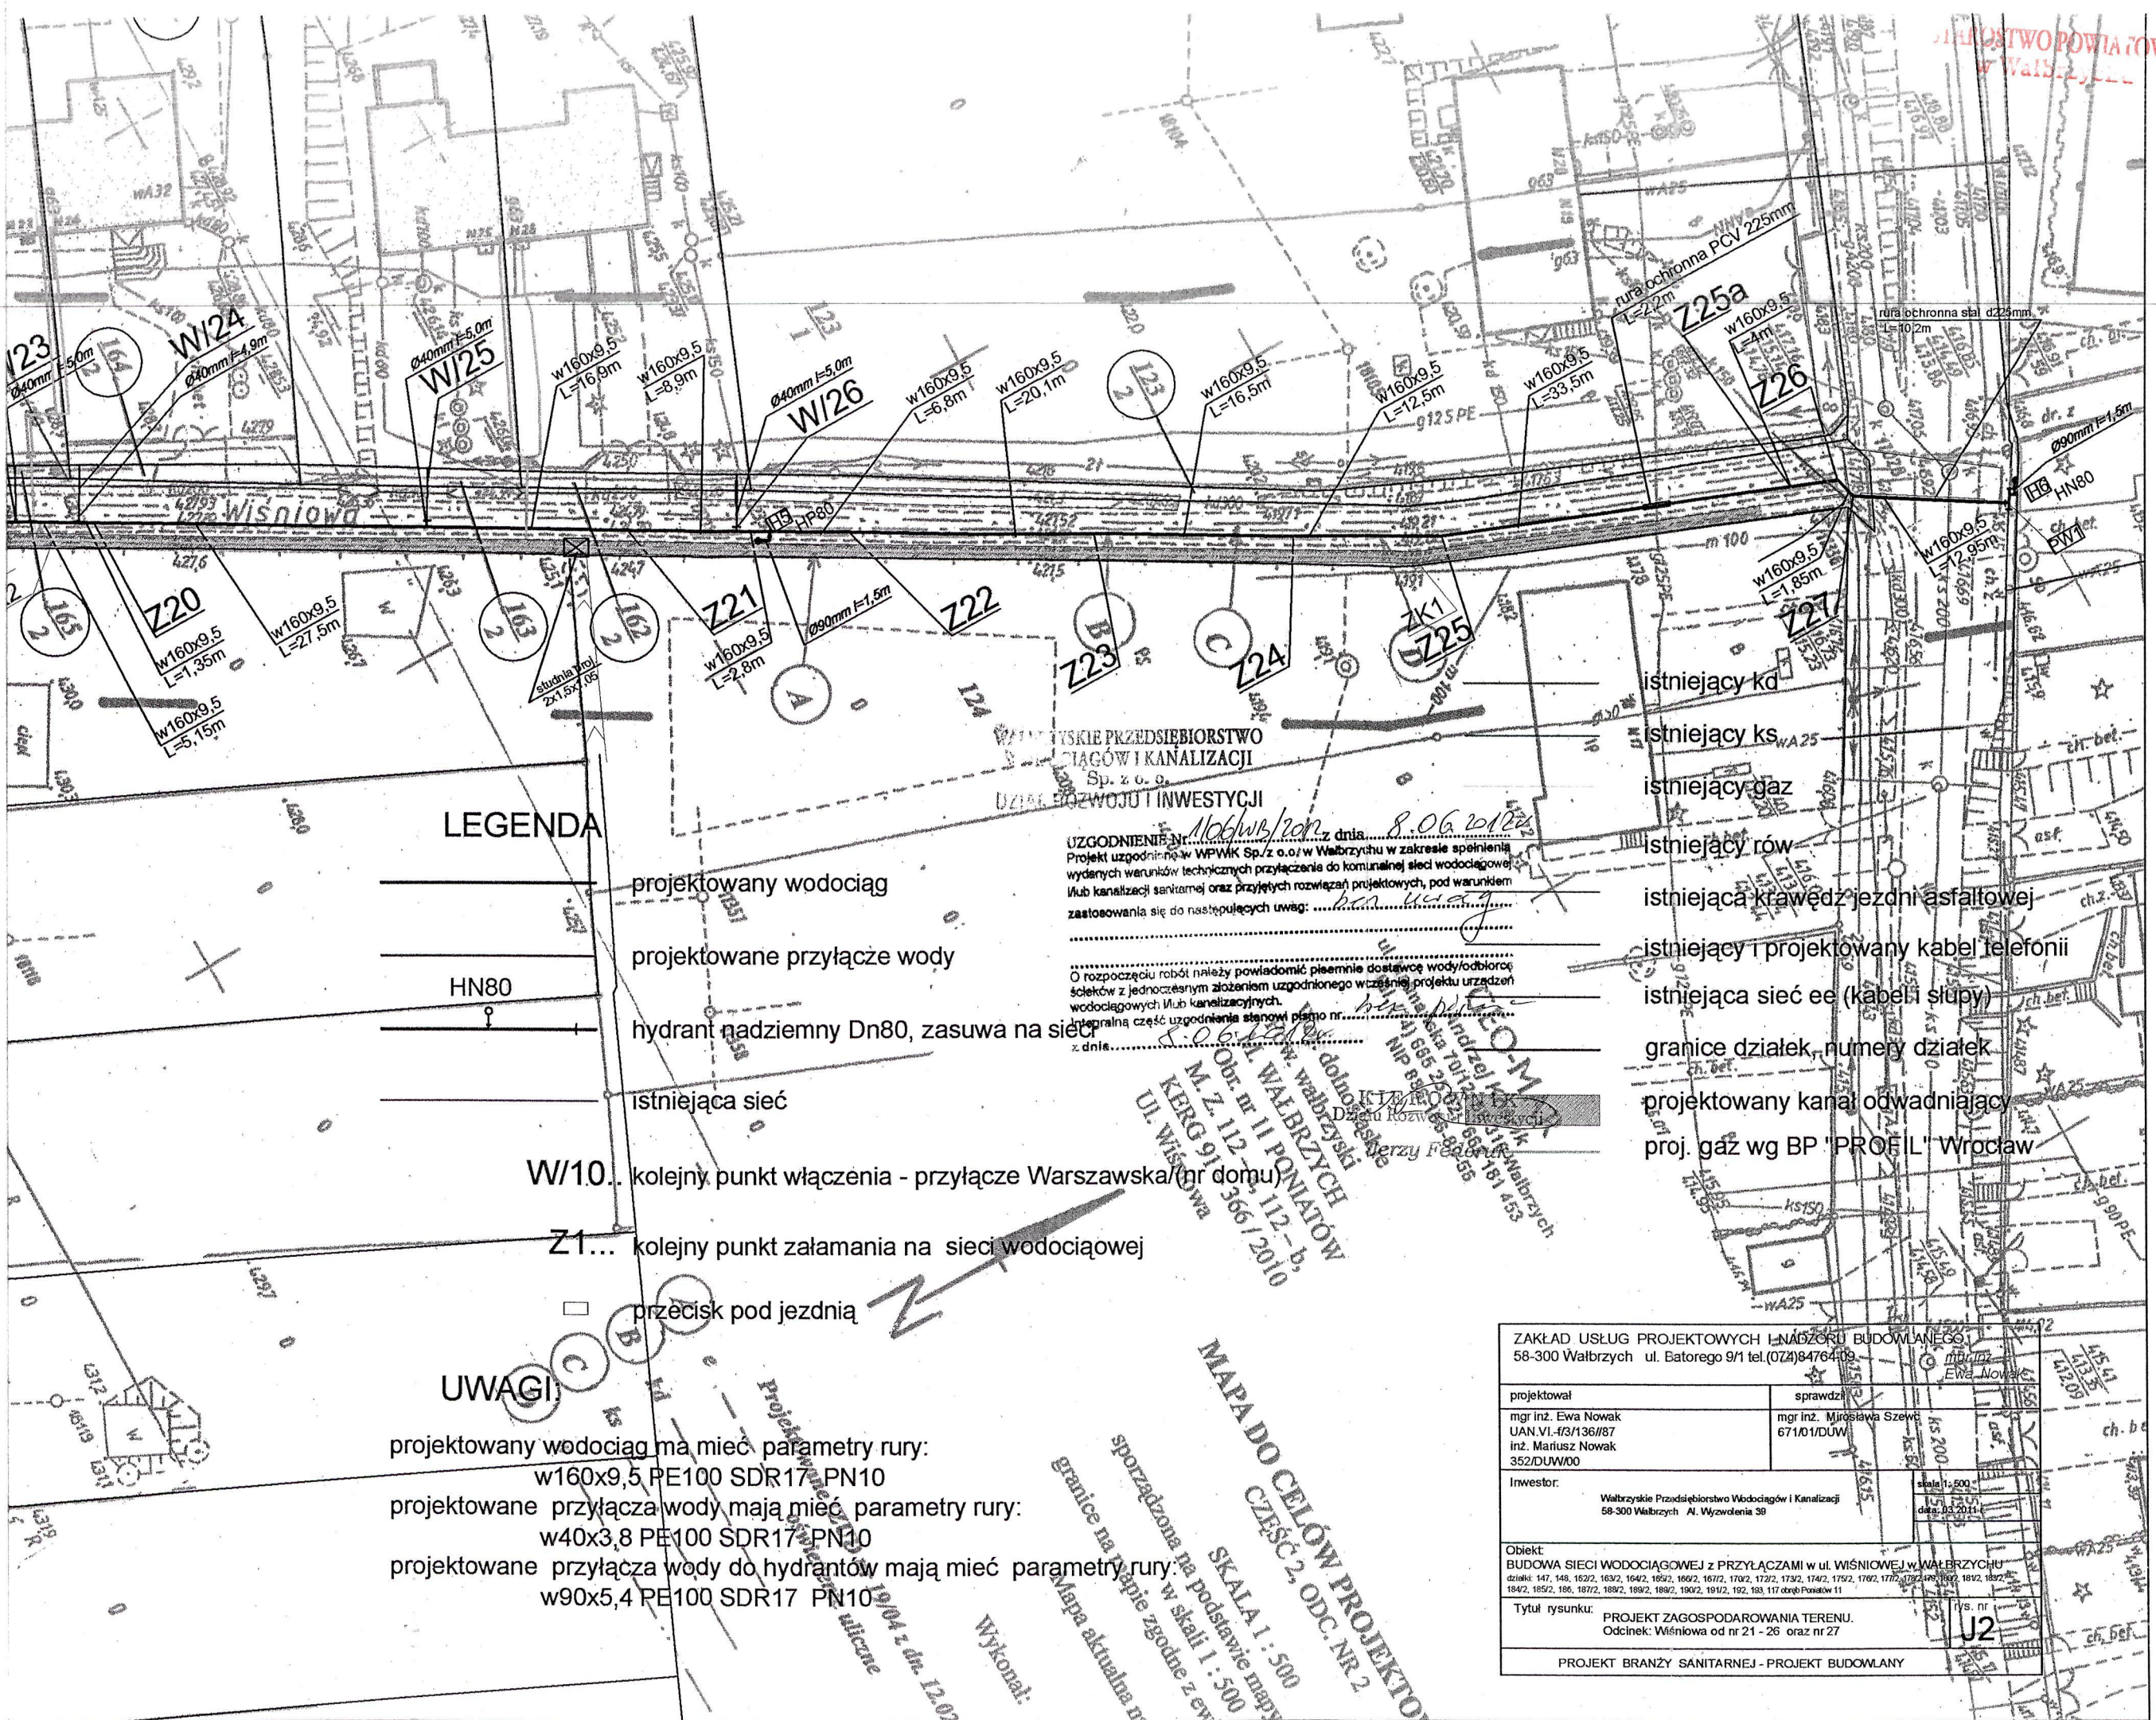

**LEGENDA**

- projektowany wodociąg
- projektowane przyłącze wody
- hydrant nadziemny Dn80, zasuwą na sieć
- istniejąca sieć
- W/10... kolejny punkt włączenia - przyłącze Warszawska (nr domu)
- Z1... kolejny punkt załamania na sieci wodociągowej
- przecisk pod jezdnią

**UWAGI**

- projektowany wodociąg ma mieć parametry rury:  
w160x9,5 PE100 SDR17 PN10
- projektowane przyłącza wody mają mieć parametry rury:  
w40x3,8 PE100 SDR17 PN10
- projektowane przyłącza wody do hydrantów mają mieć parametry rury:  
w90x5,4 PE100 SDR17 PN10

WALBRZYSKIE PRZEDSIĘBIORSTWO  
WODOCIĄGÓW I KANALIZACJI  
Sp. z o.o.  
DZIAŁ ROZWOJU I INWESTYCJI

UZGODNIENIE nr. 106/WB/2010 z dnia 8.06.2010r.  
Projekt uzgodniono w WPWK Sp. z o.o. w Wałbrzychu w zakresie spełnienia  
wymaganych warunków technicznych przyłączenia do komunalnej sieci wodociągowej,  
lub kanalizacji sanitarnej oraz przyjętych rozwiązań projektowych, pod warunkiem  
zastosowania się do następujących uwag:

O rozpoczęciu robót należy powiadomić pisemnie dostawcę wody/odbiorcę  
środków z jednoczesnym złożeniem uzgodnionego wcześniej projektu urządzeń  
wodociągowych lub kanalizacyjnych.  
Częścią uzgodnienia stanowi pismo nr. 106/WB/2010 z dnia 8.06.2010r.

WALBRZYSKIE PRZEDSIĘBIORSTWO  
WODOCIĄGÓW I KANALIZACJI  
M. Z. 112-3, 112-b,  
KREGO 91-1366/2010  
Ul. Wiśniowa


MAPA DO CELÓW PROJEKTOWYCH  
SKALA 1:500  
CZĘŚĆ 2, ODC. NR 2

ZAKŁAD USŁUG PROJEKTOWYCH I NADZORU BUDOWLANSKIEGO 58-300 Wałbrzych ul. Batorego 9/1 tel. (074) 8476409	
projektował mgr inż. Ewa Nowak UAN.VI-4/3/136/87 inż. Mariusz Nowak 352/DUW00	sprawił mgr inż. Mirosława Szewc 671/01/DUW
Inwestor: Wałbrzyskie Przedsiębiorstwo Wodociągów i Kanalizacji 58-300 Wałbrzych Al. Wyzwolenia 5B	
Objekt: BUDOWA SIECI WODOCIĄGOWEJ Z PRZYŁĄCZAMI W UL. WIŚNIOWEJ W WALBRZYCHU działki: 147, 148, 162/2, 163/2, 164/2, 165/2, 166/2, 167/2, 170/2, 172/2, 173/2, 174/2, 175/2, 176/2, 177/2, 178/2, 180/2, 182/2, 184/2, 185/2, 186, 187/2, 188/2, 189/2, 189/2, 190/2, 191/2, 192, 193, 117 obręb Poniatów 11	
Tytuł rysunku: PROJEKT ZAGOSPODAROWANIA TERENU. Odcinek: Wiśniowa od nr 21 - 26 oraz nr 27	
Projekt Branży Sanitarnej - Projekt Budowlany	

106/WB/2010  
11-173  
185U


- przekroczenia mocy umownej na punktach wejścia do systemu dystrybucyjnego,
  - odszkodowania dla odbiorców z tytułu przerw w dostawie gazu,
  - naprawy urządzeń pomiarowych na punktach wejścia do systemu dystrybucyjnego.
7. Dla informacji podajemy, że sieci gazowe zbudowane z rur stalowych posadowione są na głębokości 1-1,2 m, sieci gazowe wykonane z polietylenu znajdują się na głębokościach:
- przyłącza gazowe min. 0,6 m
  - gazociągi w terenie zabudowanym (np. w ulicy) – 0,8 m
  - gazociągi poza terenem zabudowanym (np. w gruntach ornych) – 1 m
8. Nie wyklucza się istnienia innych sieci gazowych niewskazanych na planach sytuacyjno- wysokościowych, które nie były zgłoszone do odbioru w OZG Wałbrzych i nie zostały zainwentaryzowane zarówno przez OZG Wałbrzych jak i przez firmę geodezyjną.
9. W wyniku prowadzonych robót nie może nastąpić znaczne wypłylenie, ani zagłębienie istniejących gazociągów.
10. O terminie rozpoczęcia robót należy bezwzględnie powiadomić pisemnie **Rejon Dystrybucji Gazu Wałbrzych ul. Głogowska 1, 58-302 Wałbrzych**. Całość prac związanych z projektowaną inwestycją prowadzić w porozumieniu i pod nadzorem w/w Rejonu.
11. Niniejsze uzgodnienie wraz z załącznikiem graficznym opieczętowanym i podpisanym ważne jest do dnia **05.06.2013 r.** o ile wcześniej nie zostanie rozpoczęta przedmiotowa inwestycja.

Z poważaniem

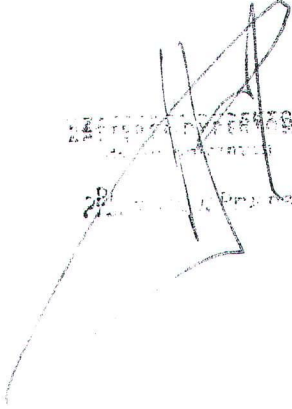  
REJON DYSTRYBUCJI GAZU  
WAŁBRZYCH  
ul. Głogowska 1, 58-302 Wałbrzych

Otrzymują:

1. Adresat + zał.
2. TW
3. TT a/a.

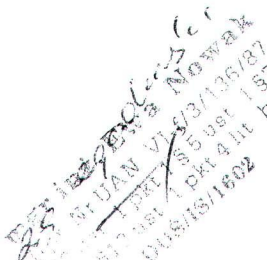  
REJON DYSTRYBUCJI GAZU  
WAŁBRZYCH  
ul. Głogowska 1, 58-302 Wałbrzych  
DUS/TS/1802

Z upoważnienia  
**PREZYDENTA MIASTA  
WAŁBRZYCHA  
DYREKTOR**  
Zarządu Dróg, Komunikacji  
i Utrzymania Miasta  
Ul. Jana Matejki 1  
58-300 Wałbrzych  
tel. (74) 64 144 00  
fax (74) 64 144 04

Wałbrzych, dnia 27.08.2012 r.

MR/4314/D/65/51-1/11640/11-2012

## DECYZJA

**W sprawie zmiany decyzji z upoważnienia Prezydenta Miasta Wałbrzycha - Zastępcy Dyrektora  
Zarządu Dróg i Komunikacji w Wałbrzychu**

**Nr ZDiK.RO/4314/D/51/3309/2012 z dnia 11.05.2012r.**

na proponowany przebieg sieci wodociągowej wraz z przyłączami w pasie drogowym drogi gminnej: ul. Wiśniowa (dz. nr 192; obr. 11 Poniatów) w Wałbrzychu

Na podstawie art. 39 ust.3, 3a, 4, i 5 oraz art. 40 ustawy z dnia 21 marca 1985 roku o drogach publicznych (tekst jednolity: Dz.U. Nr 19 z 2007r., poz. 115 z późn. zm.) oraz § 1 ust.1 rozporządzenia Rady Ministrów z dnia 1 czerwca 2004r. w sprawie określenia warunków udzielania zezwoleń na zajęcie pasa drogowego (Dz.U. Nr 140, poz. 1481) oraz w związku z art. 155 ustawy z dnia 14 czerwca 1960 r. Kodeks Postępowania Administracyjnego (tekst jednolity: Dz.U. z 2000r. Nr 98, poz. 1071 z późn. zmianami), po rozpatrzeniu wniosku, który złożyła: Pani mgr inż. Ewa Nowak - Zakład Usług Projektowych i Nadzoru Budowlanego, ul. Batorego 9/1; 58-300 Wałbrzych

### zmieniam

**Wałbrzyskiemu Przedsiębiorstwu  
Wodociągów i Kanalizacji Sp. z o.o.  
Al. Wyzwolenia 39  
58-300 Wałbrzych**

**Decyzję Nr ZDiK.RO/4314/D/51/3309/2011 z dnia 11.05.2011r. - na proponowany przebieg sieci wodociągowej wraz z przyłączami w pasie drogowym drogi gminnej: ul. Wiśniowa (dz. nr 192; obr. 11 Poniatów) w Wałbrzychu**

**w części dotyczącej:**

**przebiegu projektowanej sieci wodociągowej w działkach oznaczonych numerami ewidencyjnymi: 190/2, 189/2, 188/2, 187/2, 185/2, 184/2, 183/2, 181/2, 180/2, 179, 178/2, 177/2, 176/2, 175/2, 174/2, 173/2, 172/2, 170/2, 166/2, 165/2, 164/2, 162/2, 192; obr. 11 Poniatów oraz w ul. Warszawskiej (dz. nr 193; obr. 11 Poniatów), ul. Sosnowej (dz. nr 117; obr. 11 Poniatów).**

Decyzja Nr ZDiK.RO/4314/D/51/3309/2011 z dnia 11.05.2011 r. obejmowała działkę nr 192; obr. 11 Poniatów, a nie uwzględniała pozostałych działek. Ponadto, w związku z rezygnacją przez Dolnośląską Spółkę Gazownictwa Sp. z o.o., Oddział Zakład Gazowniczy Wałbrzych, ul. Kościuszki 1; 58-300 Wałbrzych - realizacji sieci gazowej w pasie drogowym drogi gminnej, zmianie uległy warunki realizacji projektowanej sieci wodociągowej w ul.

mgr inż. Ewa Nowak  
Upr. N: UAM 147/73 14/97  
29 2907-200  
1 pkt 18  
1512 ust. 1 pkt 4 III c  
DOS/S/1602