


LEGENDA:

1. PRZEPOMPOWNIA ŚCIEKÓW PA
2. TEREN UTWARDZONY – KOSTKA BETONOWA 50,5m²
3. OGRODZENIE Z PREFABRYKOWANYCH STALOWYCH SEGMENTÓW OGRODZENIOWYCH W RAMACH – WYSOKOŚĆ 1,50 m,
4. BRAMA SZEROKOŚĆ 3,0 m
5. SZAFKA STEROWNICZA
6. OPRAWA OŚWIETLENIA PARKOWEGO NP. ISKRA LED ALFA 24 O MOCY 24W 3250lm NASADZANA NA SŁUP NP. SAL-5 Z WNĘKĄ


 KOLEKTOR SERWIS 64-100 LESZNO ul. Kmicica 69 tel/fax 65 526 77 00			ZAMAWIAJĄCY INWESTOR WAŁBRZYSKI ZWIĄZEK WODOCIĄGÓW I KANALIZACJI AL. WYZWOLENIA 39 58-300 WAŁBRZYCH			
			OBIEKT I TREŚĆ RYSUNKU PROJEKT ZAGOSPODAROWANIA TERENU PRZEPOMPOWNI ŚCIEKÓW PA			
BUDOWA SYSTEMU OCZYSZCZANIA ŚCIEKÓW W MIEJSCOWOŚCI STRUGA I LUBOMIN W GMINIE STARE BOGACZOWICE – BUDOWA SYSTEMU OCZYSZCZANIA ŚCIEKÓW MIEJSCOWOŚCI STRUGA			SKALA 1:250			
ZESPÓŁ PROJEKTOWY BRANŻA SANITARNA		PODPIS	NUMER RYSUNKU 02.06.00			
PROJEKTANT mgr inż. T. RZEŹNIK uprawnienia projektowe nr WKP/0273/POOS/14 specjalność instalacyjno – inżynierska członek WOIB w Poznaniu	PODPIS		SKALA 1:250			
SPRAWDZAJĄCY mgr inż. K. JANIĄK uprawnienia spr. nr 43/w/94/Lo specjalność instalacyjno – inżynierska	PODPIS		NUMER RYSUNKU 02.06.00			
ZESPÓŁ PROJEKTOWY BRANŻA ELEKTRYCZNA		PODPIS	DATA OPRACOWANIA 13.04.2016			
PROJEKTANT mgr inż. J. WOŹNIAK uprawnienia projektowe nr 1325/89/Lo specjalność sieci elektryczne członek WOIB w Poznaniu nr ewid. WKP/IE/5729/01	PODPIS		BRANŻA IS	STADIUM PB	NR OBIEKT I	
SPRAWDZAJĄCY inż. K. PAWLICKI uprawnienia spr. nr 820/86/Lo specjalność sieci elektryczne	PODPIS		DATA OPRACOWANIA 13.04.2016	BRANŻA IS	STADIUM PB	

PB 406.90
 (-3.32) 403.58
 Rz.o. (-1.40) 405.50
 Przepompownia ścieków

SB1,1 406.82
 (-2.20) 404.63

RURA OCHRONNA NP. DVK110 l=1.5m h=-0.7m
 ORUROWANIE POD PRZEWODY STEROWNICZE I ZASILAJĄCE
 WG. OPRACOWANIA AKPIA

ZŁĄCZE NAPOWIETRZNO-POMIAROWE
 WG. OPRACOWANIA TAURON
 TYPU ZK1-1P-S

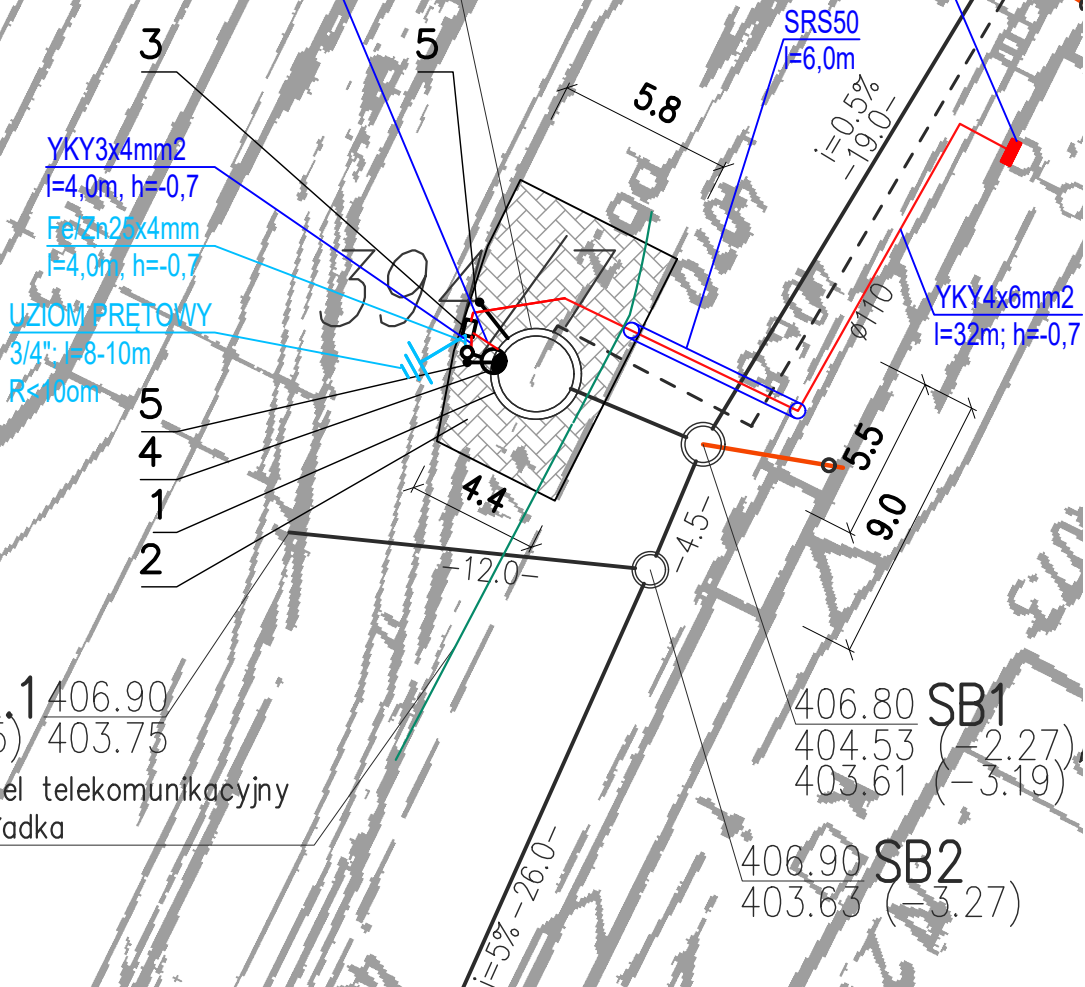


SB2,1 406.90
 (-3.15) 403.75
 Istn. kabel telekomunikacyjny
 – przekładka

406.80 SB1
 404.53 (-2.27)
 403.61 (-3.19)
 406.90 SB2
 403.63 (-3.27)

LEGENDA:

1. PRZEPOMPOWNIA ŚCIEKÓW PB
2. TEREN UTWARDZONY – KOSTKA BETONOWA 41,0m²
3. SZAFKA STEROWNICZA
4. OPRAWA OŚWIETLENIA PARKOWEGO
 NP. ISKRA LED ALFA 24 O MOCY 24W 3250lm
 NASADZANA NA SŁUP NP. SAL-5 Z WNEKĄ
5. PRZEWODY WENTYLACYJNE

 KOLEKTOR SERWIS 64-100 LESZNO ul. Kmicica 69 tel/fax 65 526 77 00		ZAMAWIAJĄCY INWESTOR WAŁBRZYSKI ZWIĄZEK WODOCIĄGÓW I KANALIZACJI AL. WYZWOLENIA 39 58-300 WAŁBRZYCH					
		OBIEKT I TREŚĆ RYSUNKU PROJEKT ZAGOSPODAROWANIA TERENU PRZEPOMPOWNI ŚCIEKÓW PB					
ZESPÓŁ PROJEKTOWY BRANŻA SANITARNA		PODPIS		SKALA		NUMER RYSUNKU	
PROJEKTANT	mgr inż. T. RZEŹNIK uprawnienia projektowe nr WKP/0273/POOS/14 specjalność instalacyjno – inżynierska członek WOIB w Poznaniu			1:250		02.07.00	
SPRAWDZAJĄCY	mgr inż. K. JANIAK uprawnienia spr. nr 43/w/94/Lo specjalność instalacyjno – inżynierska						
ZESPÓŁ PROJEKTOWY BRANŻA ELEKTRYCZNA		PODPIS		DATA OPRACOWANIA		BRANŻA	
PROJEKTANT	mgr inż. J. WOŹNIAK uprawnienia projektowe nr 1325/89/Lo specjalność sieci elektryczne członek WOIB w Poznaniu nr ewid. WKP/IE/5729/01			13.04.2016		IS	
SPRAWDZAJĄCY	inż. K. PAWLICKI uprawnienia spr. nr 820/86/Lo specjalność sieci elektryczne					PB	
						NR OBIEKT I	

239/3


39/13

UZIOM PRĘTOWY
3/4"; l=8-10m
R<100m

SC2 403.26
(-3.22) 400.04

RURA OCHRONNA NP. DVK110 l=1,5m h=-0,7m
ORUROWANIE POD PRZEWODY STEROWNICZE I ZASILAJĄCE
WG. OPRACOWANIA AKPIA

403.30 PC
400.00 (-3.30)
Rz.o. 401.77 (-1.53) ↑
Przepompownia ścieków

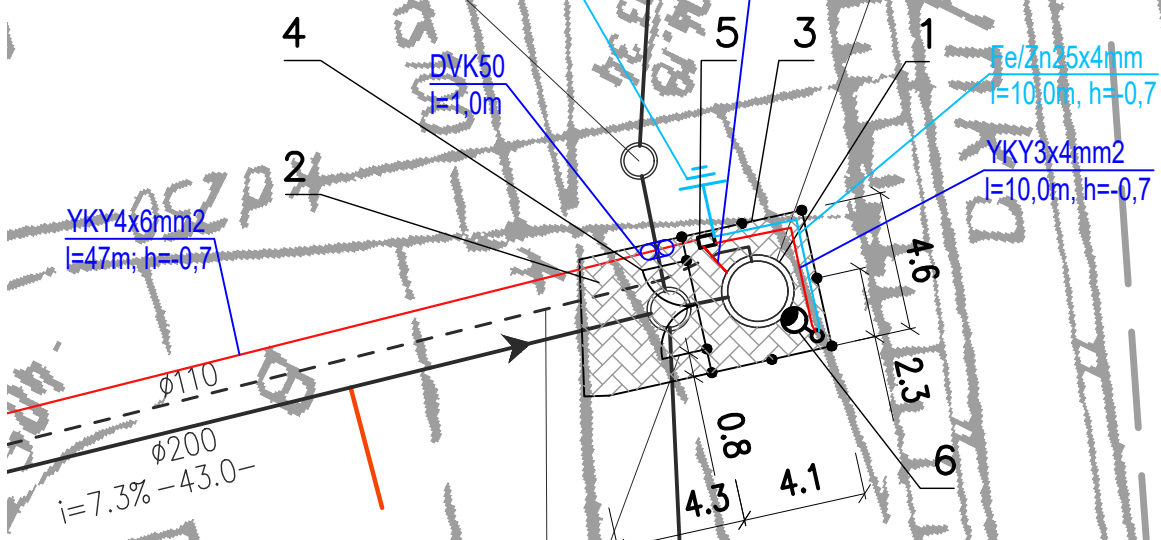


Rurociąg tłoczny
z przepompowni ścieków PC
L=42,8 m

SC1 403.29
(-1.58) 401.71
(-1.47) 401.81
(-3.27) 400.01


LEGENDA:

1. PRZEPOMPOWNIA ŚCIEKÓW PC
2. TEREN UTWARDZONY – KOSTKA BETONOWA 31,5m²
3. OGRODZENIE Z PREFABRYKOWANYCH STALOWYCH SEGMENTÓW OGRODZENIOWYCH W RAMACH – WYSOKOŚĆ 1,50 m,
4. BRAMA SZEROKOŚĆ 3,0 m
5. SZAFKA STEROWNICZA
6. OPRAWA OŚWIETLENIA PARKOWEGO NP. ISKRA LED ALFA 24 O MOCY 24W 3250lm NASADZANA NA SŁUP NP. SAL-5 Z WNĘKĄ

 <p>KOLEKTOR SERWIS 64-100 LESZNO ul. Kmicica 69 tel/fax 65 526 77 00</p>		ZAMAWIAJĄCY INWESTOR WAŁBRZYSKI ZWIĄZEK WODOCIĄGÓW I KANALIZACJI AL. WYZWOLENIA 39 58-300 WAŁBRZYCH OBIEKT I TREŚĆ RYSUNKU					
		PROJEKT ZAGOSPODAROWANIA TERENU PRZEPOMPOWNI ŚCIEKÓW PC					
ZESPÓŁ PROJEKTOWY BRANŻA SANITARNA		PODPIS		SKALA		NUMER RYSUNKU	
mgr inż. T. RZEŹNIK uprawnienia projektowe nr WKP/0273/POOS/14 specjalność instalacyjno – inżynierska członek WOIB w Poznaniu				1:250		02.08.00	
mgr inż. K. JANIAK uprawnienia spr. nr 43/w/94/Lo specjalność instalacyjno – inżynierska							
ZESPÓŁ PROJEKTOWY BRANŻA ELEKTRYCZNA		PODPIS		DATA OPRACOWANIA		BRANŻA	
mgr inż. J. WOŹNIAK uprawnienia projektowe nr 1325/89/Lo specjalność sieci elektryczne członek WOIB w Poznaniu nr ewid. WKP/IE/5729/01				13.04.2016		IS	
inż. K. PAWLICKI uprawnienia spr. nr 820/86/Lo specjalność sieci elektryczne						PB	
						NR OBIEKT I	


390/6 390/5

RURA OCHRONNA NP. DVK110 l=1.0m h=0.7m
 ORUROWANIE POD PRZEWODY STEROWNICZE I ZASILAJĄCE
 WG. OPRACOWANIA AKPiA

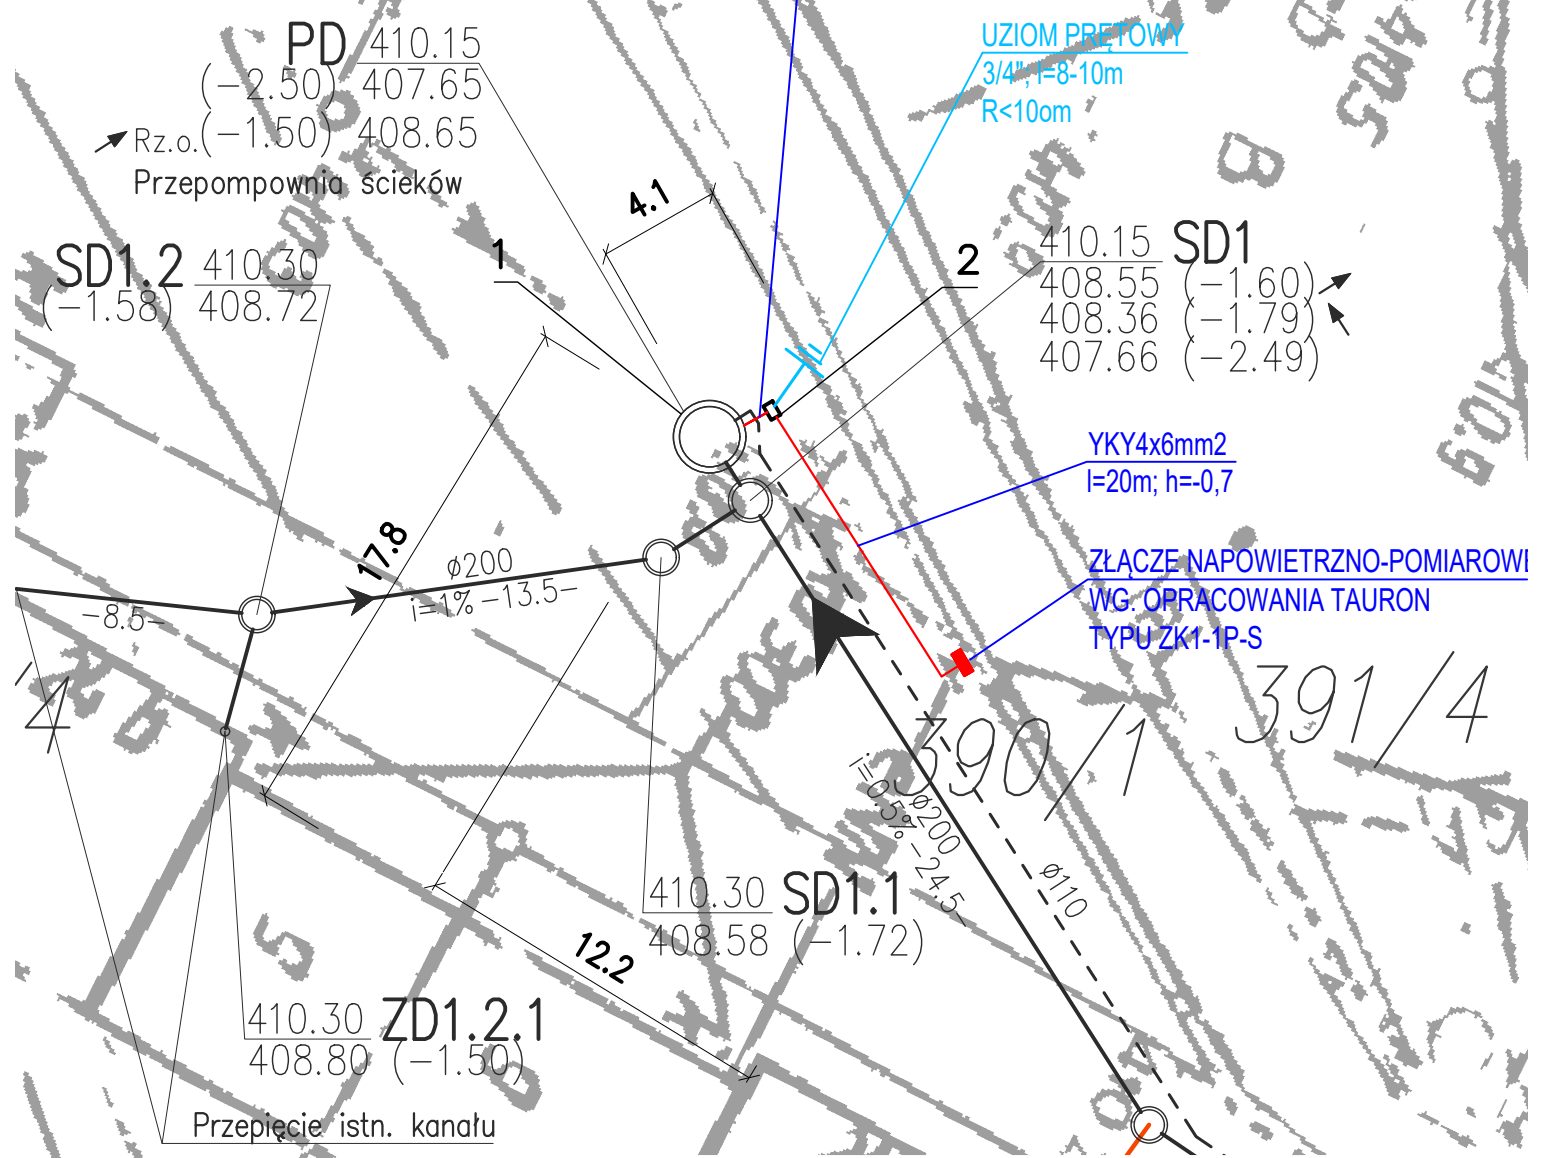

LEGENDA:

1. PRZEPOMPOWNI ŚCIEKÓW PD
2. SZAFKA STEROWNICZA

 KOLEKTOR SERWIS 64-100 LESZNO ul. Kmicica 69 tel/fax 65 526 77 00		ZAMAWIAJĄCY INWESTOR WAŁBRZYSKI ZWIĄZEK WODOCIĄGÓW I KANALIZACJI AL. WYZWOLENIA 39 58-300 WAŁBRZYCH			
		OBIEKT I TREŚĆ RYSUNKU PROJEKT ZAGOSPODAROWANIA TERENU PRZEPOMPOWNI ŚCIEKÓW PD			
BUDOWA SYSTEMU OCZYSZCZANIA ŚCIEKÓW W MIEJSCOWOŚCI STRUGA I LUBOMIN W GMINIE STARE BOGACZOWICE – BUDOWA SYSTEMU OCZYSZCZANIA ŚCIEKÓW MIEJSCOWOŚCI STRUGA		ZESPÓŁ PROJEKTOWY BRANŻA SANITARNA mgr inż. T. RZEŹNIK uprawnienia projektowe nr WKP/0273/POOS/14 specjalność instalacyjno – inżynieryjna członek WOIB w Poznaniu		PODPIS	
ZESPÓŁ PROJEKTOWY BRANŻA ELEKTRYCZNA mgr inż. J. WOŹNIAK uprawnienia projektowe nr 1325/89/Lo specjalność sieci elektryczne członek WOIB w Poznaniu nr ewid. WKP/IE/5729/01		PODPIS		SKALA 1:250	
PROJEKTANT mgr inż. T. RZEŹNIK uprawnienia projektowe nr WKP/0273/POOS/14 specjalność instalacyjno – inżynieryjna członek WOIB w Poznaniu		SPRAWDZAJĄCY mgr inż. K. JANIĄK uprawnienia spr. nr 43/w/94/Lo specjalność instalacyjno – inżynieryjna		NUMER RYSUNKU 02.09.00	
PROJEKTANT mgr inż. J. WOŹNIAK uprawnienia projektowe nr 1325/89/Lo specjalność sieci elektryczne członek WOIB w Poznaniu nr ewid. WKP/IE/5729/01		SPRAWDZAJĄCY inż. K. PAWLICKI uprawnienia spr. nr 820/86/Lo specjalność sieci elektryczne		DATA OPRACOWANIA 13.04.2016	
				BRANŻA IS	
				STADIUM PB	
				NR OBIEKT I	

387/11