

MAPA DO CELÓW PROJEKTOWYCH SKALA 1 : 500

Oznaczenie kancelaryjne zgłoszenia pracy geodezyjnej:

BGK.6640.439.2016

Jednostka ewidencyjna: [026501 1.0011]miasto Wałbrzych
 Obręb ewidencyjny: Nr 0011, Poniatów
 AM 6, dz. nr 282
 Sekcja mapy: -numeryczna
 Układ współrzędnych prostokątnych płaskich: „2000”,
 Układ wysokości: „Kronsztadt 86”
 Oznaczenie granic obszaru, który był przedmiotem aktualizacji
 Mapa została wykonana bez ustalenia obciążenia służebności gruntowych
 ujawnionych w księgach wieczystych.

Wykonawca:


P.P.H.U. „GEOIDA” S.C.
 58-114 Lubachów, Burkatów 2D
 email: geoida.swidnica@gmail.com
 tel. 604-107-113

mgr inż. **Jolanta Chmielarz**
 geodeta uprawniony
 zaświadczanie GGK nr 17470
 Burkatów 2D, 58-114 Lubachów

Data opracowania: 08.08.2016r.

URZĄD MIEJSKI
 BIURO GEODEZJI, KARTOGRAFII
 I KATASTRU NIERUCHOMOŚCI
 ul. Matejki 2
 58-300 Wałbrzych

PREZYDENT MIASTA WAŁBRZYCHA
 Poświadczam, że niniejszy dokument został opracowany w wyniku
 prac geodezyjnych i kartograficznych, których rezultaty zawiera
 opisanie techniczne w całości w oparciu o materiały
 pomiarowe, posiadające status pomiarów geodezyjnych
 P.0265
 1016 545
 16-08-2016
 Data wykonania operacji technicznej
 Data ewidencji materiałów zasobu
 M. K. Kozłowski
 Marzena Kozłowska

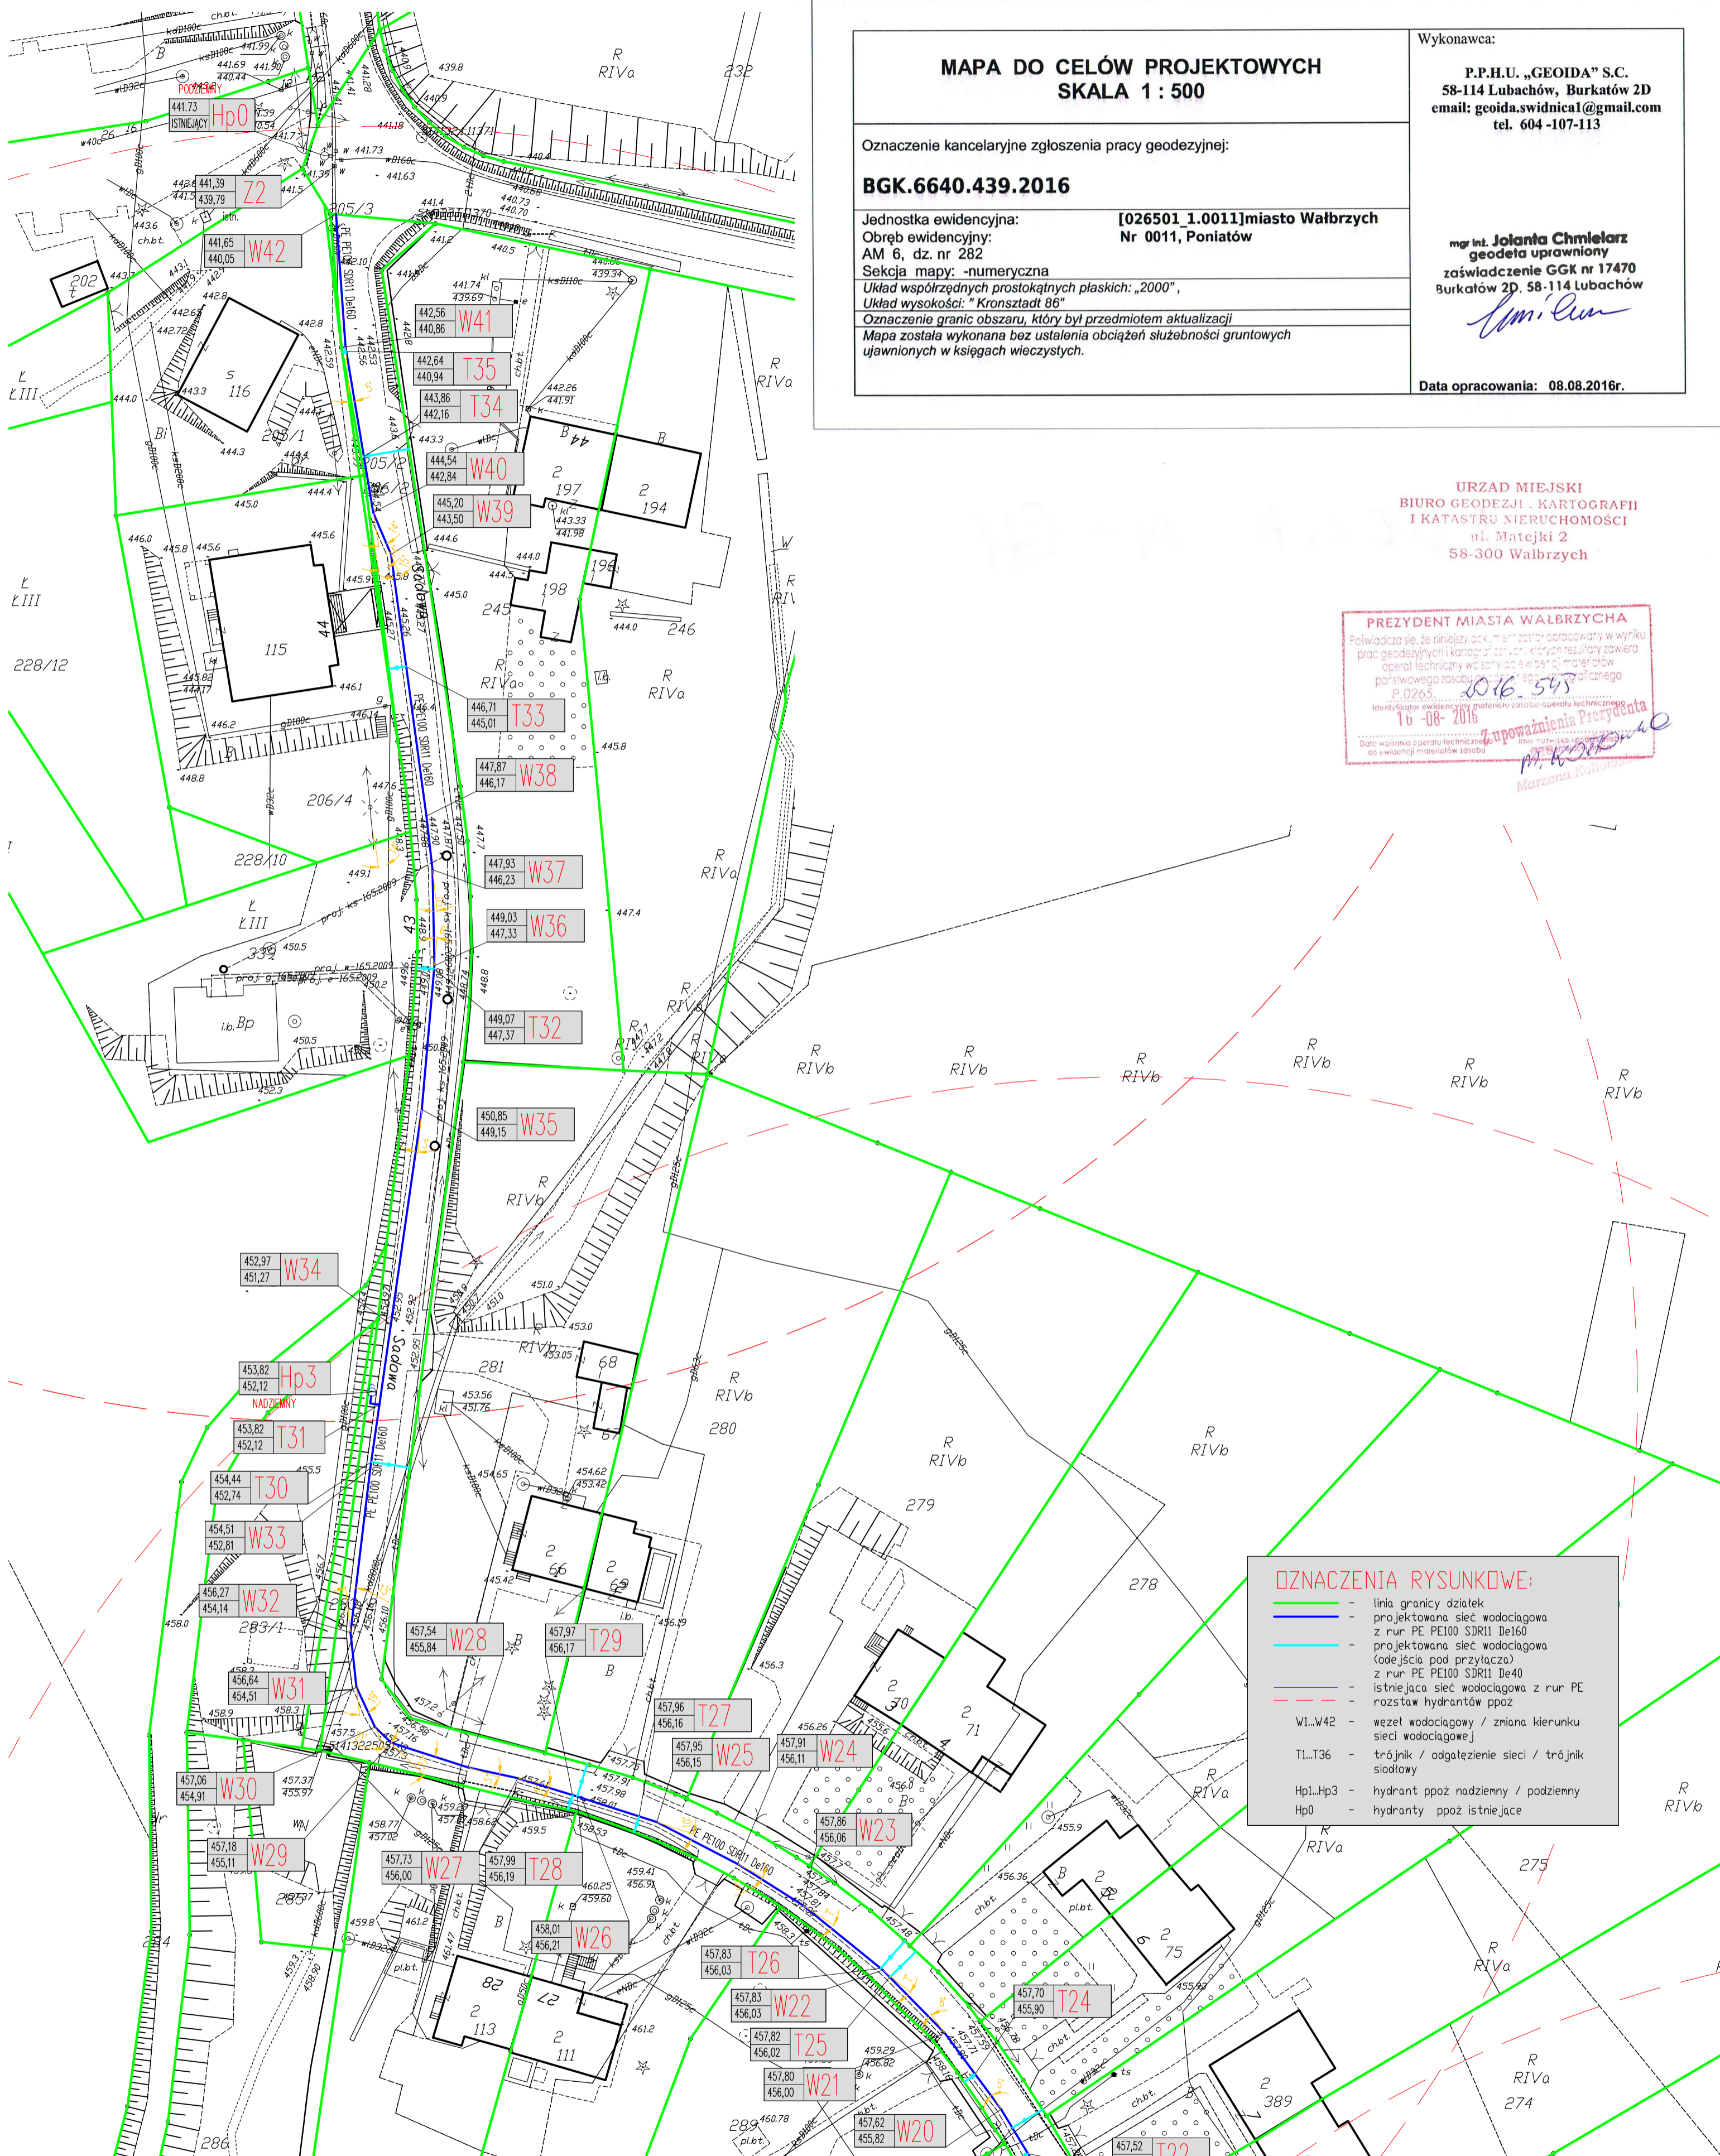

OZNACZENIA RYSUNKOWE:

- - linia granicy działek
- - projektowana sieć wodociągowa z rur PE PE100 SDR11 De160
- - projektowana sieć wodociągowa (odejścia pod przyłącza) z rur PE PE100 SDR11 De40
- - istniejąca sieć wodociągowa z rur PE
- - rozstaw hydrantów ppoż
- W1..W42 - węzeł wodociągowy / zmiana kierunku sieci wodociągowej
- T1..T36 - trójnik / odgałęzienie sieci / trójnik siadłowy
- Hpl..Hp3 - hydrant ppoż nadziemny / podziemny
- Hp0 - hydranty ppoż istniejące

PROJEKT ZAGOSPODAROWANIA TERENU		-część 2		FIRMA PROJEKTOWO-USŁUGOWA LILIANA WOJCIECHOWSKA-ZGRAJA	
Tytuł rysunku		Budowa sieci wodociągowej w ulicy Sadowej w Wałbrzychu		PROJEKT BUDOWLANO-WYKONAWCZY	
TEMAT		działka nr 282 dr AM6 obręb Poniatów 11		BRANŻA SANITARNIA	
Inwestor		Wałbrzyskie Przedsiębiorstwo Wodociągów i Kanalizacji Sp. z o.o.		Skala rysunku	
Lokalizacja inwestycji		ul.Sadowa , Wałbrzych działka nr 282 dr, część działki nr 259/11 AM6 obręb Poniatów 11		1: 500	
PROJEKTANT:		inż. Liliana Wojciechowska-Zgraja upr.nr 283/99/DUW		Data	
ASYSTENT PROJEKTANTA:		mgr inż. Aleksandra Kaluża		07.10.2016	
				S-02	