

**MAPA DO CELÓW PROJEKTOWYCH
SKALA 1 : 500**

Oznaczenie kancelaryjne zgłoszenia pracy geodezyjnej:

BGK.6640.439.2016

Jednostka ewidencyjna: [026501 1.0011]miasto Wałbrzych
 Obręb ewidencyjny: Nr 0011, Poniatów
 AM 6, dz. nr 282
 Sekcja mapy: -numeryczna
 Układ współrzędnych prostokątnych płaskich: „2000”,
 Układ wysokości: „Kronstadt 86”
 Oznaczenie granic obszaru, który był przedmiotem aktualizacji
 Mapa została wykonana bez ustalenia obciążeń służebności gruntowych
 ujawnionych w księgach wieczystych.


Wykonawca:

P.P.H.U. „GEOIDA” S.C.
 58-114 Lubachów, Burkatów 2D
 email: geoida.swidnica1@gmail.com
 tel. 604-107-113

mgr inż. **Jolanta Chmielarz**
 geodeta uprawniony
 zaświadczenie GGK nr 17470
 Burkatów 2D, 58-114 Lubachów

Jolanta Chmielarz

Data opracowania: 08.08.2016r.

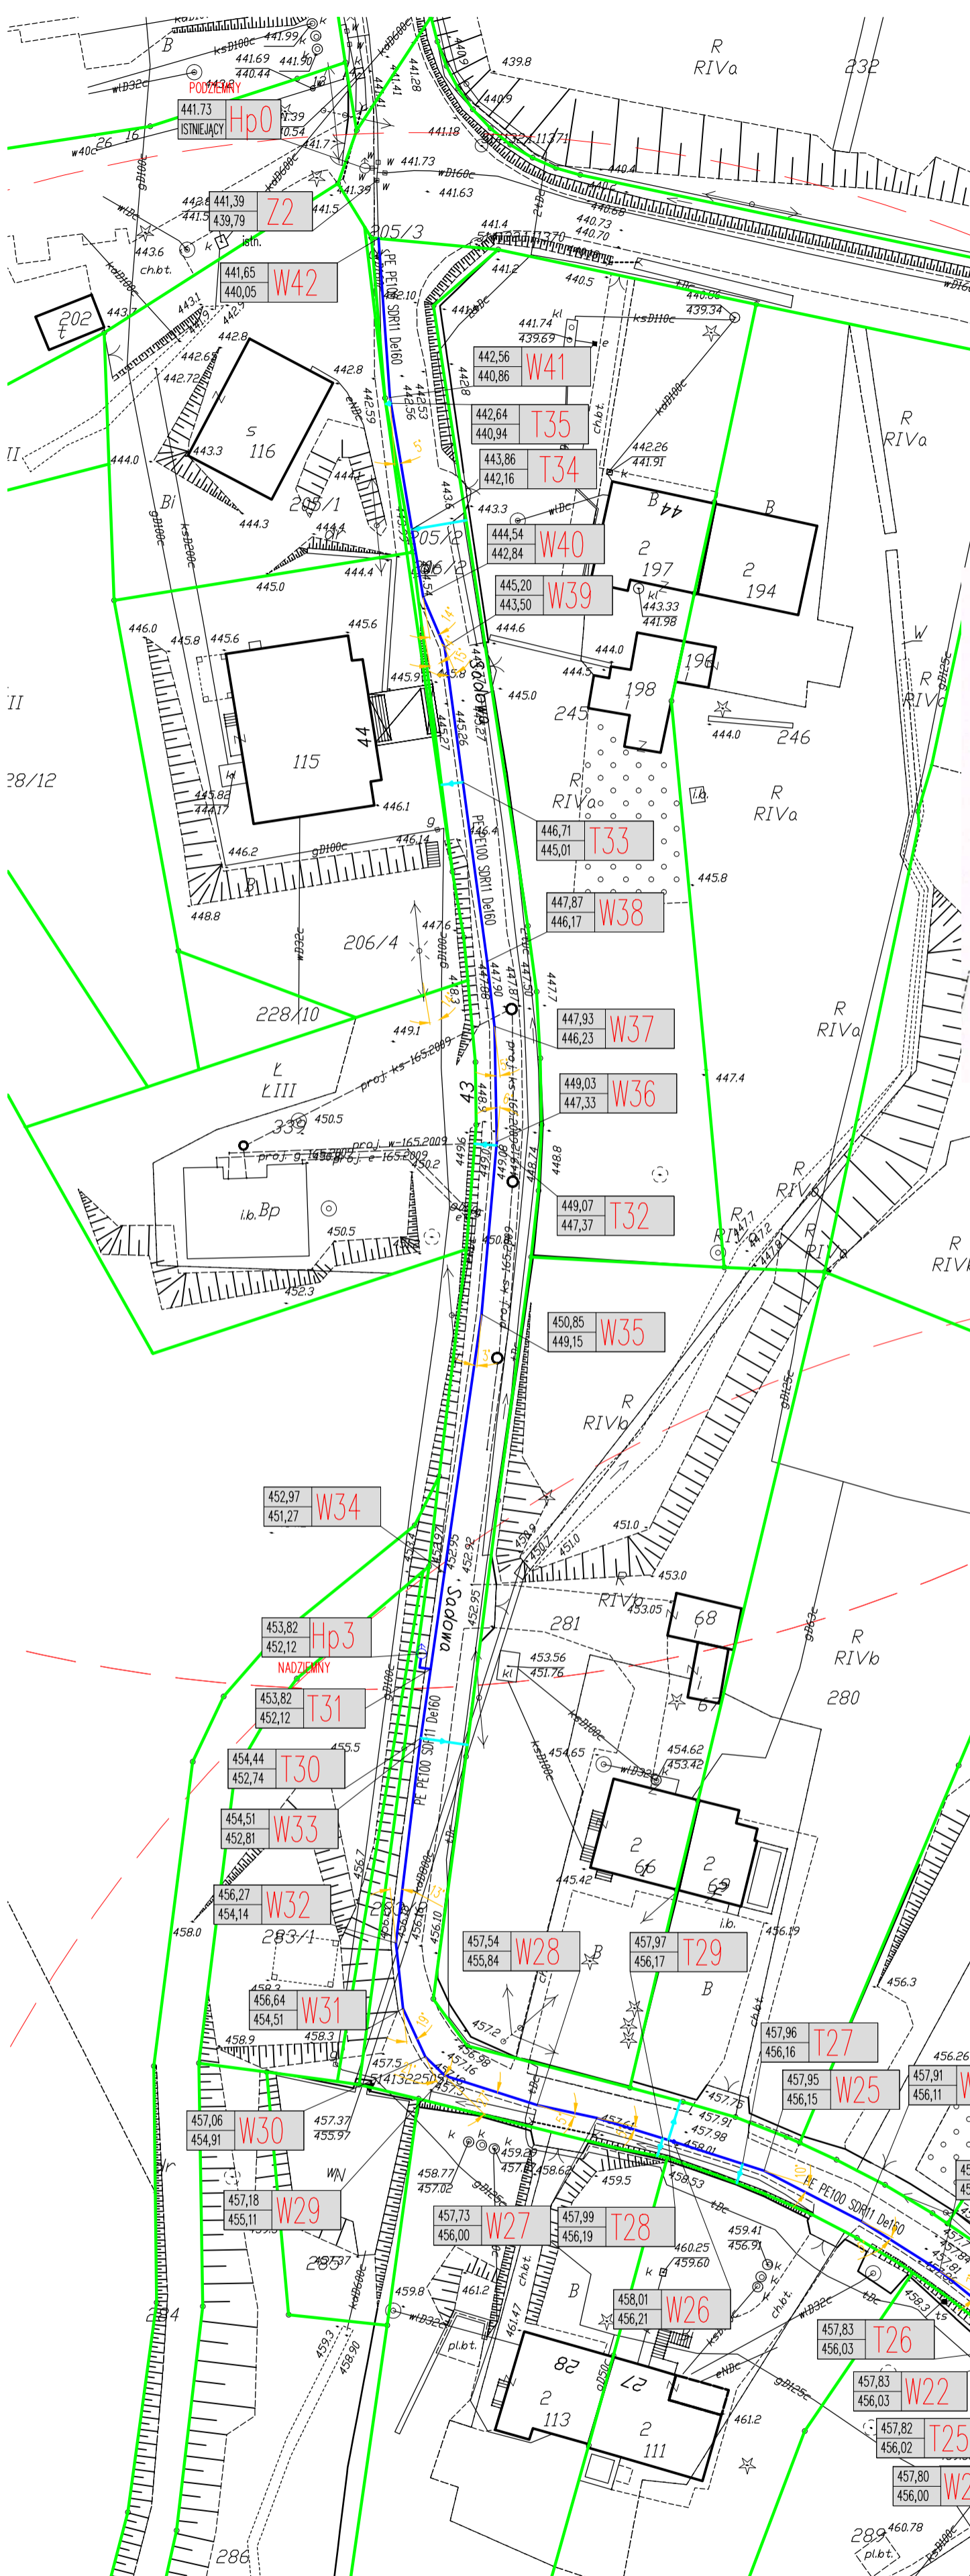

UZGODNIENIE NR 375/2016 z dnia 27.10.2016

Projekt uzgodniono w WPWiK Sp. z o.o. w zakresie warunków przyłączenia nieruchomości do sieci wodociągowej, kanalizacji sanitarnej pod warunkiem

zastosowania się do następujących uwag:

o rozpoczęciu robót należy powiadomić pisemnie WPWiK Sp. z o.o. z jednoczesnym złożeniem uzgodnienia projektu na budowę przyłączy: wodociągowego, kanalizacji sanitarnej do nieruchomości. Uzgodnienie jest ważne 2 lata od daty jego dokonania.

INSPEKTOR NADZORU
 Działu Rozwoju i Inwestycji
 ds. realizacji inwestycji sanitarnych

mgr inż. Janusz Kac

Z upoważnienia
 Zarządu Wałbrzyskiego Przedsiębiorstwa
 Wodociągów i Kanalizacji Sp. z o.o.
Jerzy Płak
 Kierownik Działu Rozwoju i Inwestycji

URZĄD MIEJSKI
 BIURO GEODEZJI, KARTOGRAFII
 I KATASTRU NIEMUCHOMOŚCI
 ul. Matejki 2
 58-300 Wałbrzych

PREZYDENT MIASTA WAŁBRZYCHA
 Poświadczam, że niniejszy dokument opracowany w wyniku
 prac geodezyjnych i kartograficznych, których rezultaty zawiera
 operat techniczny w całości odpowiada materiałom
 pomiarowym zasobu pomiarowego gminnego
 P.0265...
 2016.545
 Identyfikator ewidencyjny materiału zasobu operat techniczny
 1b-08-2016
 Z upoważnienia Prezydenta
M. Kozłowski
 Marzena Kozłowska

WOJEWODZKI URZĄD
OCHRONY ZABYTKÓW
 we Wrocławiu
 DELEGATURA w WAŁBRZYCHU
 58-300 Wałbrzych, ul. Zamkowa 3
 tel. 74 842-86-10; fax 74 842-86-80

Załącznik do pisma:
 znak *WA.4.5163.171.1016.MC*
 z dnia *14.10.2016*

RZECZOZNAWCA DO SPRAW ZABEZPIECZEŃ
 PRZECIWOPOŻAROWYCH
 mgr inż. *Elżbieta Zajączkiewicz* nr 21765
 (miejscowość, data)
 2016.10.27.16.25
 Zgodność projektu z wymaganiami
 ochrony przeciwpożarowej
 stwierdzam
Elżbieta Zajączkiewicz

- OZNACZENIA RYSUNKOWE:**
- - projektowana sieć wodociągowa z rur PE PE100 SDR11 De160
 - - projektowana sieć wodociągowa (odejścia pod przyłącza) z rur PE PE100 SDR11 De40
 - - istniejąca sieć wodociągowa z rur PE
 - - rozstaw hydrantów ppóz
 - W1..W42 - węzeł wodociągowy / zmiana kierunku sieci wodociągowej
 - T1..T36 - trójnik / odgałęzienie sieci / trójnik siadkowy
 - Hp1..Hp3 - hydrant ppóz nadziemny / podziemny
 - Hp0 - hydranty ppóz istniejące

Tytuł rysunku	PROJEKT ZAGOSPODAROWANIA TERENU -część 2- ZAŁĄCZNIK GRAFICZNY DO UZGODNIEŃ	FIRMA PROJEKTOWO-USŁUGOWA LILIANA WOJCIECHOWSKA-ZGRAJA <small>ul. Wyzwolenia 1/7 58-100 Świerka, tel. 454 112 945, biuro@projmap.pl</small>	
TEMAT	Budowa sieci wodociągowej w ulicy Sadowej w Wałbrzychu działka nr 282 dr AM6 obręb Poniatów 11	PROJEKT BUDOWLANO-WYKONAWCZY BRANŻA SANITARNA	
Inwestor	Wałbrzyskie Przedsiębiorstwo Wodociągów i Kanalizacji Sp. z o.o. ul. Wyzwolenia 39, 58-300 Wałbrzych	Skala rysunku	1:500
Lokalizacja inwestycji	ul. Sadowa, Wałbrzych działka nr 282 dr, część działki nr 259/1 AM6 obręb Poniatów 11	Data	07.10.2016
PROJEKTANT:	inż. Liliana Wojciechowska-Zgraja upr.nr 283/99/DUW	Nr rysunku	S-02
ASYSTENT PROJEKTANTA:	mgr inż. Aleksandra Kacza		